


NOTES:


- 1.- L'ENTREPRENEUR DEVRA FOURNIR LA MAIN D'OEUVRE, LES MATERIAUX NEURS DE PREMIERE QUALITE, LES EQUIPEMENTS, OUTILS, ETC., REQUIS POUR TOUTE L'INSTALLATION.
- 2.- L'ENTREPRENEUR DEVRA OBTENIR TOUS LES PERMIS NECESSAIRES POUR SES TRAVAUX ET EN PAYER LES FRAIS.
- 3.- L'ENTREPRENEUR DEVRA FOURNIR AU PROPRIETAIRE TOUS LES CERTIFICATS NECESSAIRES DEMONTRANT QUE LES TRAVAUX ONT ETE EXECUTES SELON LES EXIGENCES DU CODE DE LA PROVINCE ET DU CODE D'ELECTRICITE DE LA PROVINCE DE QUEBEC SELON L'ARRETE 2197-77 ET AUTRES.
- 4.- L'ENTREPRENEUR DEVRA GARANTIR LES TRAVAUX (MATERIAUX, MAIN D'OEUVRE, ETC.) POUR UNE PERIODE D'UN AN, APRES RECEPTION DE L'APPROBATION ECRITE DU PROPRIETAIRE.
- 5.- AVANT DE COMMENCER LES TRAVAUX, L'ENTREPRENEUR DEVRA PRESENTER LES PLANS AU MINISTRE DE LA PROVINCE POUR ETRE ENREGISTRES ET APPROUVES (PLOMBERIE, VENTILATION, ELECTRIQUE, GIELECTRIQUE).
- 6.- TOUS LES INTERUPTEURS, DEMARREURS, PANNEAUX, EQUIPEMENTS, ETC., DEVONT ETRE MIS A LA MASSE EN ACCORD AVEC LES EXIGENCES DU CODE D'ELECTRICITE DE LA PROVINCE DE QUEBEC.
- 7.- TOUS LES DISJONCTEURS SERONT DE 15A SAUF AUTREMENT INDIQUEES.
- 8.- TOUTE LA FILIERE DEVRA ETRE CONFORME AUX NORMES DU BUREAU DES EXAMINATEURS ELECTRIQUES ET AU CODE D'ELECTRICITE DE LA PROVINCE DE QUEBEC.
- 9.- LE PROPRIETAIRE NE S'ENGAGE A ACCEPTER NI LA PLUS BASSE, NI AUCUNE DES SOUMISSIONS REÇUES ET DECLINE TOUTE OBLIGATION OU RESPONSABILITE A L'EGARD DES SOUMISSIONNAIRES.
- 10.- TOUS LES TRAVAUX DE L'ENTREPRENEUR EN VENTILATION DEVONT ETRE CONFORMES AUX NORMES LES PLUS RECENTES DE ASHRAE ET DE LA SHEET METAL AND AIR CONDITIONING NATIONAL ASSOCIATION, DERNIERES EDITIONS.
- 11.- CERTAINS DETAILS MINEURS SONT ESSENTIELS A UNE INSTALLATION ACCEPTABLE ET/OU AU BON FONCTIONNEMENT DES SYSTEMES OU D'UN APPAREIL, CEPENDANT L'ILLUSTRATION AU PLAN PEUT NE PAS EN FAIRE MENTION. LE SOUS-TRAITANT DEVRA INCLURE DANS SON PRIX CESDITS TRAVAUX ESSENTIELS ET CE, SANS FRAIS SUPPLEMENTAIRES AU PROPRIETAIRE.
- 12.- L'ISOLATION DES CONDUITES D'EAU D'UN DIAMETRE DE 1" ET PLUS, SERA FAITE PAR LE PLOMBIER DE LA FACON SUIVANTE: 1" D'ISOLANT RIGIDE FIBREGLASS DE DENSITE 7 lbs/ft³ CUBE (AEROCOR PE-325) RECOUVERT D'UN COUPE-VAPEUR FUNKOTE 220-04 ET D'UN CANEVAS 8 ON. AVEC ENDUIT FUNKOTE 120-09 (TOUTE LA PARTIE HORS TERRE DEVRA ETRE ISOLEE, AINSI QUE LES EVENTS).
- 13.- LES GAINES D'EVACUATION AINSI QUE LES GAINES RACORDEES AUX EVACUATEURS SERONT ISOLEES A L'EXTERIEUR SUR UNE LONGUEUR DE 2.4 METRES A PARTIR DU TOIT OU DU MUR EXTERIEUR AVEC FIBRE DE VERRE TYPE AF 545 DE 32 mm D'EPASSEUR ET D'UNE DENSITE DE 72 kg/m³ CUBE. LES JOINTS ET CASSURES SERONT SCIEES AVEC DU MASTIC ANTI-VAPEUR RENFORCE DE TOILE DE VERRE DE 100 LB/FT² D'EPASSEUR 1/4". LE COUPE-VAPEUR DEVRA ETRE COUPE A 45 DEGREES. LA COUVERTURE DE L'ISOLANT SERA DU TYPE MEMBRANE, COUPE-VAPEUR D'ALUMINIUM RENFORCE DE FIBRE DE VERRE A L'USINE.
- 14.- L'ENTREPRENEUR DEVRA FOURNIR TOUT LE MATERIEL ET LA MAIN D'OEUVRE NECESSAIRE A L'INSTALLATION DES SYSTEMES DONT PRINCIPALEMENT LES SUIVANTS:
 - A) ELECTRICITE
 - A) ENTREE ELECTRIQUE ET DISTRIBUTION
 - B) SYSTEME D'ECLAIRAGE INTERIEUR ET EXTERIEUR
 - C) SYSTEME D'ECLAIRAGE D'URGENCE ET DE "SORTIE"
 - D) SYSTEME DE CHAUFFAGE
 - E) INSTALLATION DES CONDUITS POUR BELL, CANADA
 - F) INSTALLATION ET RACORDEMENT DES MOTEURS, PRISES DE COURANT, ETC.
 - G) RACORDEMENT DES SYSTEMES DE VENTILATION ET/OU DE CLIMATISATION, ET SERPENTINS
 - B) PLOMBERIE
 - A) SYSTEME DE DRAINAGE SANITAIRE ET PLUVIAL
 - B) SYSTEME DE DISTRIBUTION D'EAU FROIDE ET D'EAU CHAUDE
 - C) FOURNITURE, INSTALLATION ET RACORDEMENTS DES APPAREILS (TOILETTES, LAVABOS, ETC.)
 - D) SYSTEME D'EGOUT
 - E) ISOLATION DES CONDUITES LORSQUE REQUIS
 - F) RACORDEMENT DES DRAINS DE PLEUVINS, D'UNITÉ DE VENTILATION, ETC.
 - G) RACORDEMENT DU OU DES HUMIDIFICATEURS
 - C) VENTILATION
 - A) SYSTEME DE CLIMATISATION/CHAUFFAGE C/A CONDUITES DE REFRIGERATION
 - B) INSTALLATION DES EVACUATEURS, HOTTES DE CUISINE, ETC.
 - C) ISOLATION ACOUSTIQUE LORSQUE REQUIS
 - D) ISOLATION THERMIQUE
 - E) FOURNITURE ET INSTALLATION DES CONTROLES

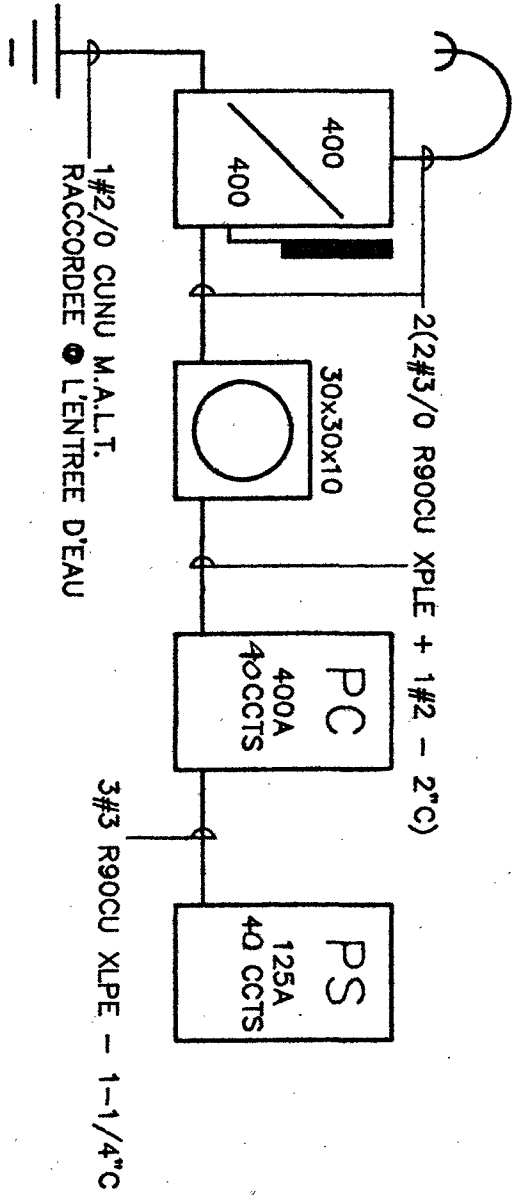



DETAIL ENTREE ELECTRIQUE 400A @ 120/240V 1Ø 3F.
Echelle: AUCUNE

CALCUL DE CHARGES:

BASE: 2.604hp ² OU 242W ²	12 100W
242W ² X 50W/W ²	
CHAUFFAGE: (43 350W)	
PLINTHES: 28 100W	
SERPENTINS: 17 250W	
10 000W X 100%	10 000W
33 350W X 75%	25 012W
CHAUFFE-EAU	4 500W
FORCES MOTRICES: 1 HP	750W
1/4 HP	180W
TOTAL: 52 562W	
52 562W : 240V X 1.25 = 223A	

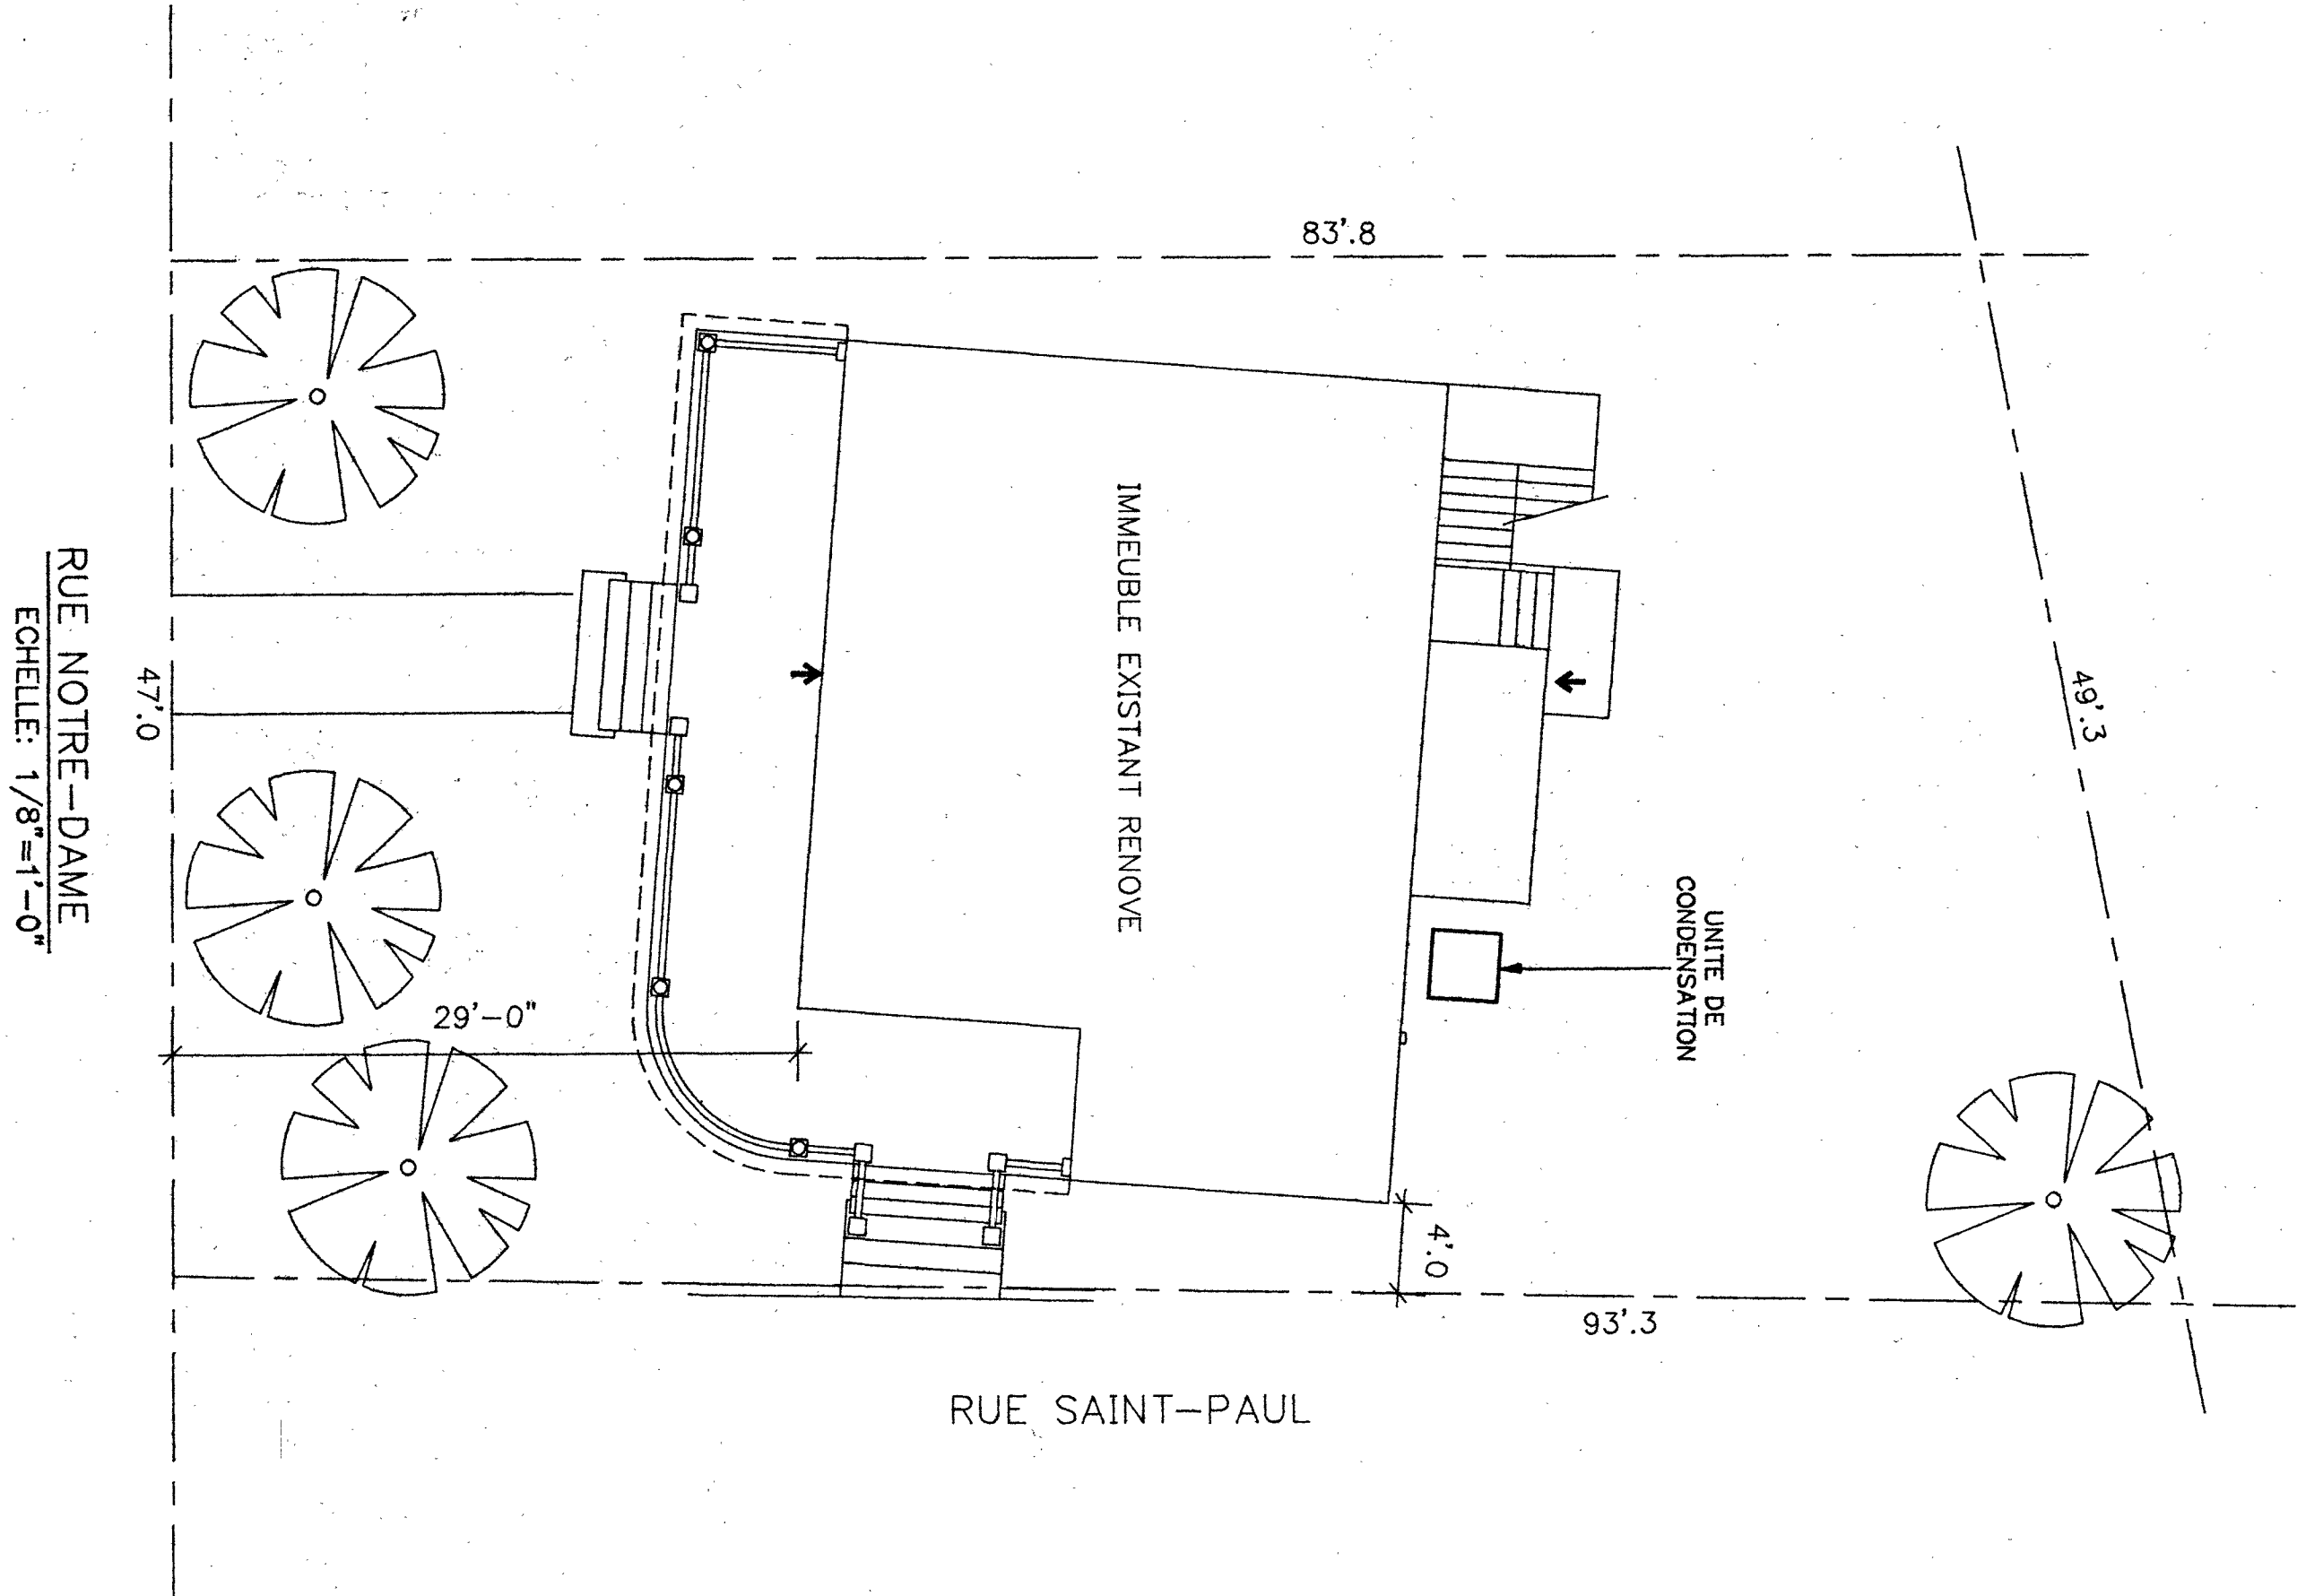

RUE NOTRE-DAME
Echelle: 1/8"=1'-0"

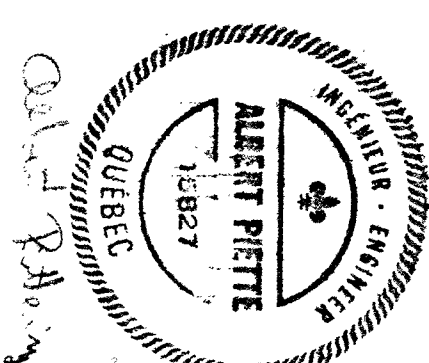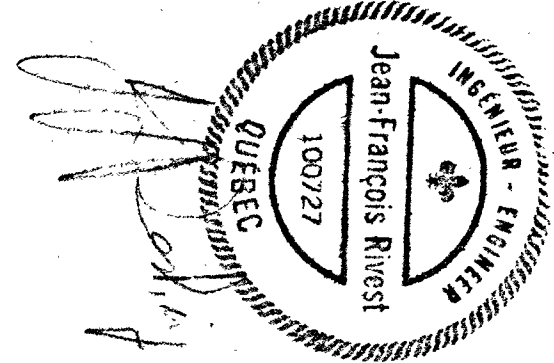

5			
4			
3			
2			
1	27/8/05	1. 30 MISSION	JFR
NO	DATE	NOTIFICATIONS	PAR


Albert Piette
& Associes Inc.
EXPERTS-CONSEILS
305 Papineau, Joliette, J6E 2K8
TEL.: (514) 759-0844
FAX: (514) 759-0852

PIERRE HETU
ARCHITECTE
REFECTION ET
REAMENAGEMENT
IMMEUBLE A BUREAUX
415 NOTRE-DAME
LE GARDEUR


IMPLANTATION
MECANIQUE - ELECTRIQUE

AVANT DE COMMENCER LES TRAVAUX
L'ENTREPRENEUR DEVRA VERIFIER LES
DIMENSIONS SUR LE CHANTIER ET AUX
PLANS DES ARCHITECTES.


PREPARE PAR J-F RIVEST ING.	DESSEINE PAR D.P.	VERIFIE PAR A. PIETTE ING.
EGHELE 1/8"=1'-0"	DATE 20/08/03	PLANCHE NO. ME-1del
DOSSIER NO. 93-180		

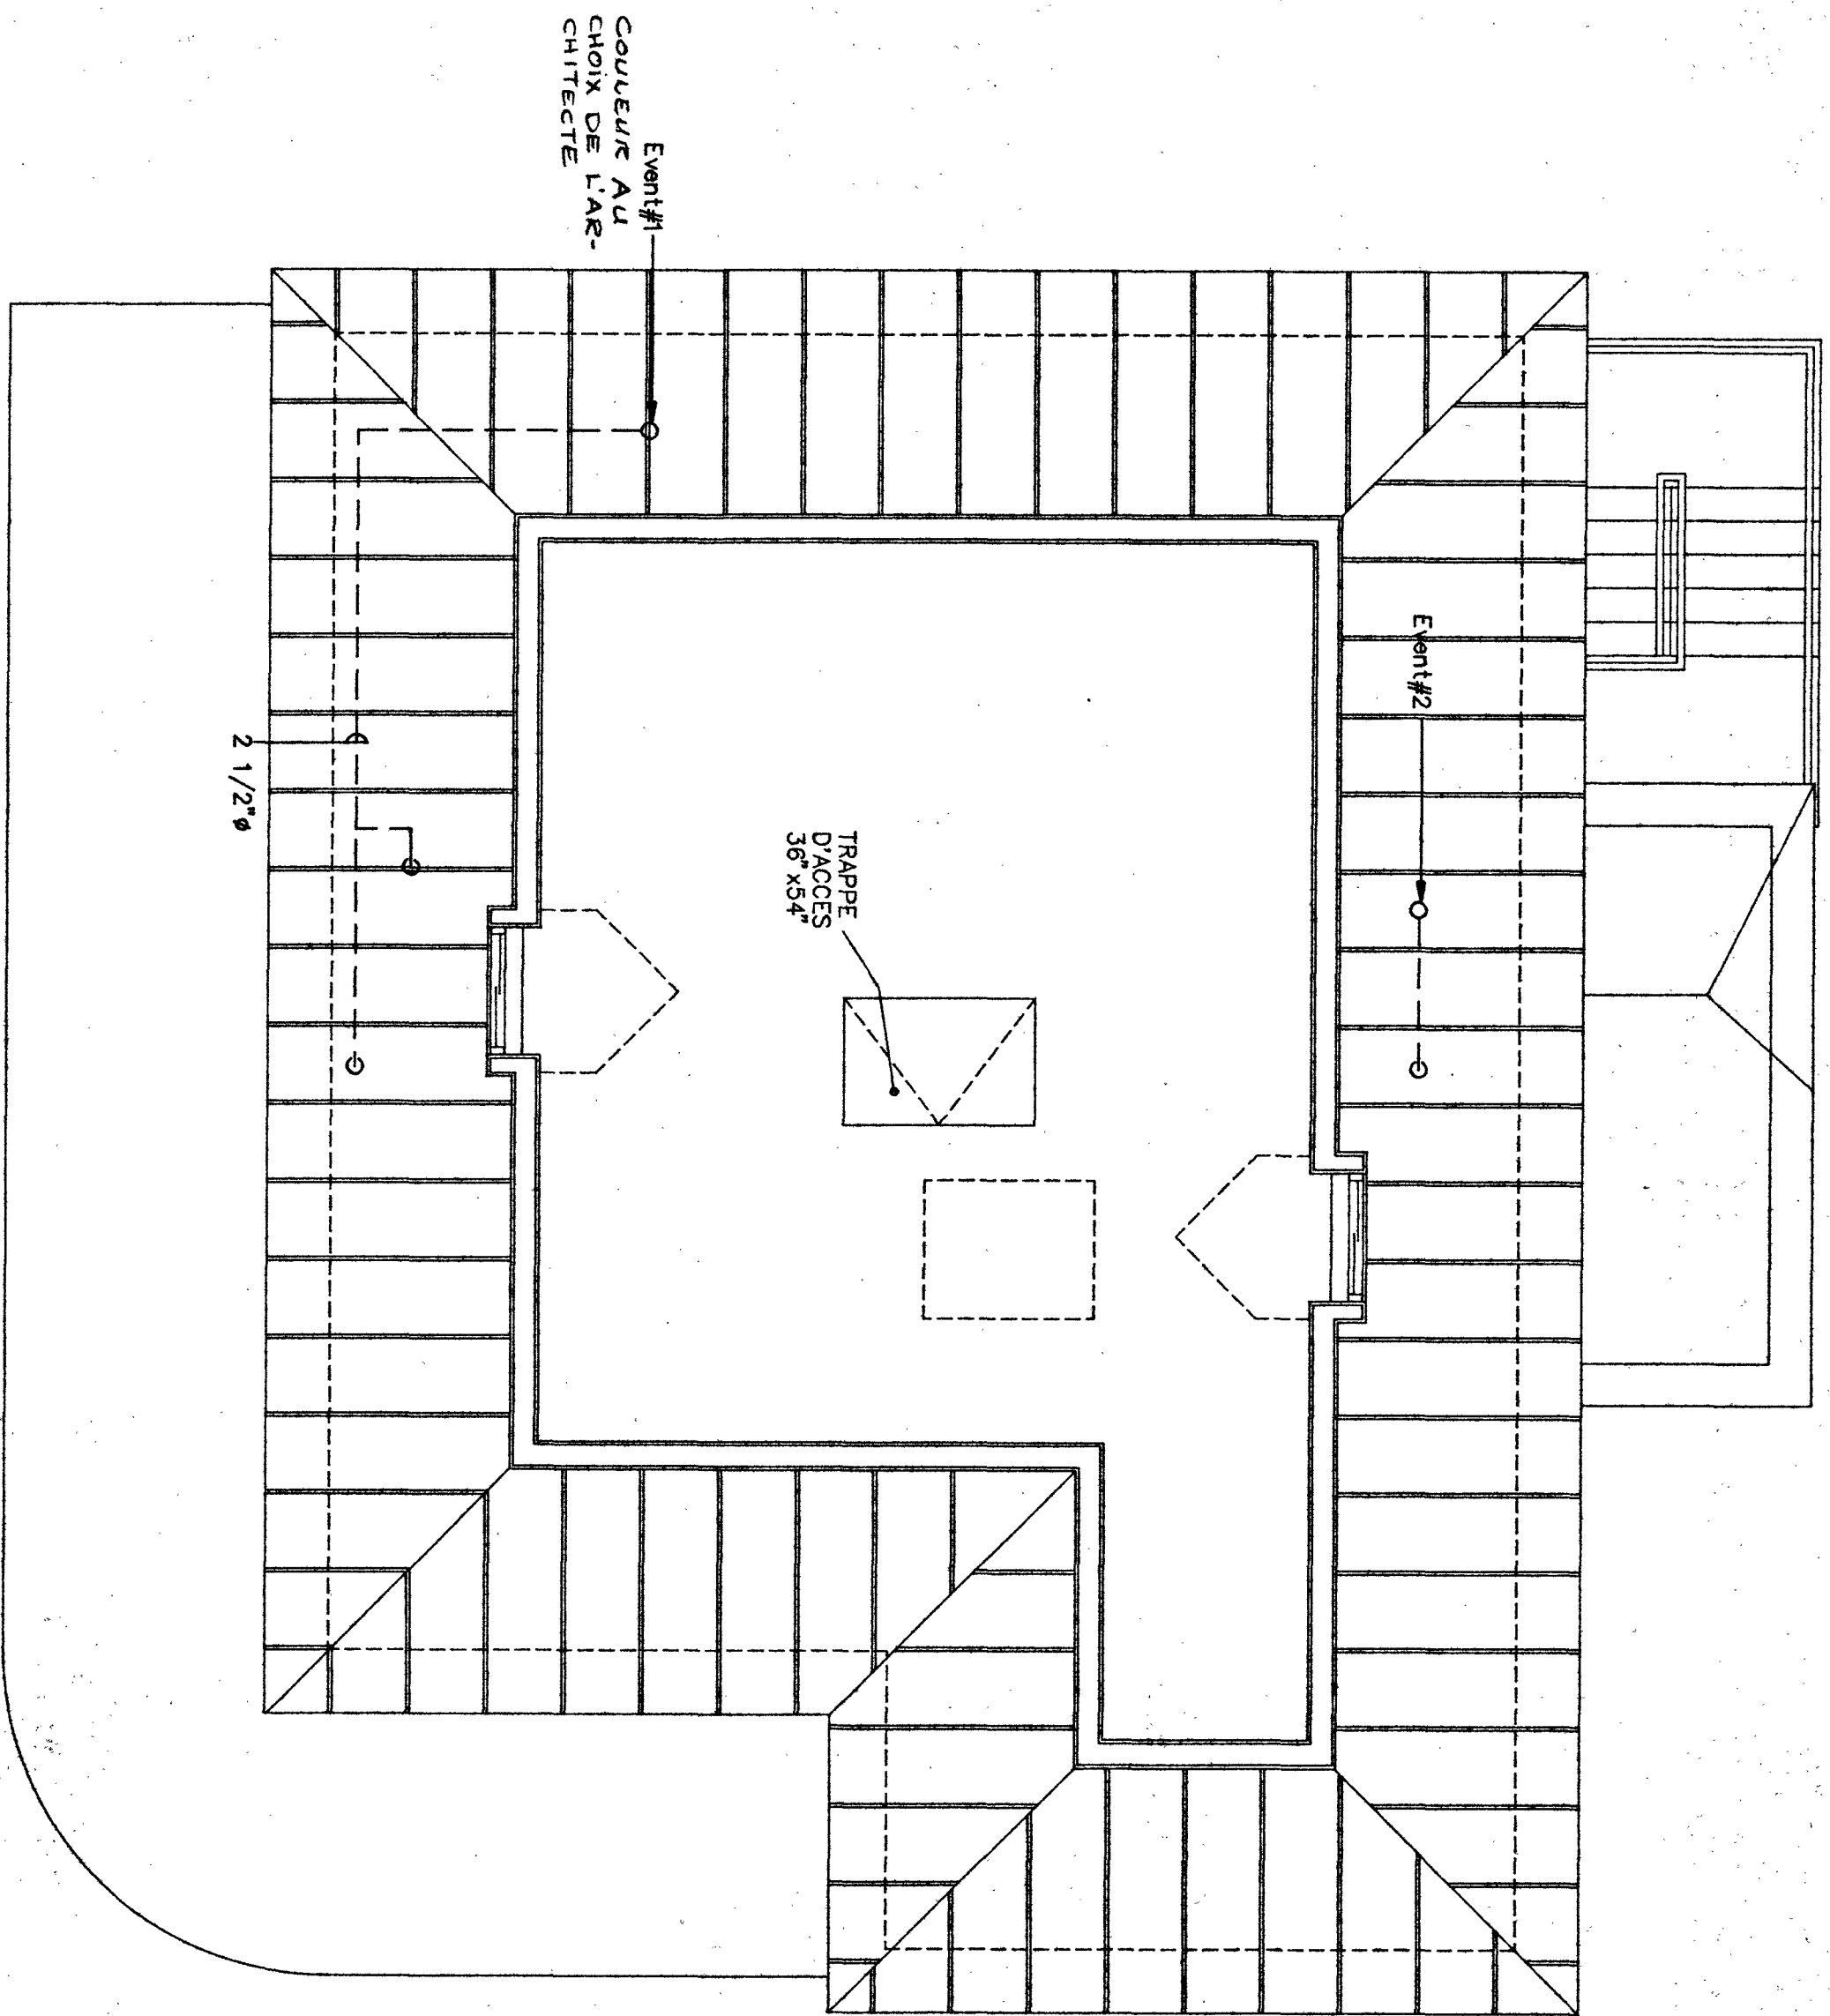


GRENIER

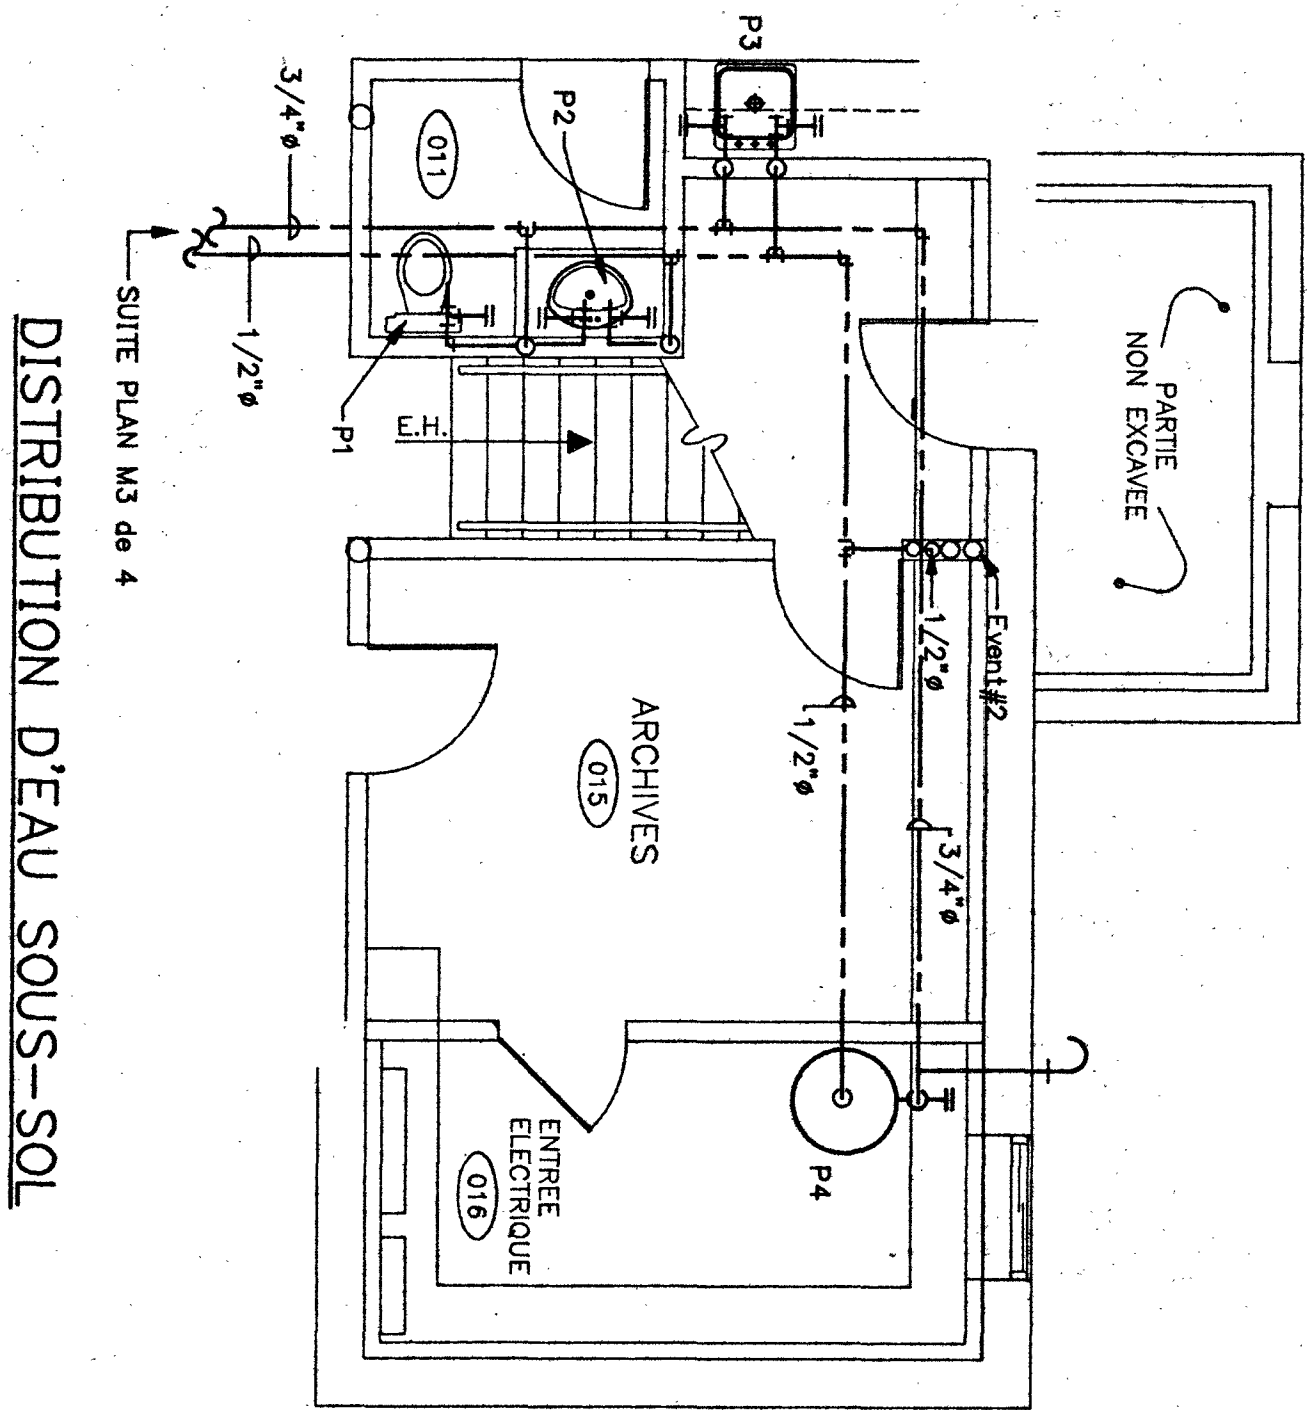


DISTRIBUTION D'EAU SOUS-SOL

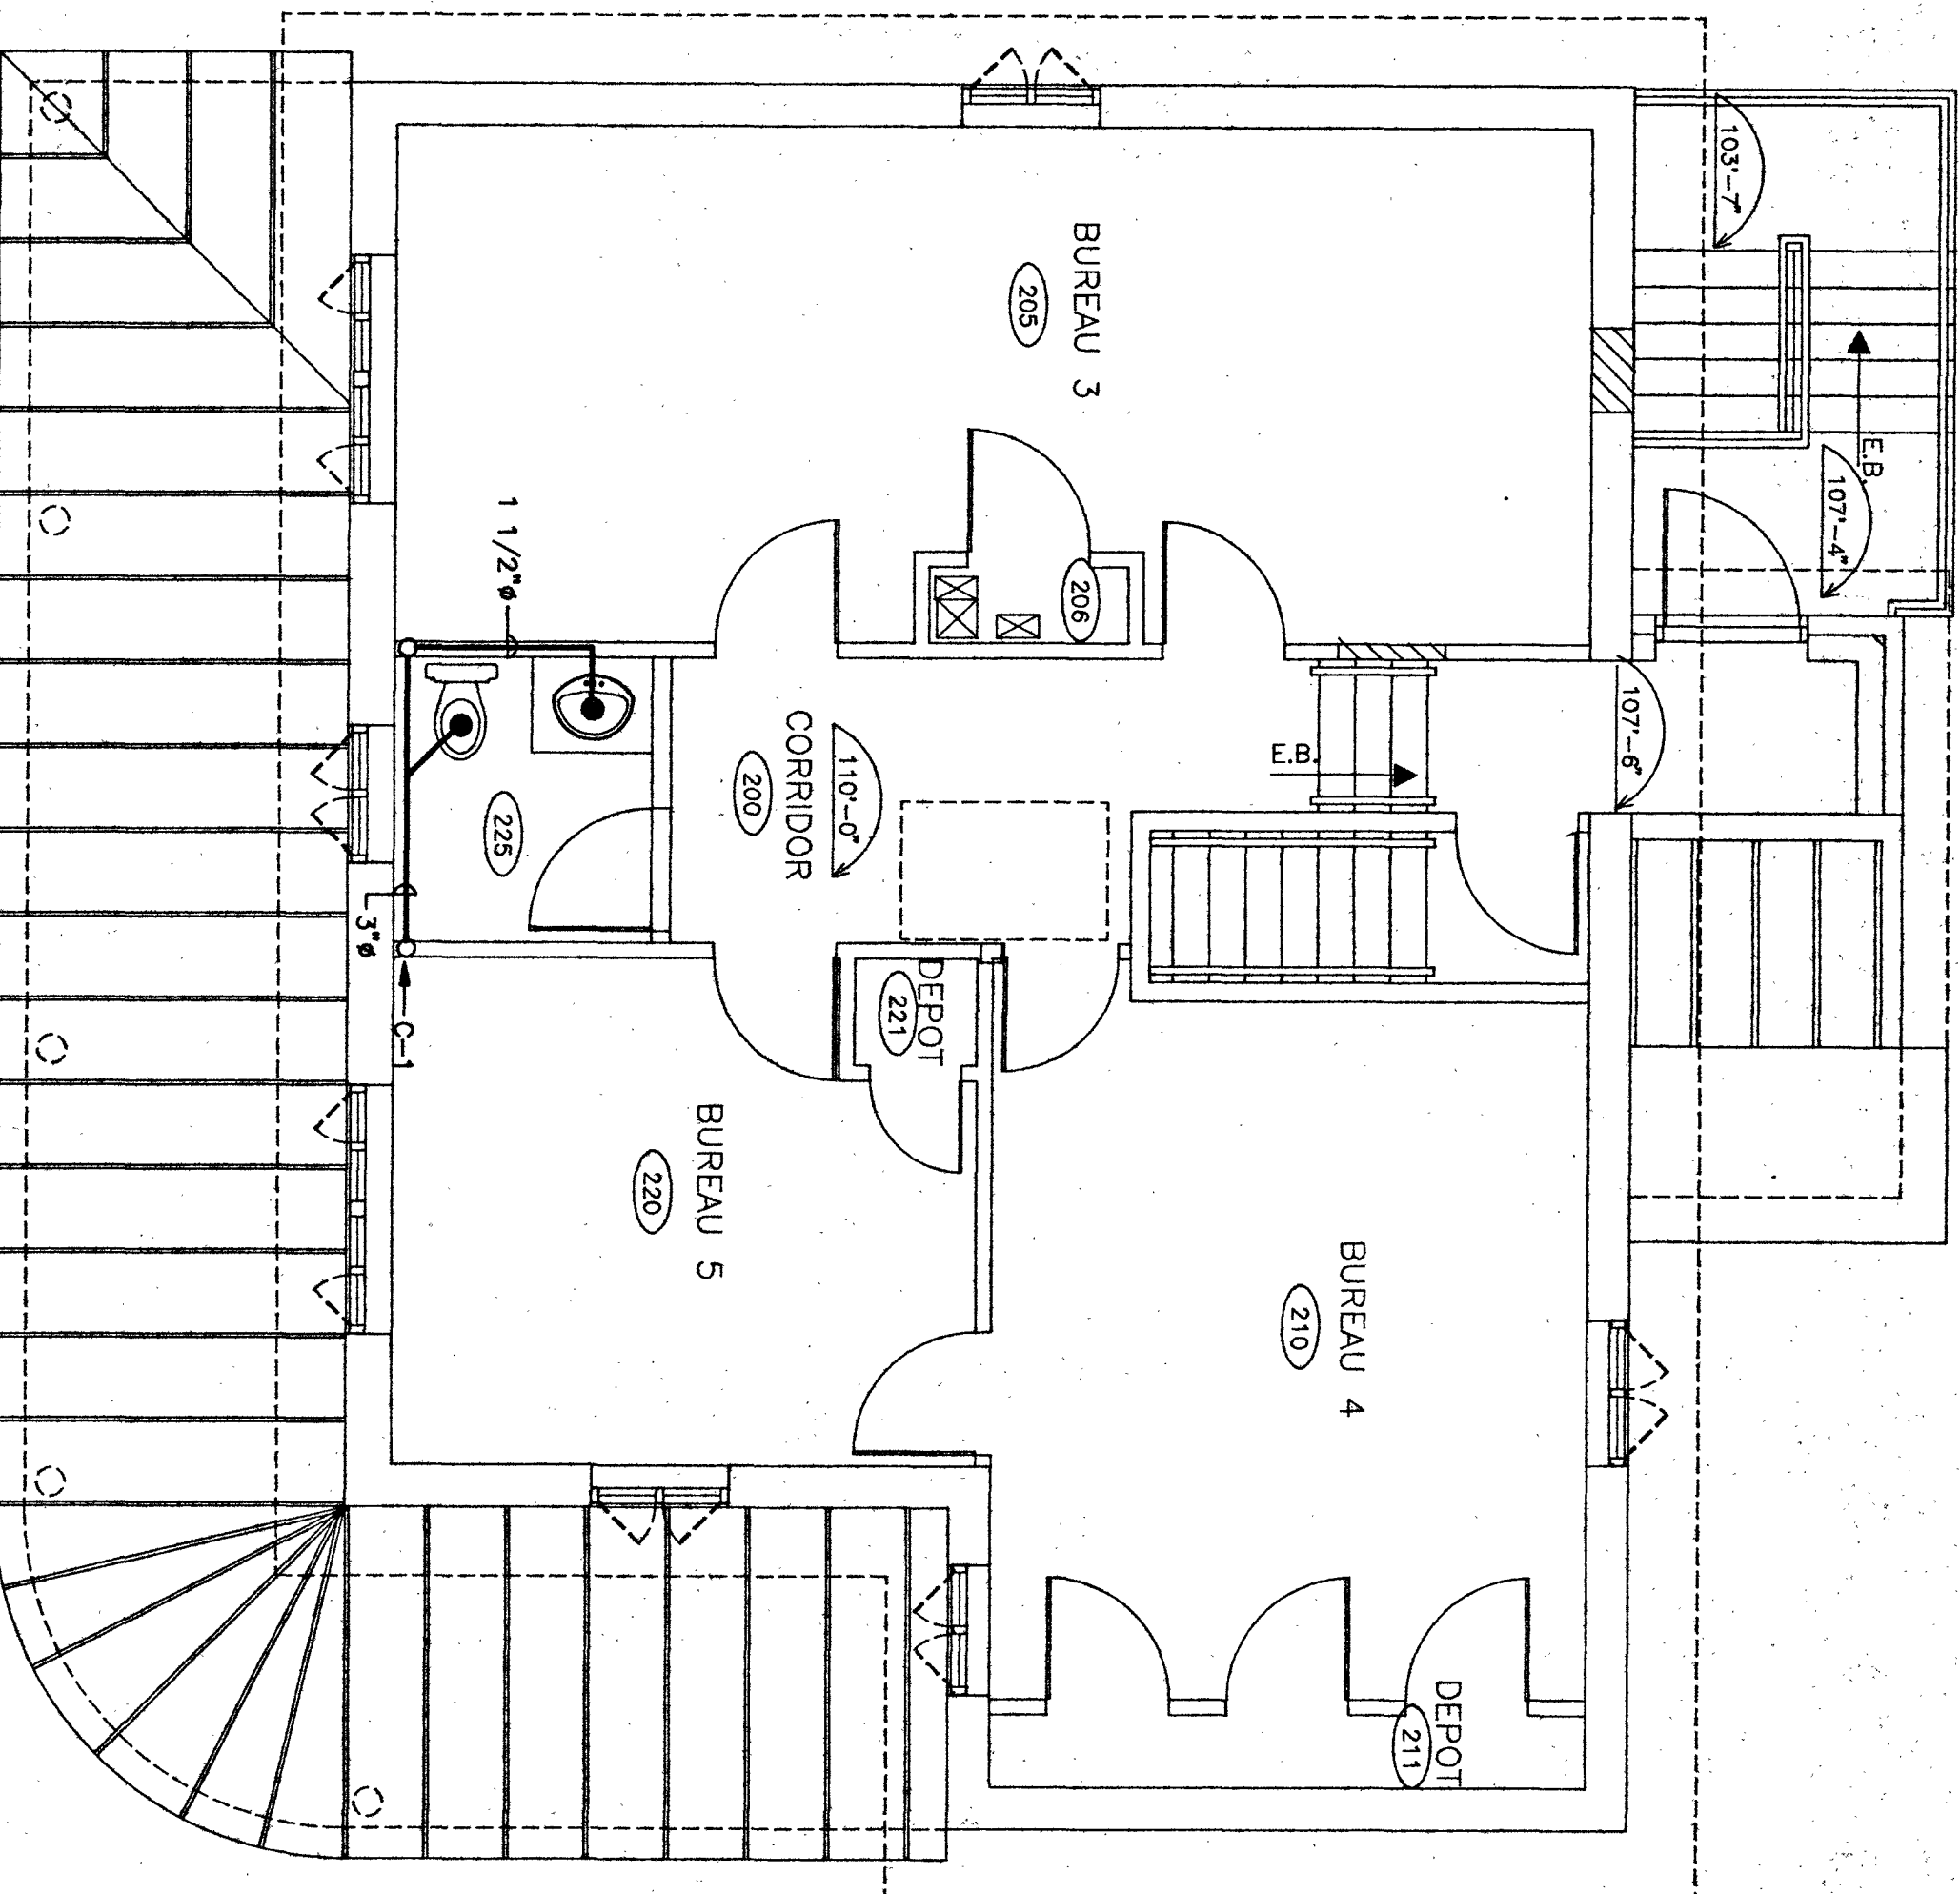


ETAGE

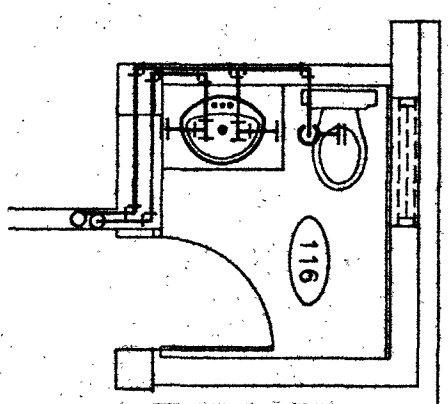

DISTRIBUTION D'EAU R-D-C

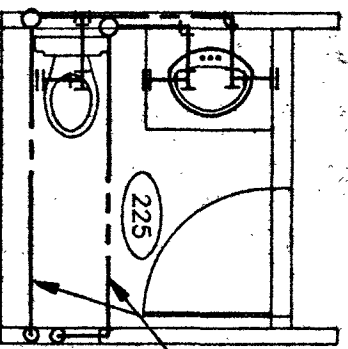

DISTRIBUTION D'EAU 1er ETAGE

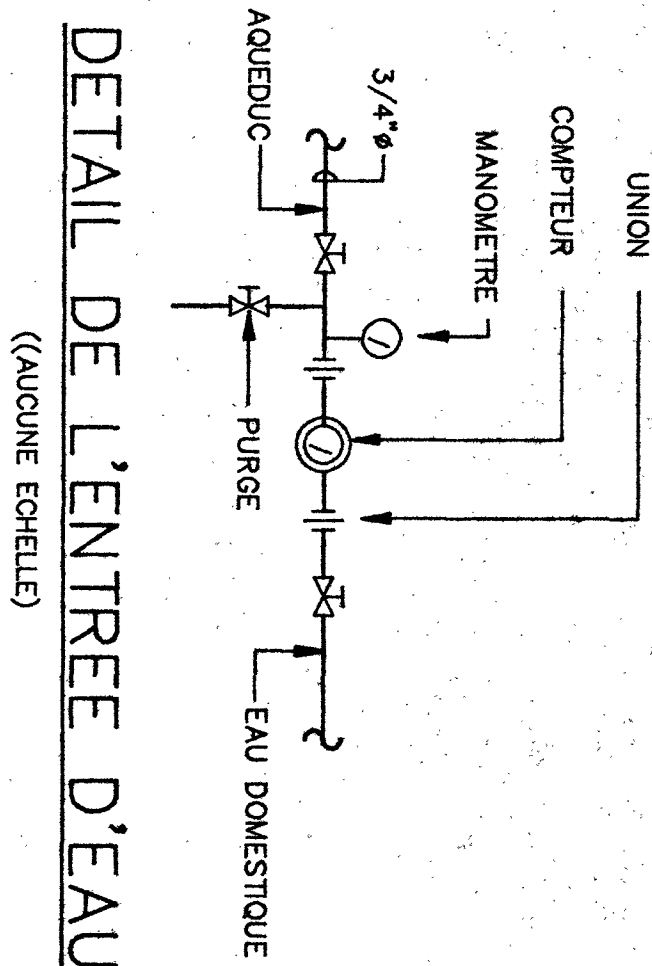


DETAIL DE L'ENTREE D'EAU

APPAREILS DE PLOMBERIE

- P1: TOILETTE, CRANE MODEL RADCLIFFE #3-257 AVEC CUVÉ ALLONGÉE, ALIMENTATION #C-3016 ET COUVERCLE OLSONITE
P2: LAVABO DE COMPTOIR, RANE MODEL CORONETTE #1-308 ROBINETTERIECOEN #4941, TUYEAU D'ALIMENTATION #C-1151 ET SIPHON #C-1170
P3: EVER DE CUISINE, STEEL QUEEN#Q202, ROBINETTERIE MOEN #7300
P4: CHAUFFE-EAU, GIANT MODEL #152EPUS, 40 GALLONS #240V.
DP: DRAIN DE PLANCHER, ROTOCH-SMITH #RS-2010

DETAIL DE RACCORDEMENT DU CHAUFFE-EAU

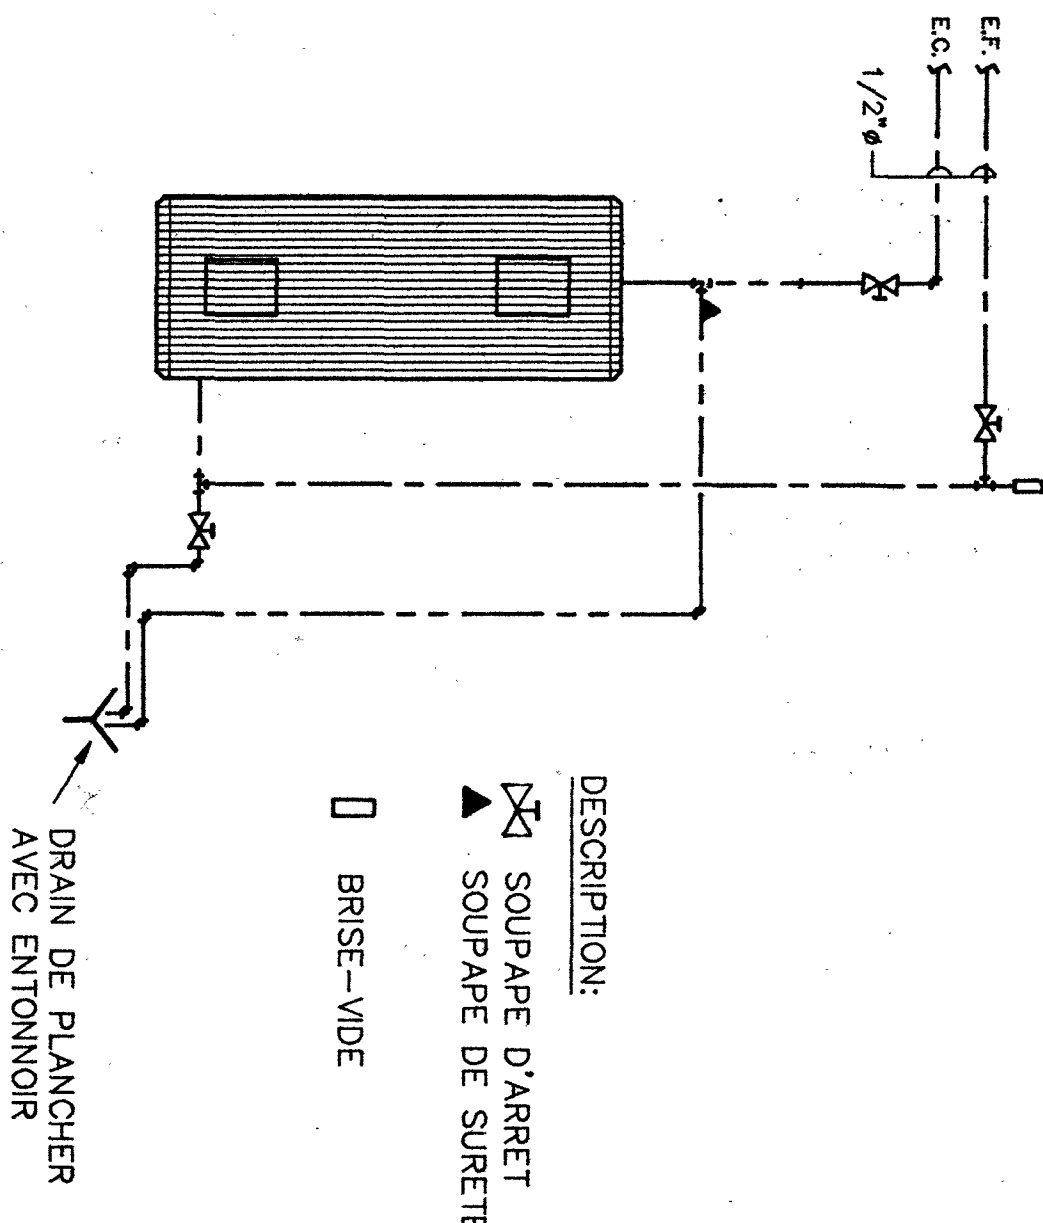

DESCRIPTION:

- ☒ SOUPAPE D'ARRET
▲ SOUPAPE DE SURETE
□ BRISSE-VIDE

ECHELLE AUCUNE

5				
4				
3				
2				
1	27/8/93	POUR SOUMISSION	JFR	
NO	DATE	MODIFICATIONS	PAR	
REVISIONS				

Albert Piette
& *Associés Inc.*

EXPERTS-CONSEILS
305 Papineau, Joliette, J6E 2K8
TEL.: (514) 759-0644
FAX.: (514) 759-0832

PIERRE HETU
ARCHITECTE

REFECTION ET
REAMENAGEMENT
IMMEUBLE A BUREAUX
415 NOTRE-DAME
LE GARDEUR

ETAGE
GRENIER
PLOMBERIE

PREPARE PAR JF RIVEST ING. DESSINE PAR A. PIETTE ING. VERBEE PAR A. PIETTE ING.

ECHELLE 1/4"=1'-0"

DATE 20/08/93


PLANCHE NO.



DOSSIER NO.

93-180

M-2de4

AVANT DE COMMENCER LES TRAVAUX
L'ENTREPRENEUR DEVRA VERIFIER LES
DIMENSIONS SUR LE CHANTIER ET AUX
PLANS DES ARCHITECTES.

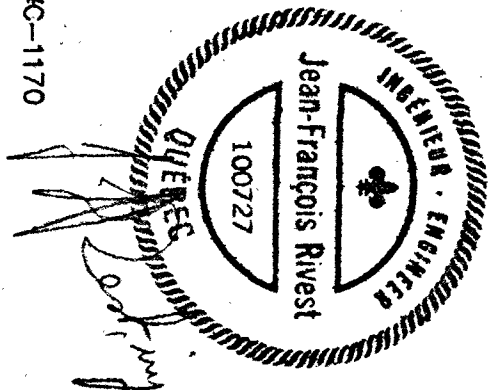

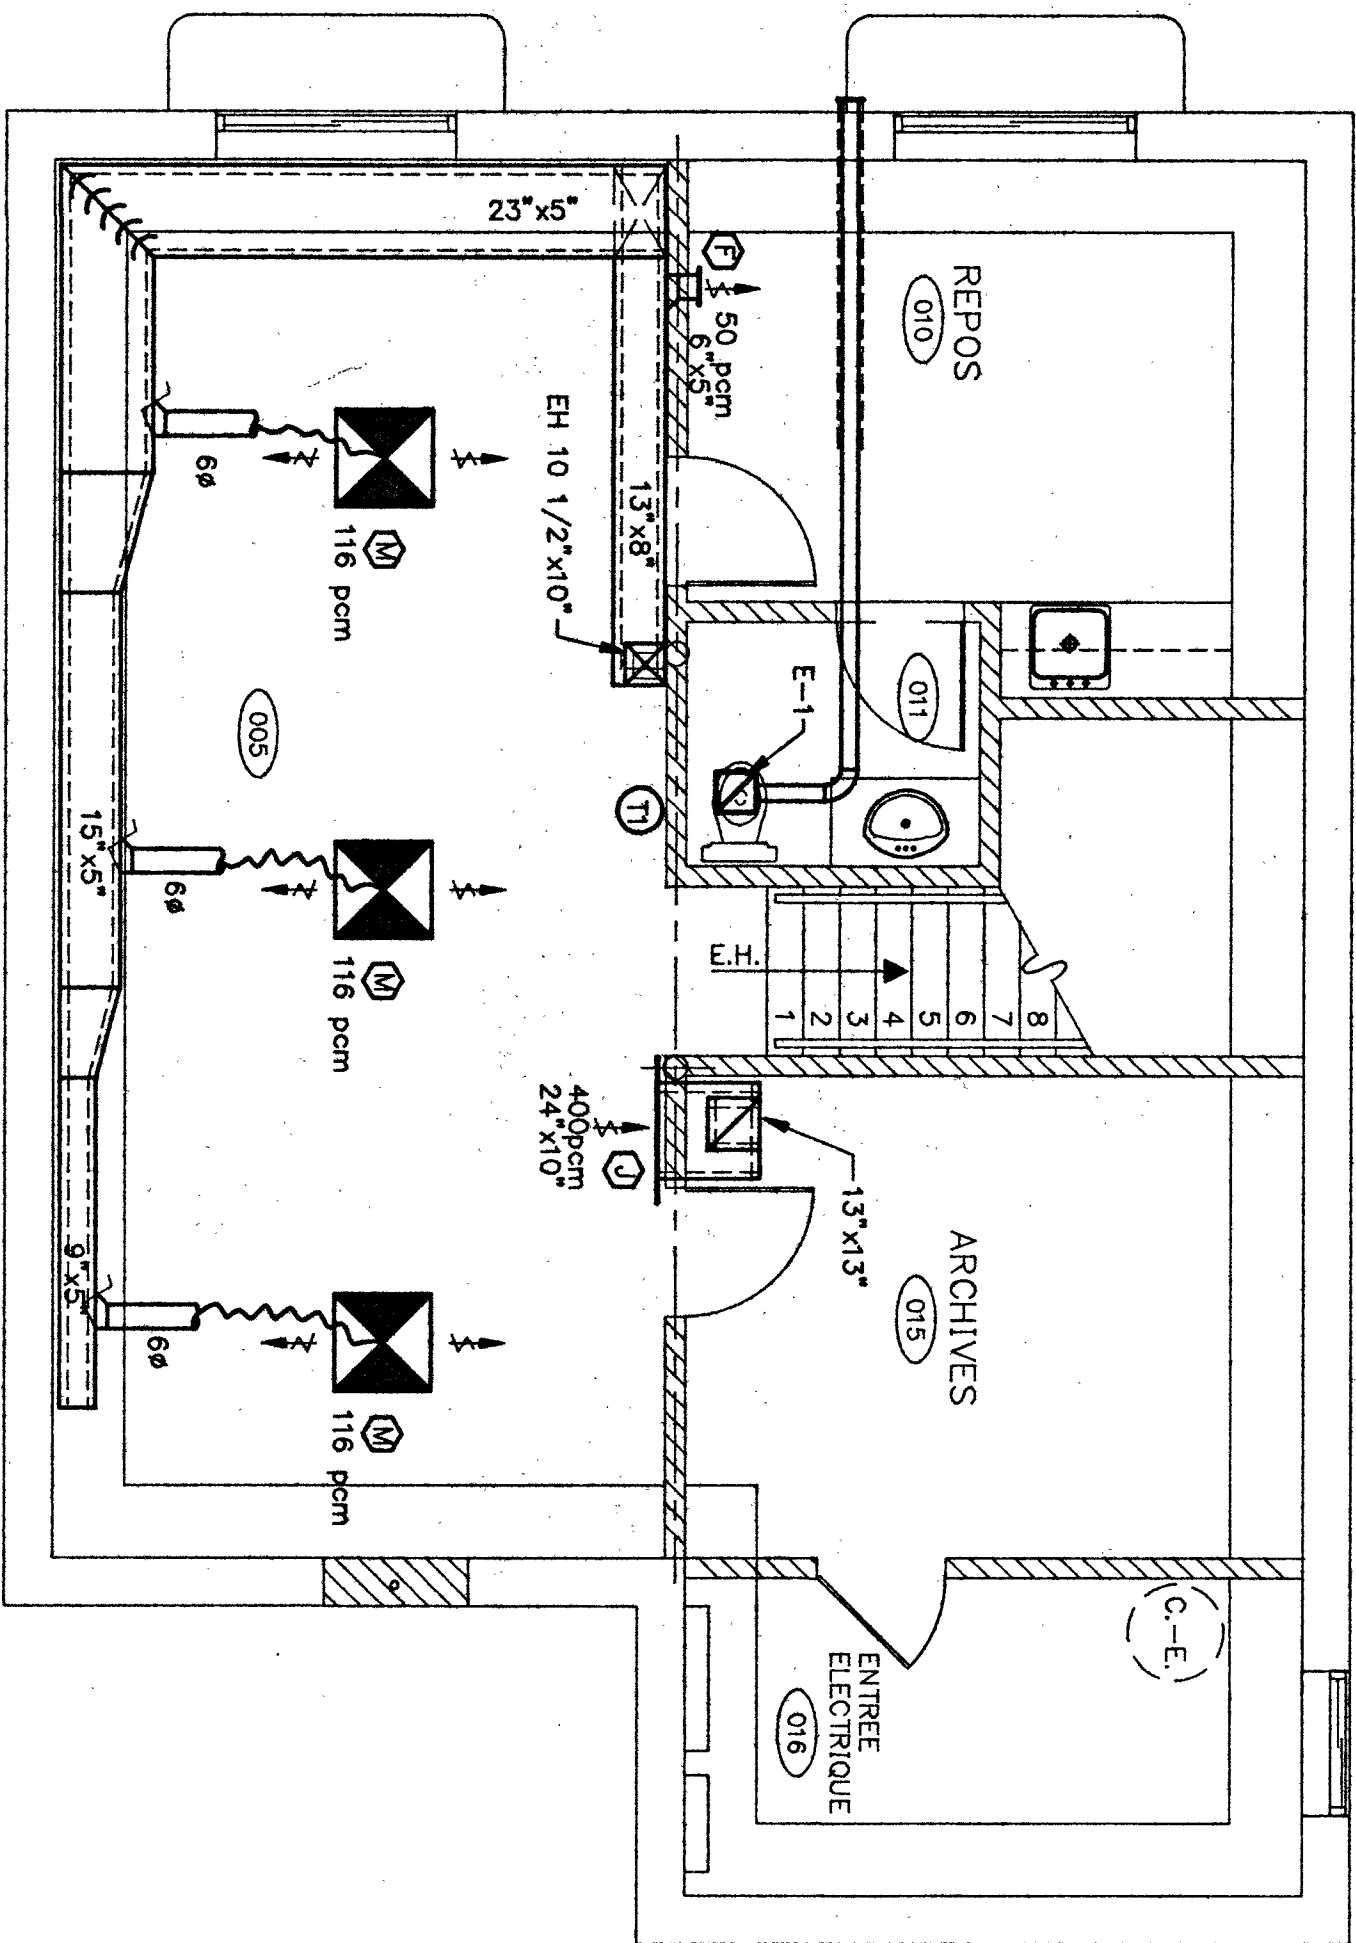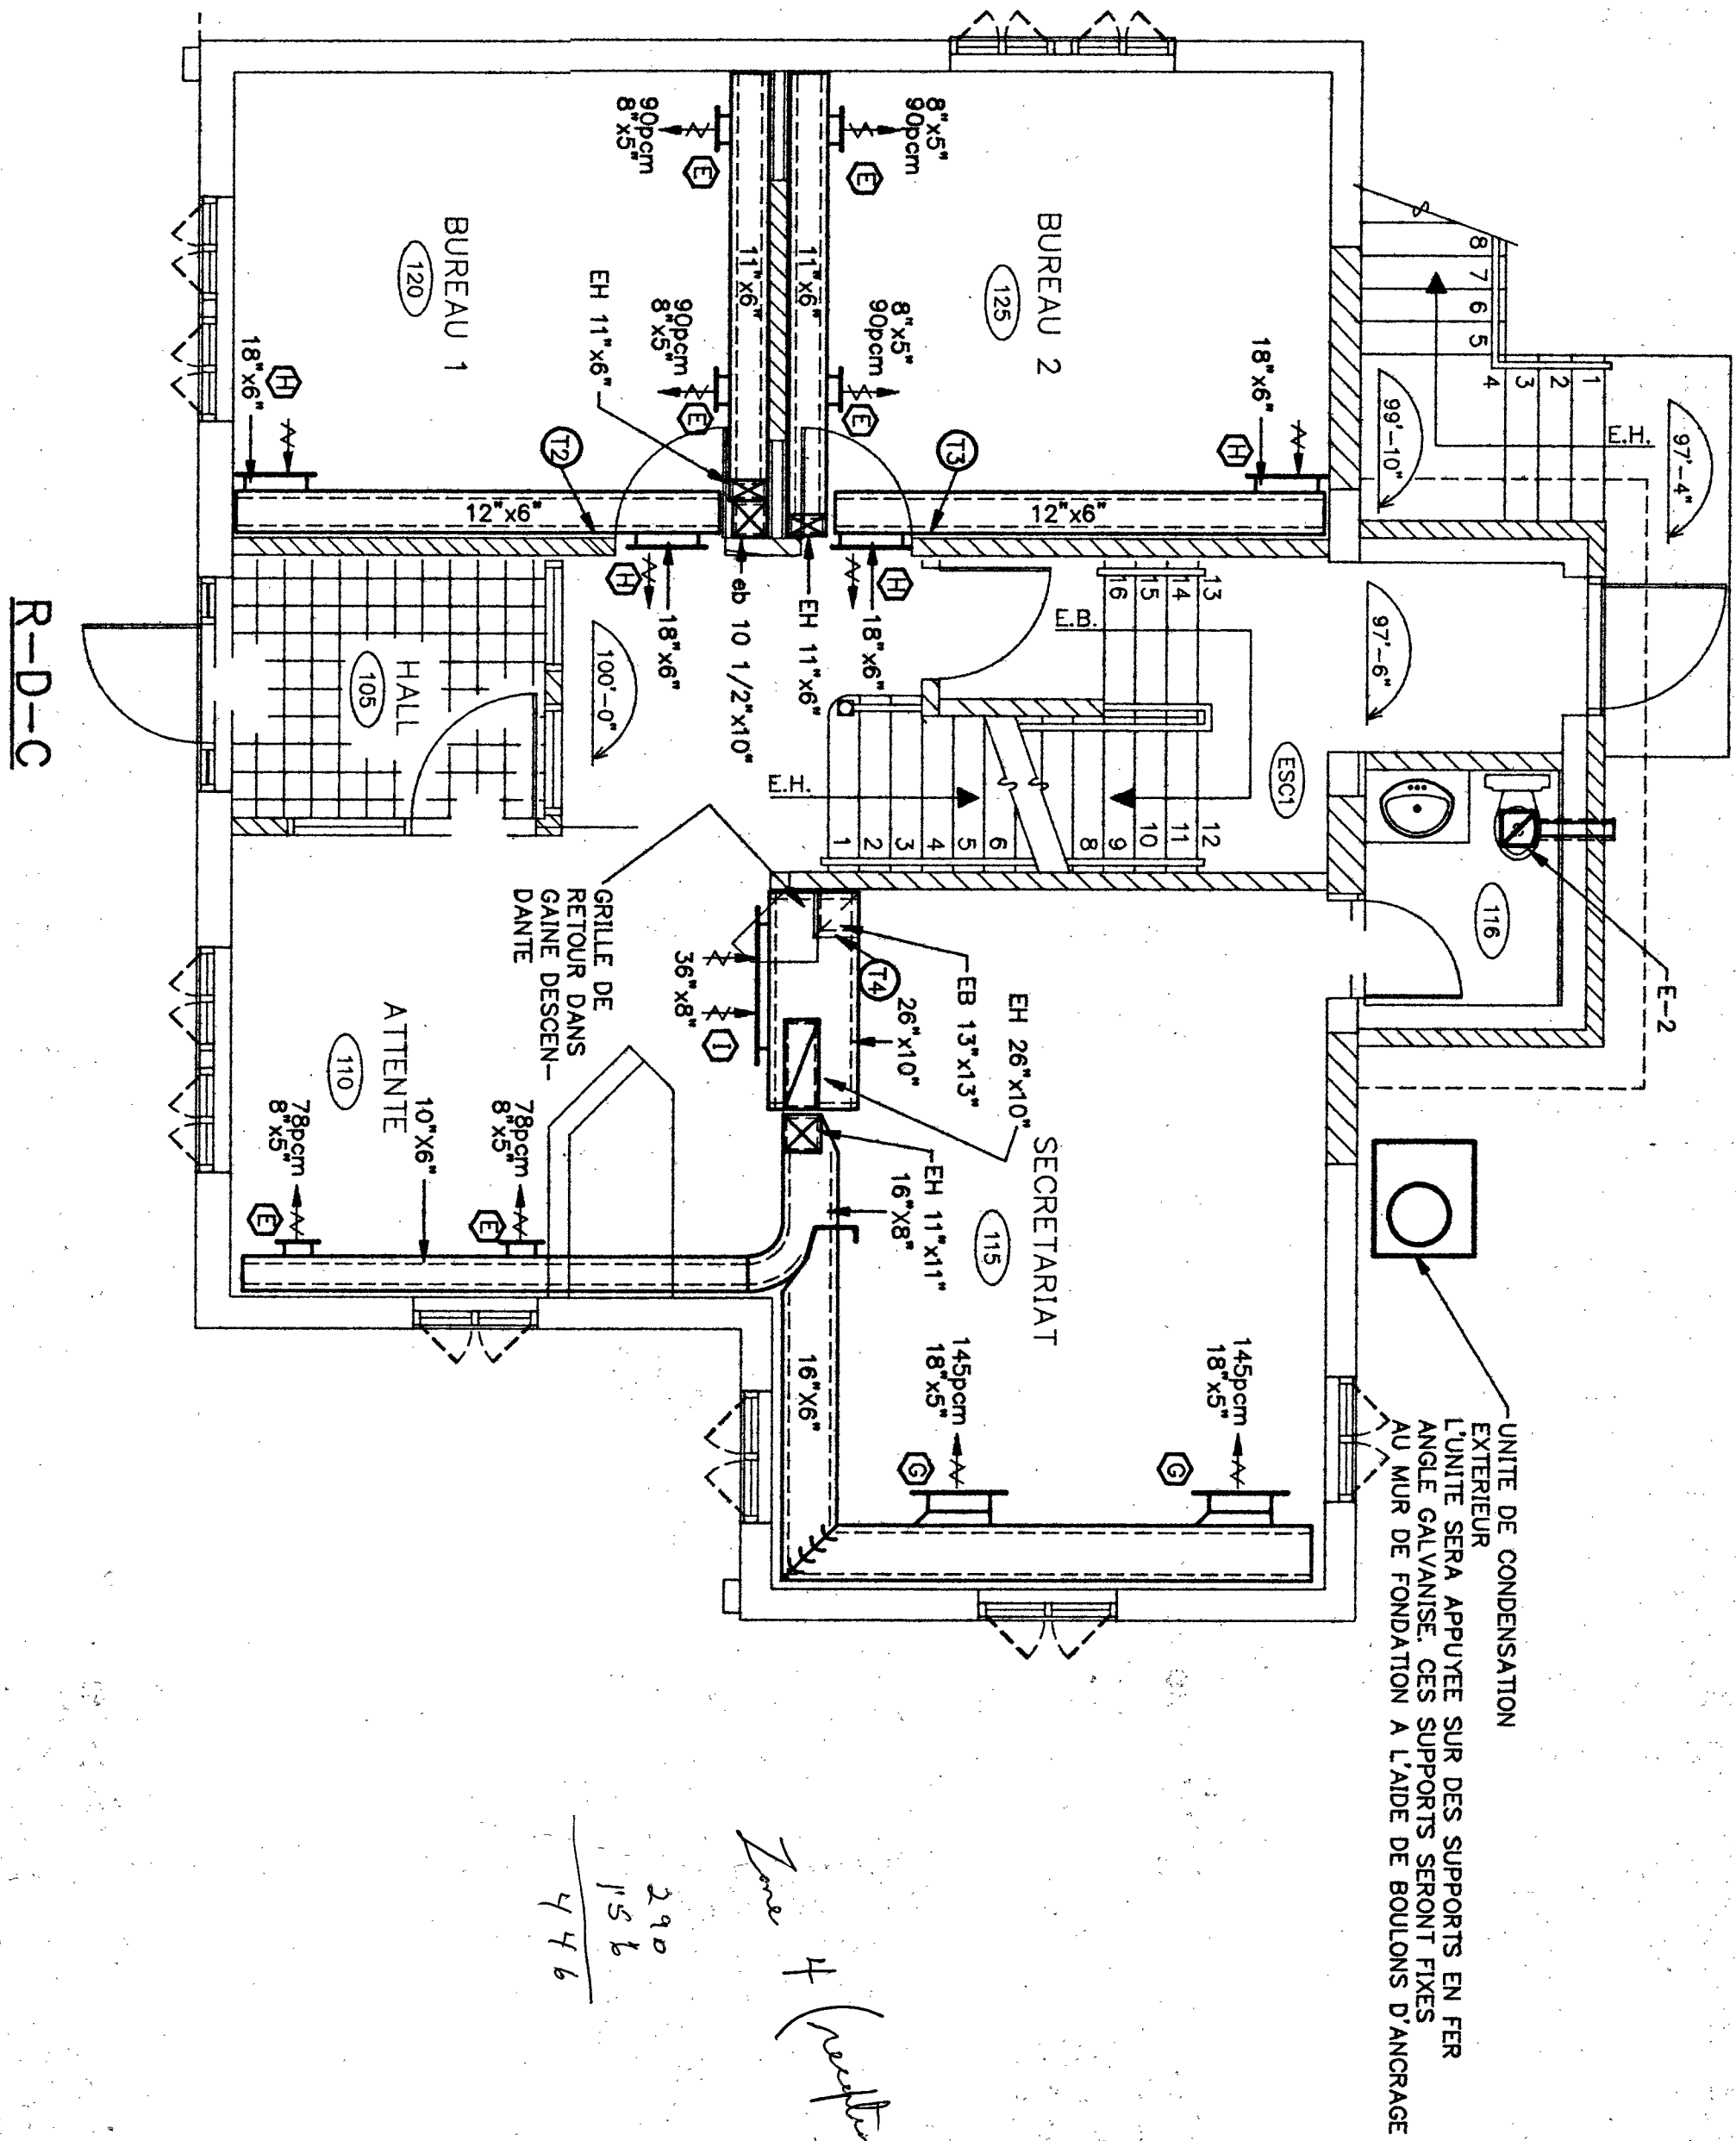

LISTE DES GRILLES & DIFFUSEURS

DE E.H. PRICE OU EQUIVALENT ACCEPTE

- A) 6"x15", AMD/6, 3E, C/A REGISTRE, COULEUR AU CHOIX DE L'ARCHITECTE
- B) 9"x9", AMD/9, 2G, C/A REGISTRE, COULEUR AU CHOIX DE L'ARCHITECTE
- C) 9"x9", AMD/9, 3C, C/A REGISTRE, COULEUR AU CHOIX DE L'ARCHITECTE
- D) 9"x9", AMD/9, 2S, C/A REGISTRE, COULEUR AU CHOIX DE L'ARCHITECTE
- E) 8"x5", MODELE C22S/3, C/A REGISTRE, COULEUR AU CHOIX DE L'ARCHITECTE
- F) 6"x5", MODELE C22S/3, C/A REGISTRE, COULEUR AU CHOIX DE L'ARCHITECTE
- G) 16"x5", MODELE C22S/3, C/A REGISTRE, COULEUR AU CHOIX DE L'ARCHITECTE
- H) GRILLE DE TRANSFERT, 18"x6", MODELE STG1, COULEUR AU CHOIX DE L'ARCHITECTE
- I) GRILLE DE RETOUR, 36"x8", MODELE C60L, C/A REGISTRE, COULEUR AU CHOIX DE L'ARCHITECTE
- K) GRILLE DE RETOUR, 18"x18", MODELE C80, C/A REGISTRE, COULEUR AU CHOIX DE L'ARCHITECTE
- L) GRILLE DE PORTE, 20"x12", MODELE ATG1
- M) 6"x6", AMD/3, 2S, C/A REGISTRE, COULEUR AU CHOIX DE L'ARCHITECTE

LISTE DES EVACUATEURS

- E-1: NUTONE MODELE QT-110-C, 120V/1ø/60HZ, C/A SORTIE #885C
- E-2: NUTONE MODELE QT-110-C, 120V/1ø/60HZ, C/A SORTIE #885C
- E-3: NUTONE MODELE QT-110-C, 120V/1ø/60HZ, C/A SORTIE DANS SORTE #836C

NOTES:

1.- LA DIMENSION DES GAINES AVEC ISOLATION ACCOUSTIQUE INCLUE L'ISOLATION

TABEAU DES SERPENTINS

DE PM WATTOHT OU EQUIVALENT, C/A INTERRUPTEUR • DIFFERENCIEL DE PRESSION, TRANSFORMATEUR DE CONTROLE (240V/24V) 50VA

#	ZONE	PCM	KW	VOLTAGE	STAGE	DIM. CONDUIT
S-1	Z#1	400	3.5	240V/1ø/60Hz	1	10 1/2"x10"
S-2	Z#2	180	1.5	240V/1ø/60Hz	1	11"x6"
S-3	Z#3	180	1.5	240V/1ø/60Hz	1	11"x6"
S-4	Z#4	455	3.75	240V/1ø/60Hz	1	11"x11"
S-5	Z#5	345	3.0	240V/1ø/60Hz	1	10"x10"
S-6	Z#6	165	1.5	240V/1ø/60Hz	1	9"x8"
S-7	Z#7	275	2.5	240V/1ø/60Hz	1	10 1/2"x8"
TOTAL		2 000	17.25			



LEGENDE VENTILATION

- GAIN D'ALIMENTATION S'APPROCHANT DE L'OBSERVATEUR
- GAIN D'ALIMENTATION S'ÉLOIGNANT DE L'OBSERVATEUR
- GAIN D'EVACUATION S'APPROCHANT DE L'OBSERVATEUR
- GAIN D'EVACUATION S'ÉLOIGNANT DE L'OBSERVATEUR
- GAIN ISOLEE THERMIQUEMENT
- GAIN ISOLEE ACCOUSTIQUEMENT
- GAIN FLEXIBLE
- VOLET COUPE-FEU C/A PORTE D'ACCES
- VOLET MANUEL DE BALANCEMENT
- VOLET MANUEL DE BALANCEMENT POUR CONDUIT ROND
- VOLET MOTORISE
- FILTRES
- HUMIDISTAT
- THERMOSTAT
- DIFFUSEUR 4 VOIES
- DIFFUSEUR 3 VOIES
- DIFFUSEUR 2 VOIES
- DIFFUSEUR 1 VOIE
- PIEDS CUBE / MINUTE
- GRILLE DE PORTE
- GRILLE DE RETOUR D'AIR

Zone 1 (sous-sol)
116
348
50
348



DESCRIPTION DU SYSTEME A-1

UNITE DE VENTILATION DE "TRANE" MODELE TW6060A1, 2 000 pcm @ 1.1" P.S., MOTEUR DU VENTILATEUR DE 1 HP @ 240V/1ø/60HZ, SERPENTIN DE REFOIDISSEMENT D'UNE CAPACITE DE 60 000 BTU/H, C/A SECTION FILTRE.
UNITE DE CONDENSATION EXTERIEURE DE "TRANE" MODELE TT8060C100A @ 240V/1ø/60HZ

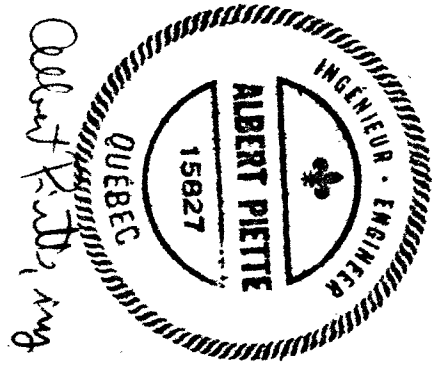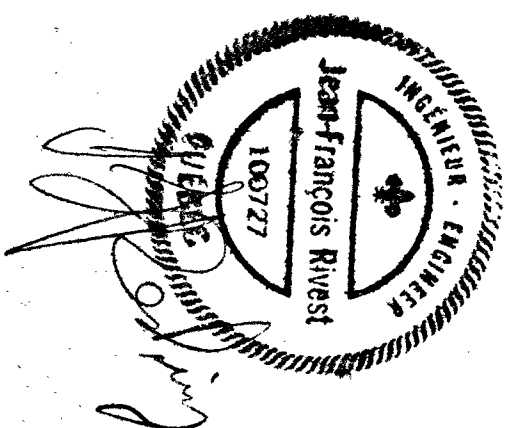

AVANT DE COMMENCER LES TRAVAUX
L'ENTREPRENEUR DEVRA VERIFIER LES
DIMENSIONS SUR LE CHANTIER ET AUX
PLANS DES ARCHITECTES.

4					
3					
2					
1	27/8/93	POUR SOUMISSION	JFR		
NO	DATE	MODIFICATIONS	PAR		
REVISIONS					
Albert Piette					
& Associes Inc.					
EXPERTS-CONSEILS					
305 Popineau, Joliette, J6E 2K8					
TEL.: (514) 759-0644					
FAX.: (514) 759-0832					
PIERRE HETU					
ARCHITECTE					
REFECTION ET					
REAMENAGEMENT					
IMMEUBLE A BUREAUX					
415 NOTRE-DAME					
LE GARDEUR					
Sous-sol et					
Rez-de-chaussee					
VENTILATION					
PREPARE PAR	JF RIVEST ING.	DESSEIN PAR	JF RIVEST ING.	VERBEE PAR	A. PIETTE ING.
EGHELE	1/4"=1'-0"	DATE	20/08/93	PLANCHE NO.	
DOSSIER NO.					93-180
					M-3de4

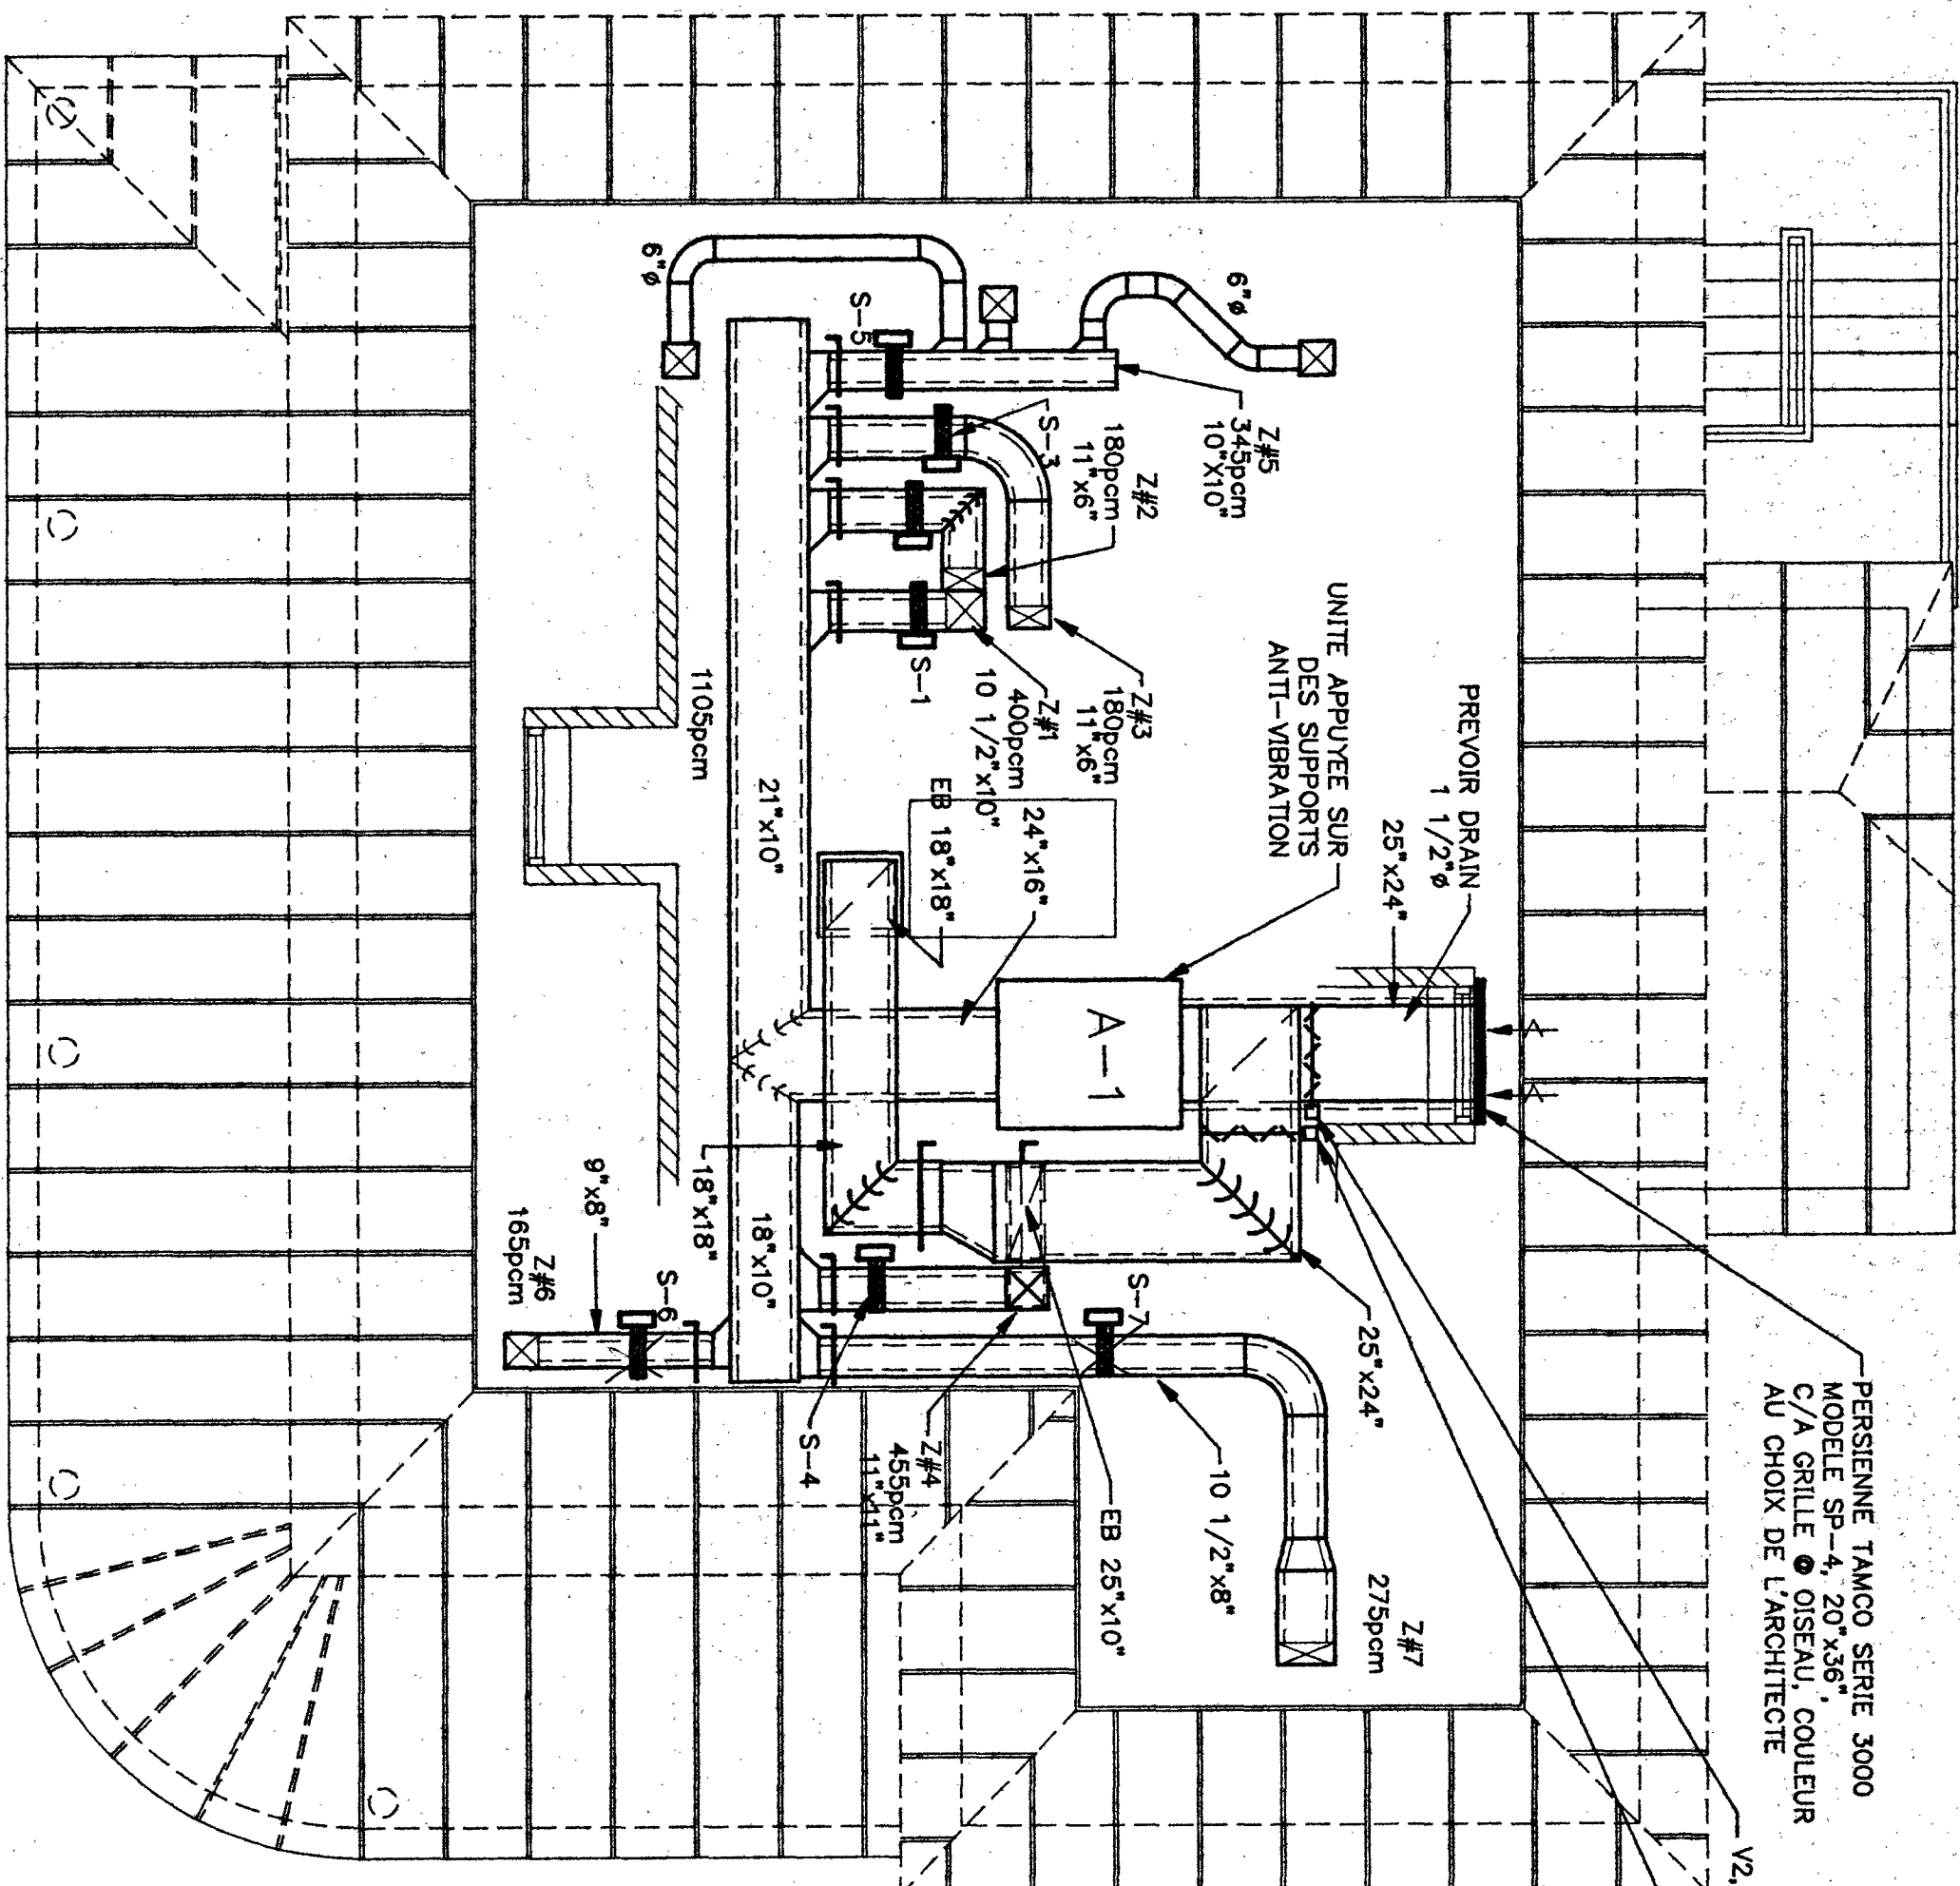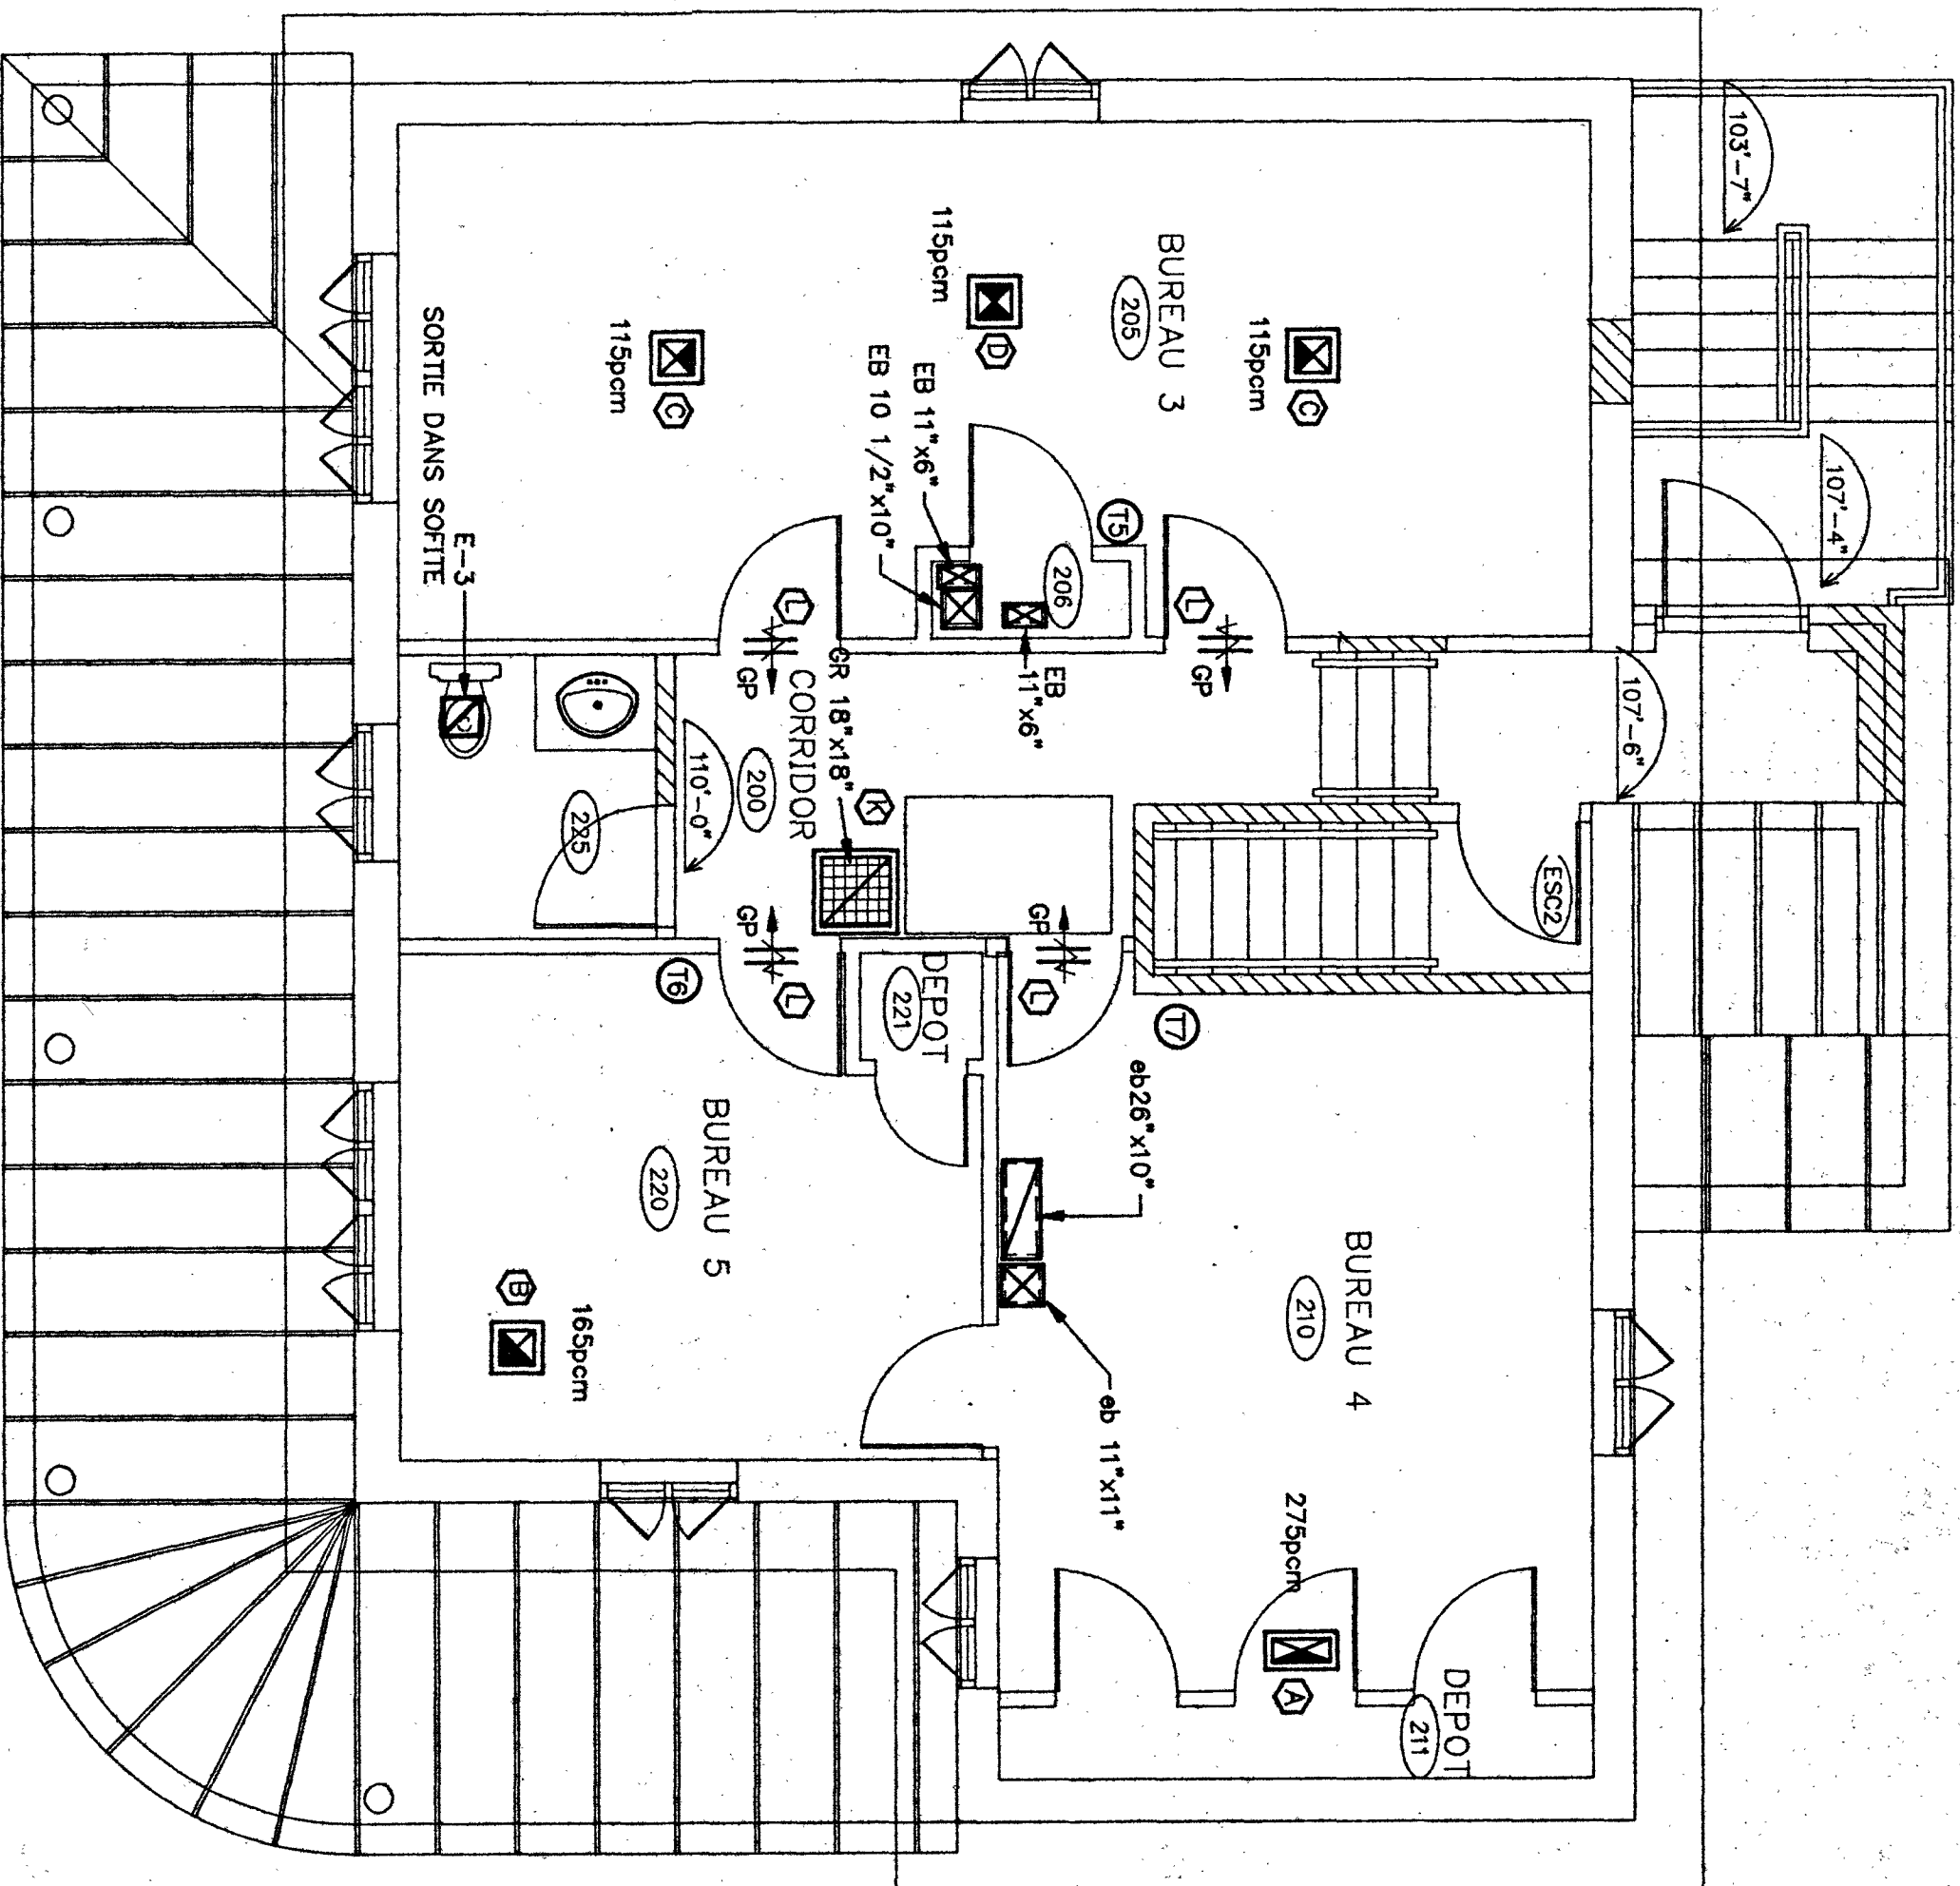

ETAGE

GRENIER

SCHEMA DE CONTROLE

SCHEMA "C"

SCHEMA "A"

SCHEMA "B"

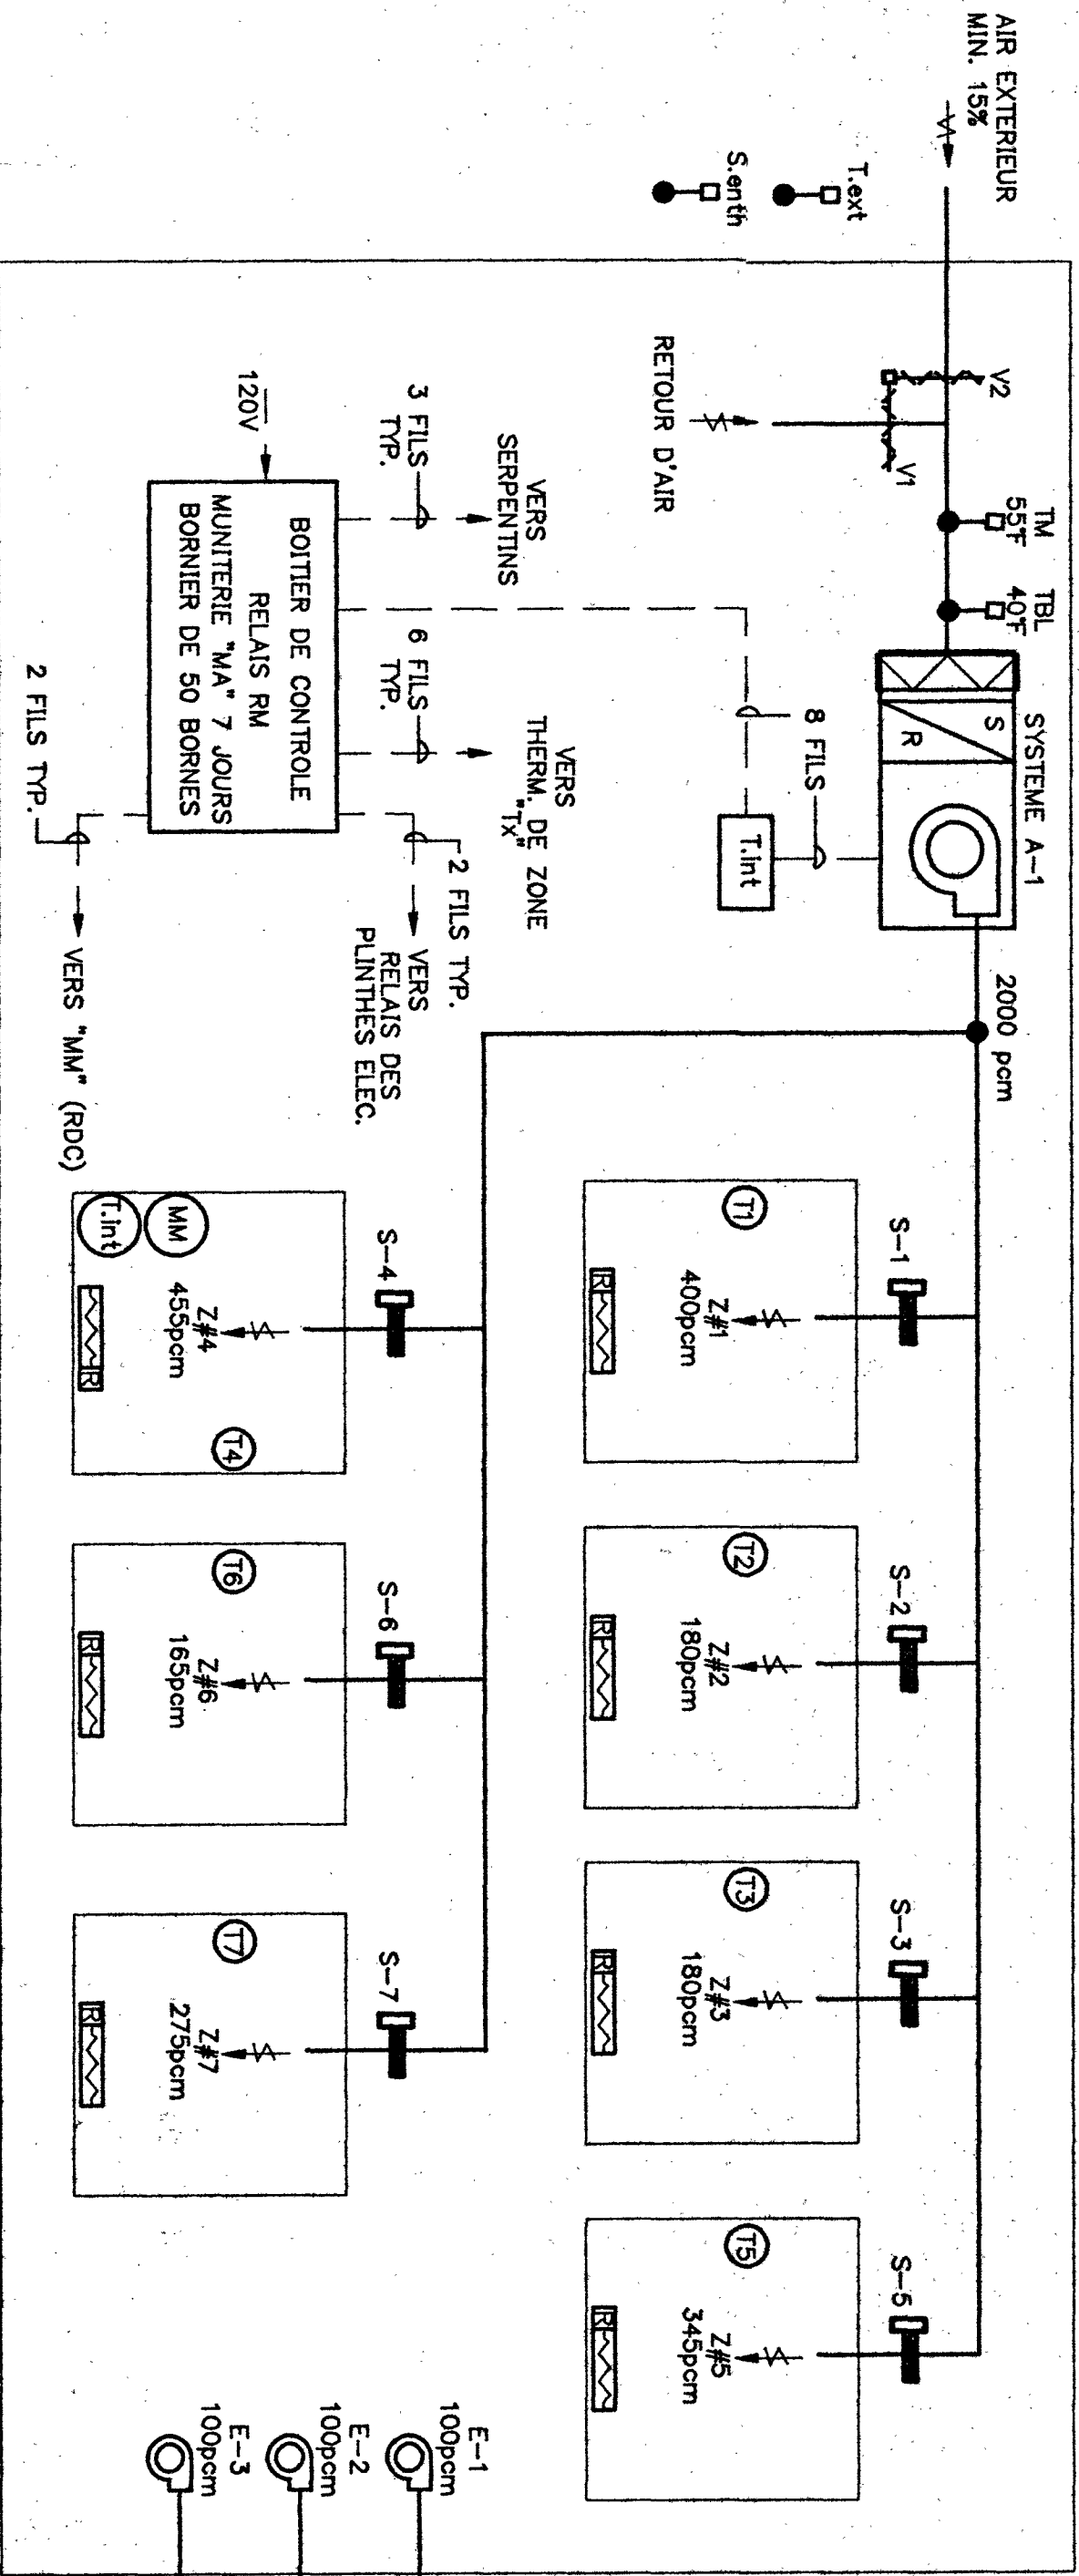
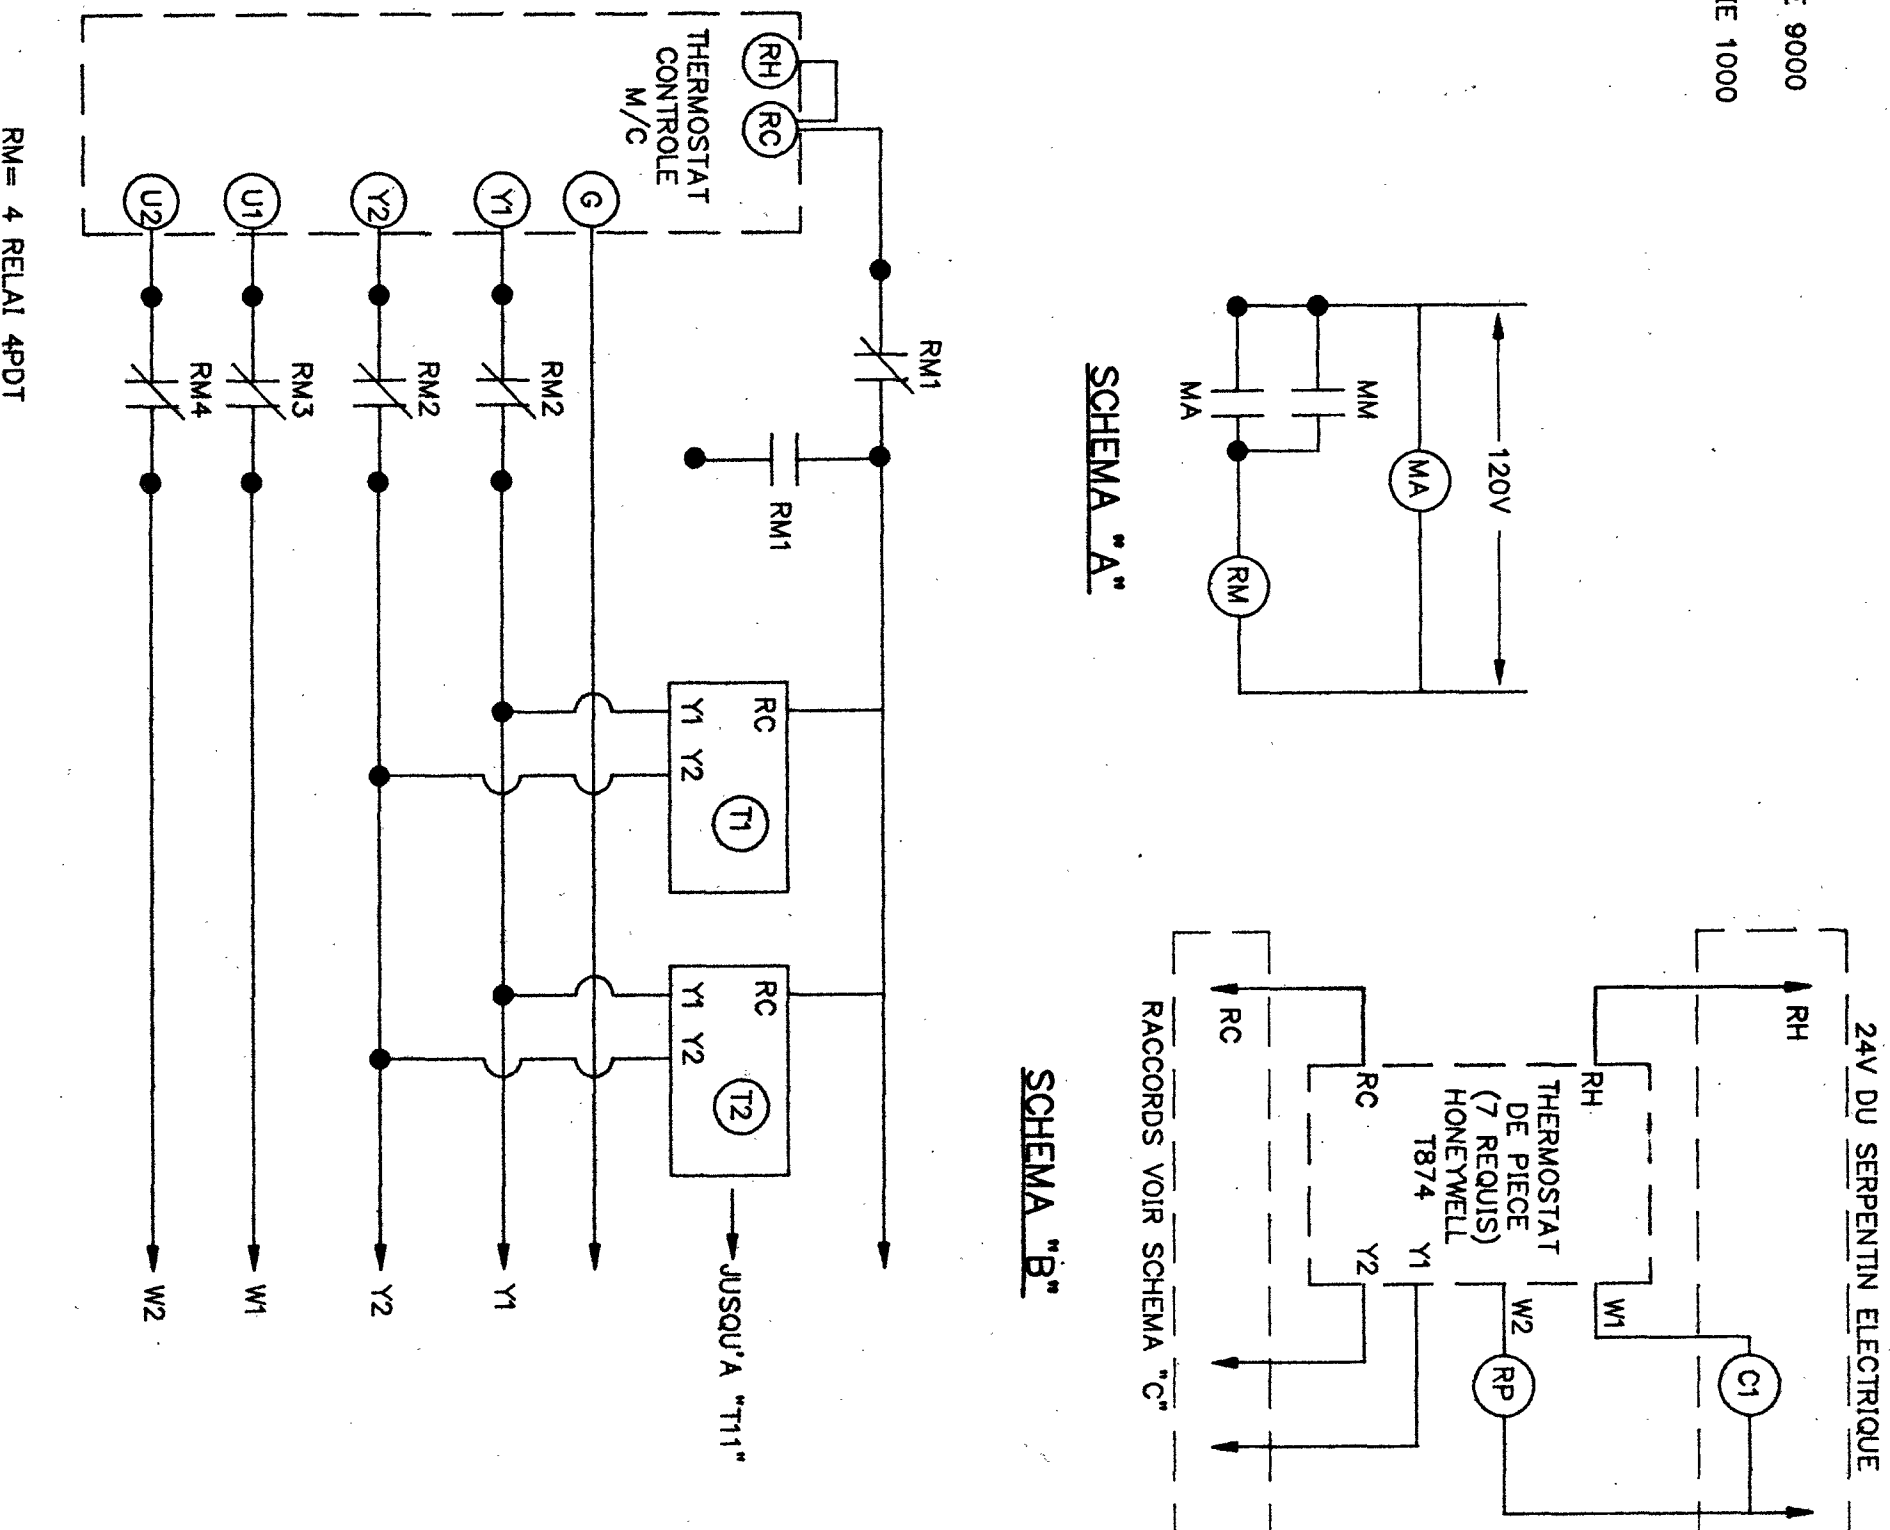


DIAGRAMME DE VENTILATION

(AUCUNE ECHELLE)

NOTES:

- "MA" = MINUTERIE 7 JOURS PROGRAMMABLE DE TORK OU HONEYWELL
- "MM" = MINUTERIE MANUELLE 0-120 MINUTES DE TORK
- "T.ext" = SONDE EXTERIEURE P.C.=55°F
- "TBL" = SONDE BASSE LIMITE P.C.=40°F
- "S.enth" = SONDE D'ENTHALPIE DE HONEYWELL
- "Tx" = THERMOSTAT DE PIECE HONEYWELL #1874 OU EQUIVALENT
- "T.int" = THERMOSTAT INTERIEUR DE NUIT HONEYWELL #1874 OU EQUIVALENT



SEQUENCE DE CONTROLE

LE SYSTEME A-1 EST MIS EN MARCHE VIA LA MINUTERIE 7 JOURS "M" SELON L'HORAIRE DU BUREAU ETABLI PAR LE PROPRIETAIRE. LA MINUTERIE MANUELLE "MM" 0-120 MINUTES SERA EMPLOYEE EN DEHORS DES HEURES DE BUREAU.

CLIMATISATION: SUR UNE DEMANDE DE REPRODUCTION DE N'IMPORTE QUEL THERMOSTAT, LA CLIMATISATION ENTRE EN FONCTION. IL SERA POSSIBLE DE FAIRE DU REPRODUCTION MECANIQUE OU NATUREL SI LA TEMPERATURE EXTERIEURE "T.ext" ET LA SONDE D'ENTHALPIE "S.enth" LE PERMETTENT.

CHAUFFAGE: SUR UNE DEMANDE DE CHAUFFAGE D'UN DES THERMOSTATS DE ZONE, LA PREMIERE ETAGE DE CHAUFFAGE DE ZONE (SERPENTIN DE CHAUFFAGE DE ZONE) ENTRE EN FONCTION ET SI LA TEMPERATURE DE PIECE N'EST PAS ENCORE COMPLETE, LA DEUXIEME ETAGE (PLINTE ELECTRIQUE) EST ACTIONNEE

AU DEPART DU SYSTEME LA SONDE "TBL" EST ENTREBARREE VIA UN RELAI "TDR" DURANT 120 SECONDES

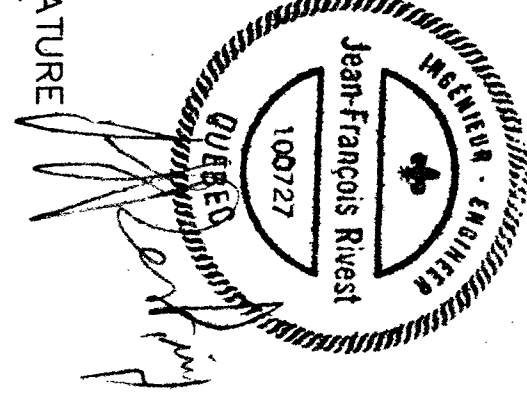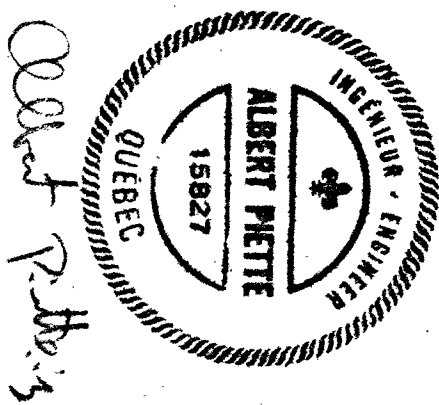


5	4	3	2	1
NO	DATE	MODIFICATIONS	PAR	JFR
1	27/8/93	POUR SOUMISSION		
2				
3				
4				
5				

Albert Piette
& Associates Inc.
EXPERTS-CONSULTS
305 Papineau, Joliette, J0E 2K8
TEL.: (814) 739-0844
FAX.: (814) 739-0832

PIERRE PIETTE
ARCHITECTE
REFECTION ET
REAMENAGEMENT
IMMEUBLE A BUREAUX
415 NOTRE-DAME
LE GARDEUR

AVANT DE COMMENCER LES TRAVAUX
L'ENTREPRENEUR DEVRA VÉRIFIER LES
DIMENSIONS SUR LE CHANTIER ET AUX
PLANS DES ARCHITECTES.

PREPARE PAR	DESINE PAR	VERIFIE PAR
JF RIEST ING.	JF RIEST ING.	A. PIETTE ING.
ECHELLE	DATE	PLANCHE NO.
1/4"=1'-0"	20/08/93	
DOSSIER NO.		
93-180		

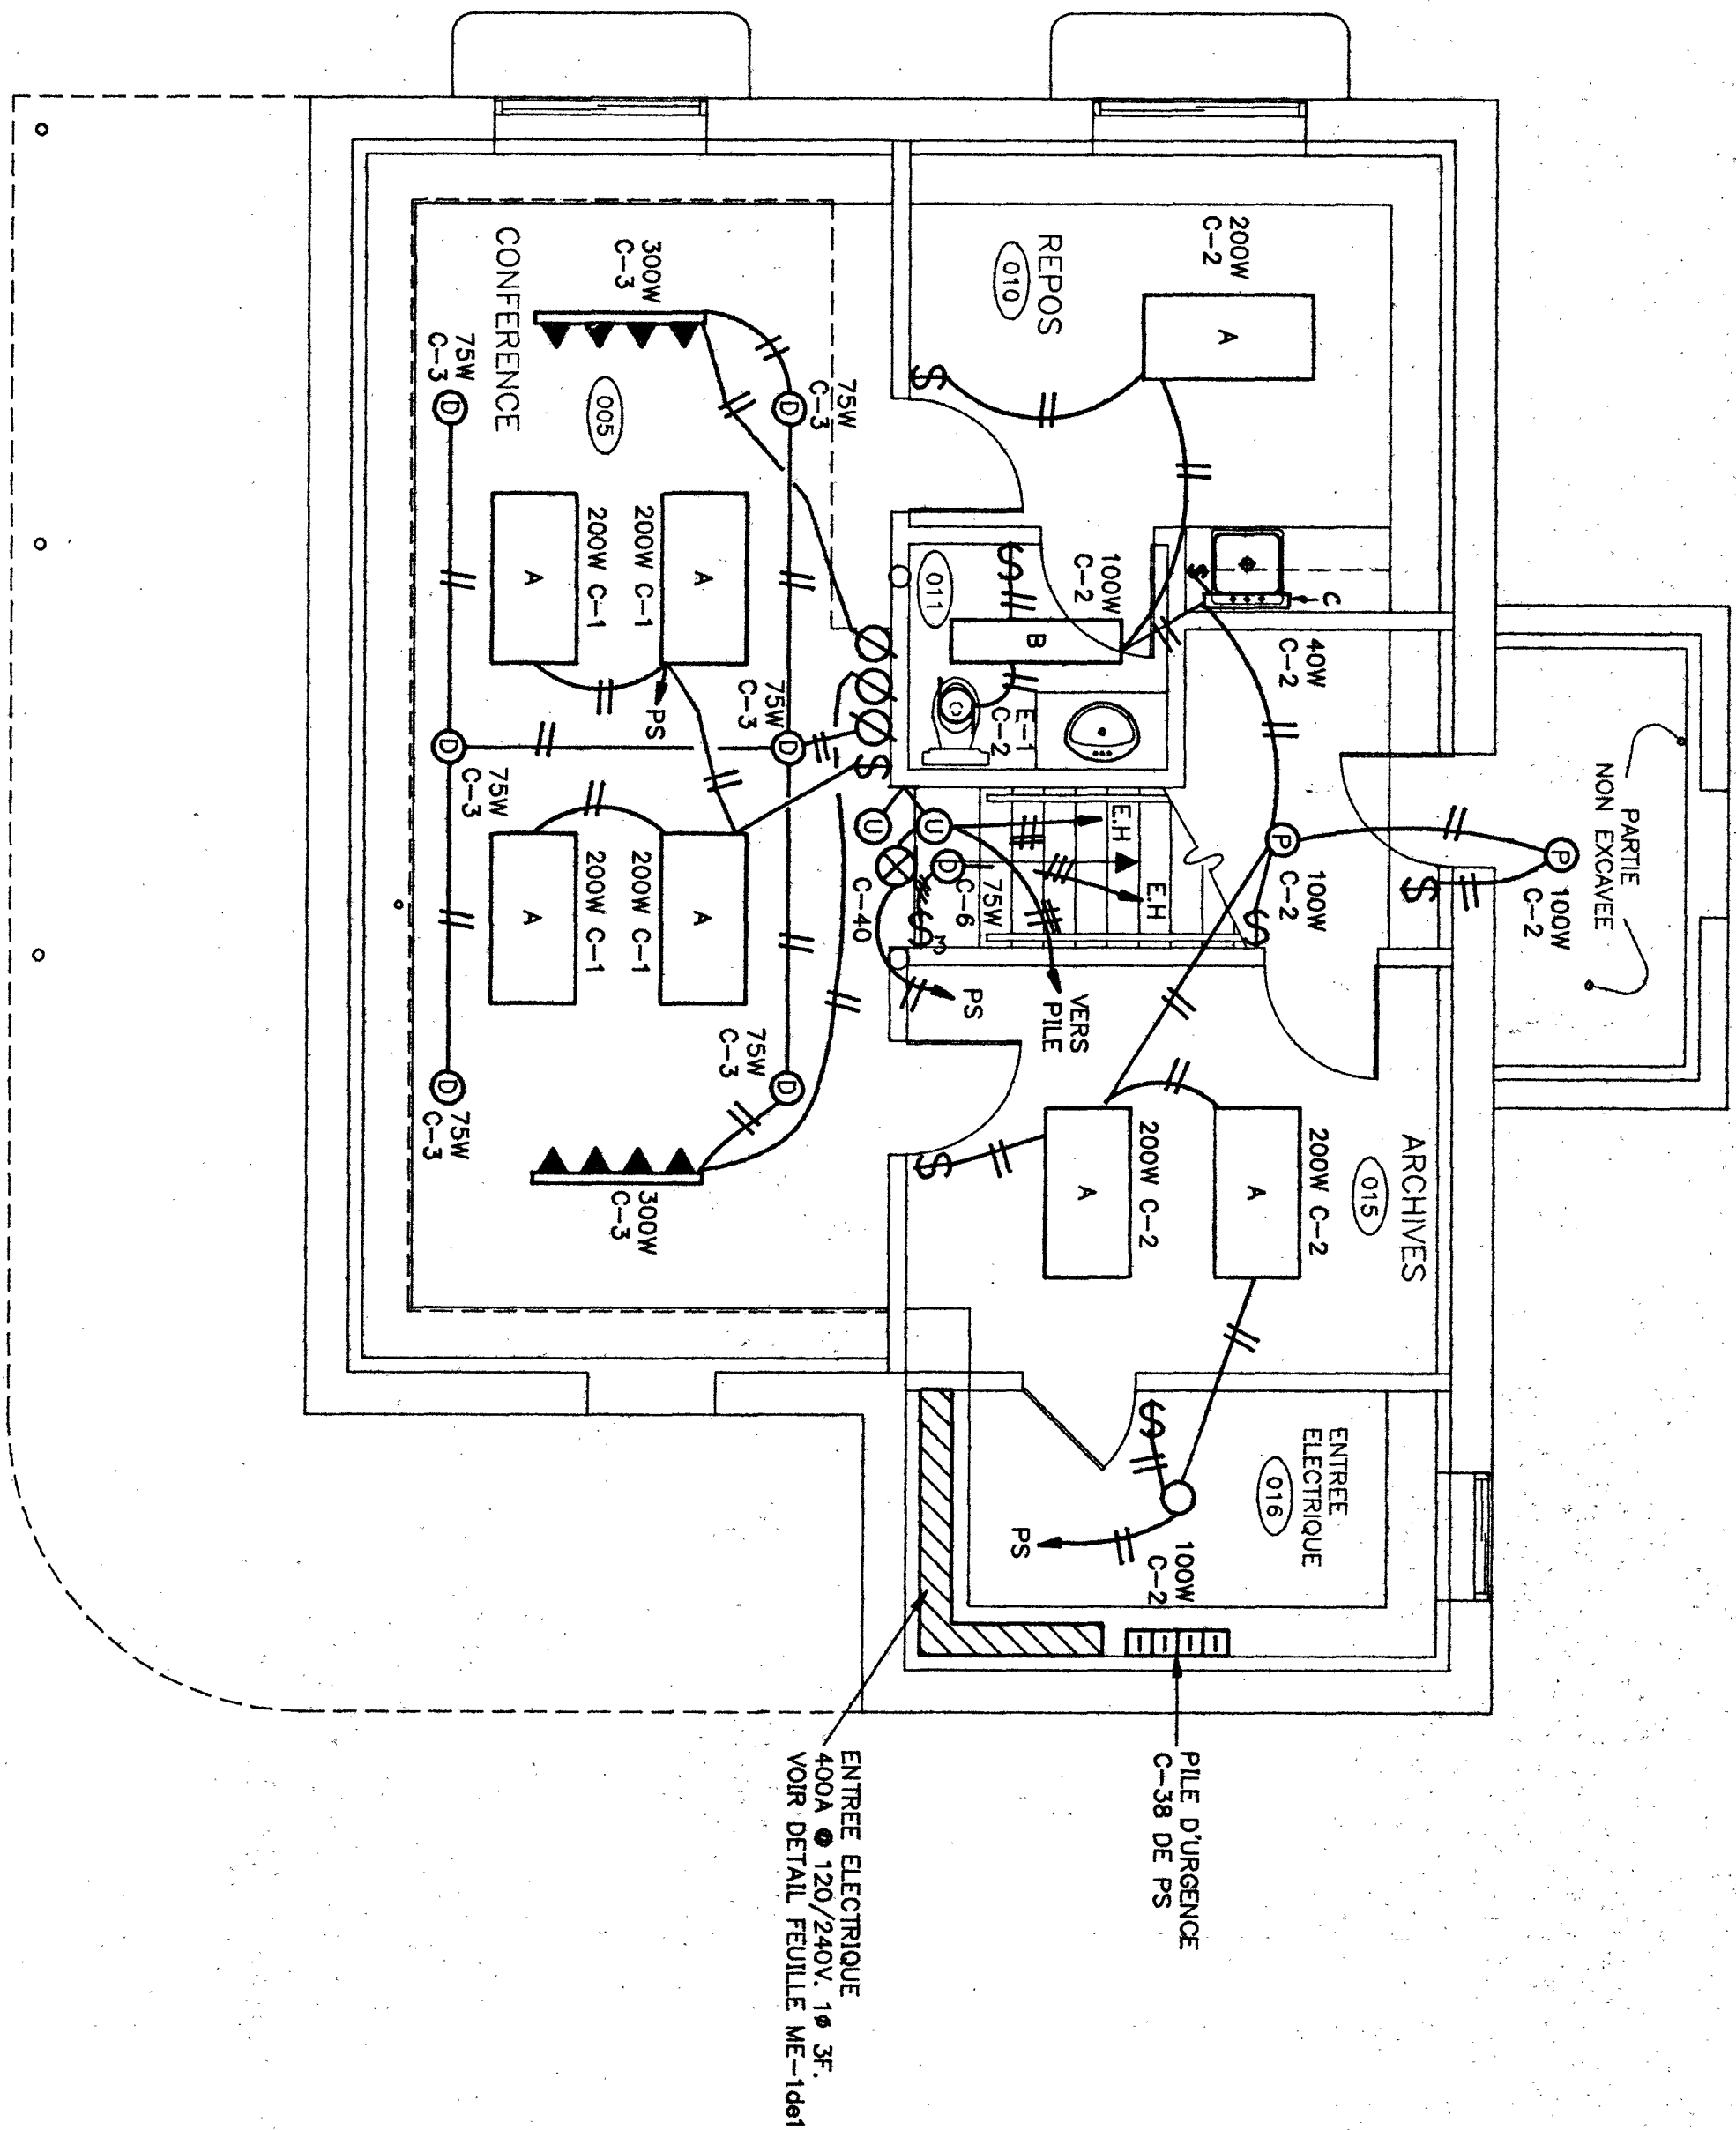

Sous-sol

Liste des luminaires

- A

2x4- ENCASTRE PEERLESS # CRT-448 AVEC PARALUME
- B

1x4 - ENCASTRE PEERLESS # CRT-248 AVEC PARALUME
- C

NEON SOUS-COMTOIR CUISINE PROGRESS #P-7007
- D

SPOT ENCASTRE, 75W LIGHTOLIER #1005, 75W, PAR 30 AVEC CADRE DE MONTAGE #1002
- E

RAIL -4LIGHTOLIER #6001- BLANC C/A 4 PROJECTEUR # 945 BLANC MAT- 75W-PAR-30
- F

IDEM ● E SAUF RAIL 2' AVEC 2 PROJECTEURS
- G

4x4- SURFACE- LIGHTOLIER # 13446 +13844 } HORS CONTRAT (CHENE) AVEC DIFFUSEUR ACRYLIQUE
- H

SPOT ENCASTRE LIGHTOLIER #2011, 50W PAR-20 CADRE DE MONTAGE #2002
- I

CHIDE BAIN - PROGRESS # 7156 -40W
- J

2x4 SURFACE PERLESS #XF-448 AVEC PARALUME
- K

ENCASTRE DANS GYPSÉ PEERLESS #CRU-248 AVEC PARALUME
- L

APPLIQUE MURALE- LIGHTOLIER- TULPE #4900-100W
- M


PLAFONNIER-HALL: LIGHTOLIER- OPALINE # 6619-2PL-13
- N

APPLIQUE MURALE EXT LIGHTOLIER #6584MH 2x9 W
- O

PORCELAINE
- P

SPOT ENCASTRE EXT LIGHTOLIER #071 CADRE MONTAGE #1002
- Q

KEENE TYPE II, FORMAT 1, # LPS070NLXL-1 70W HPS

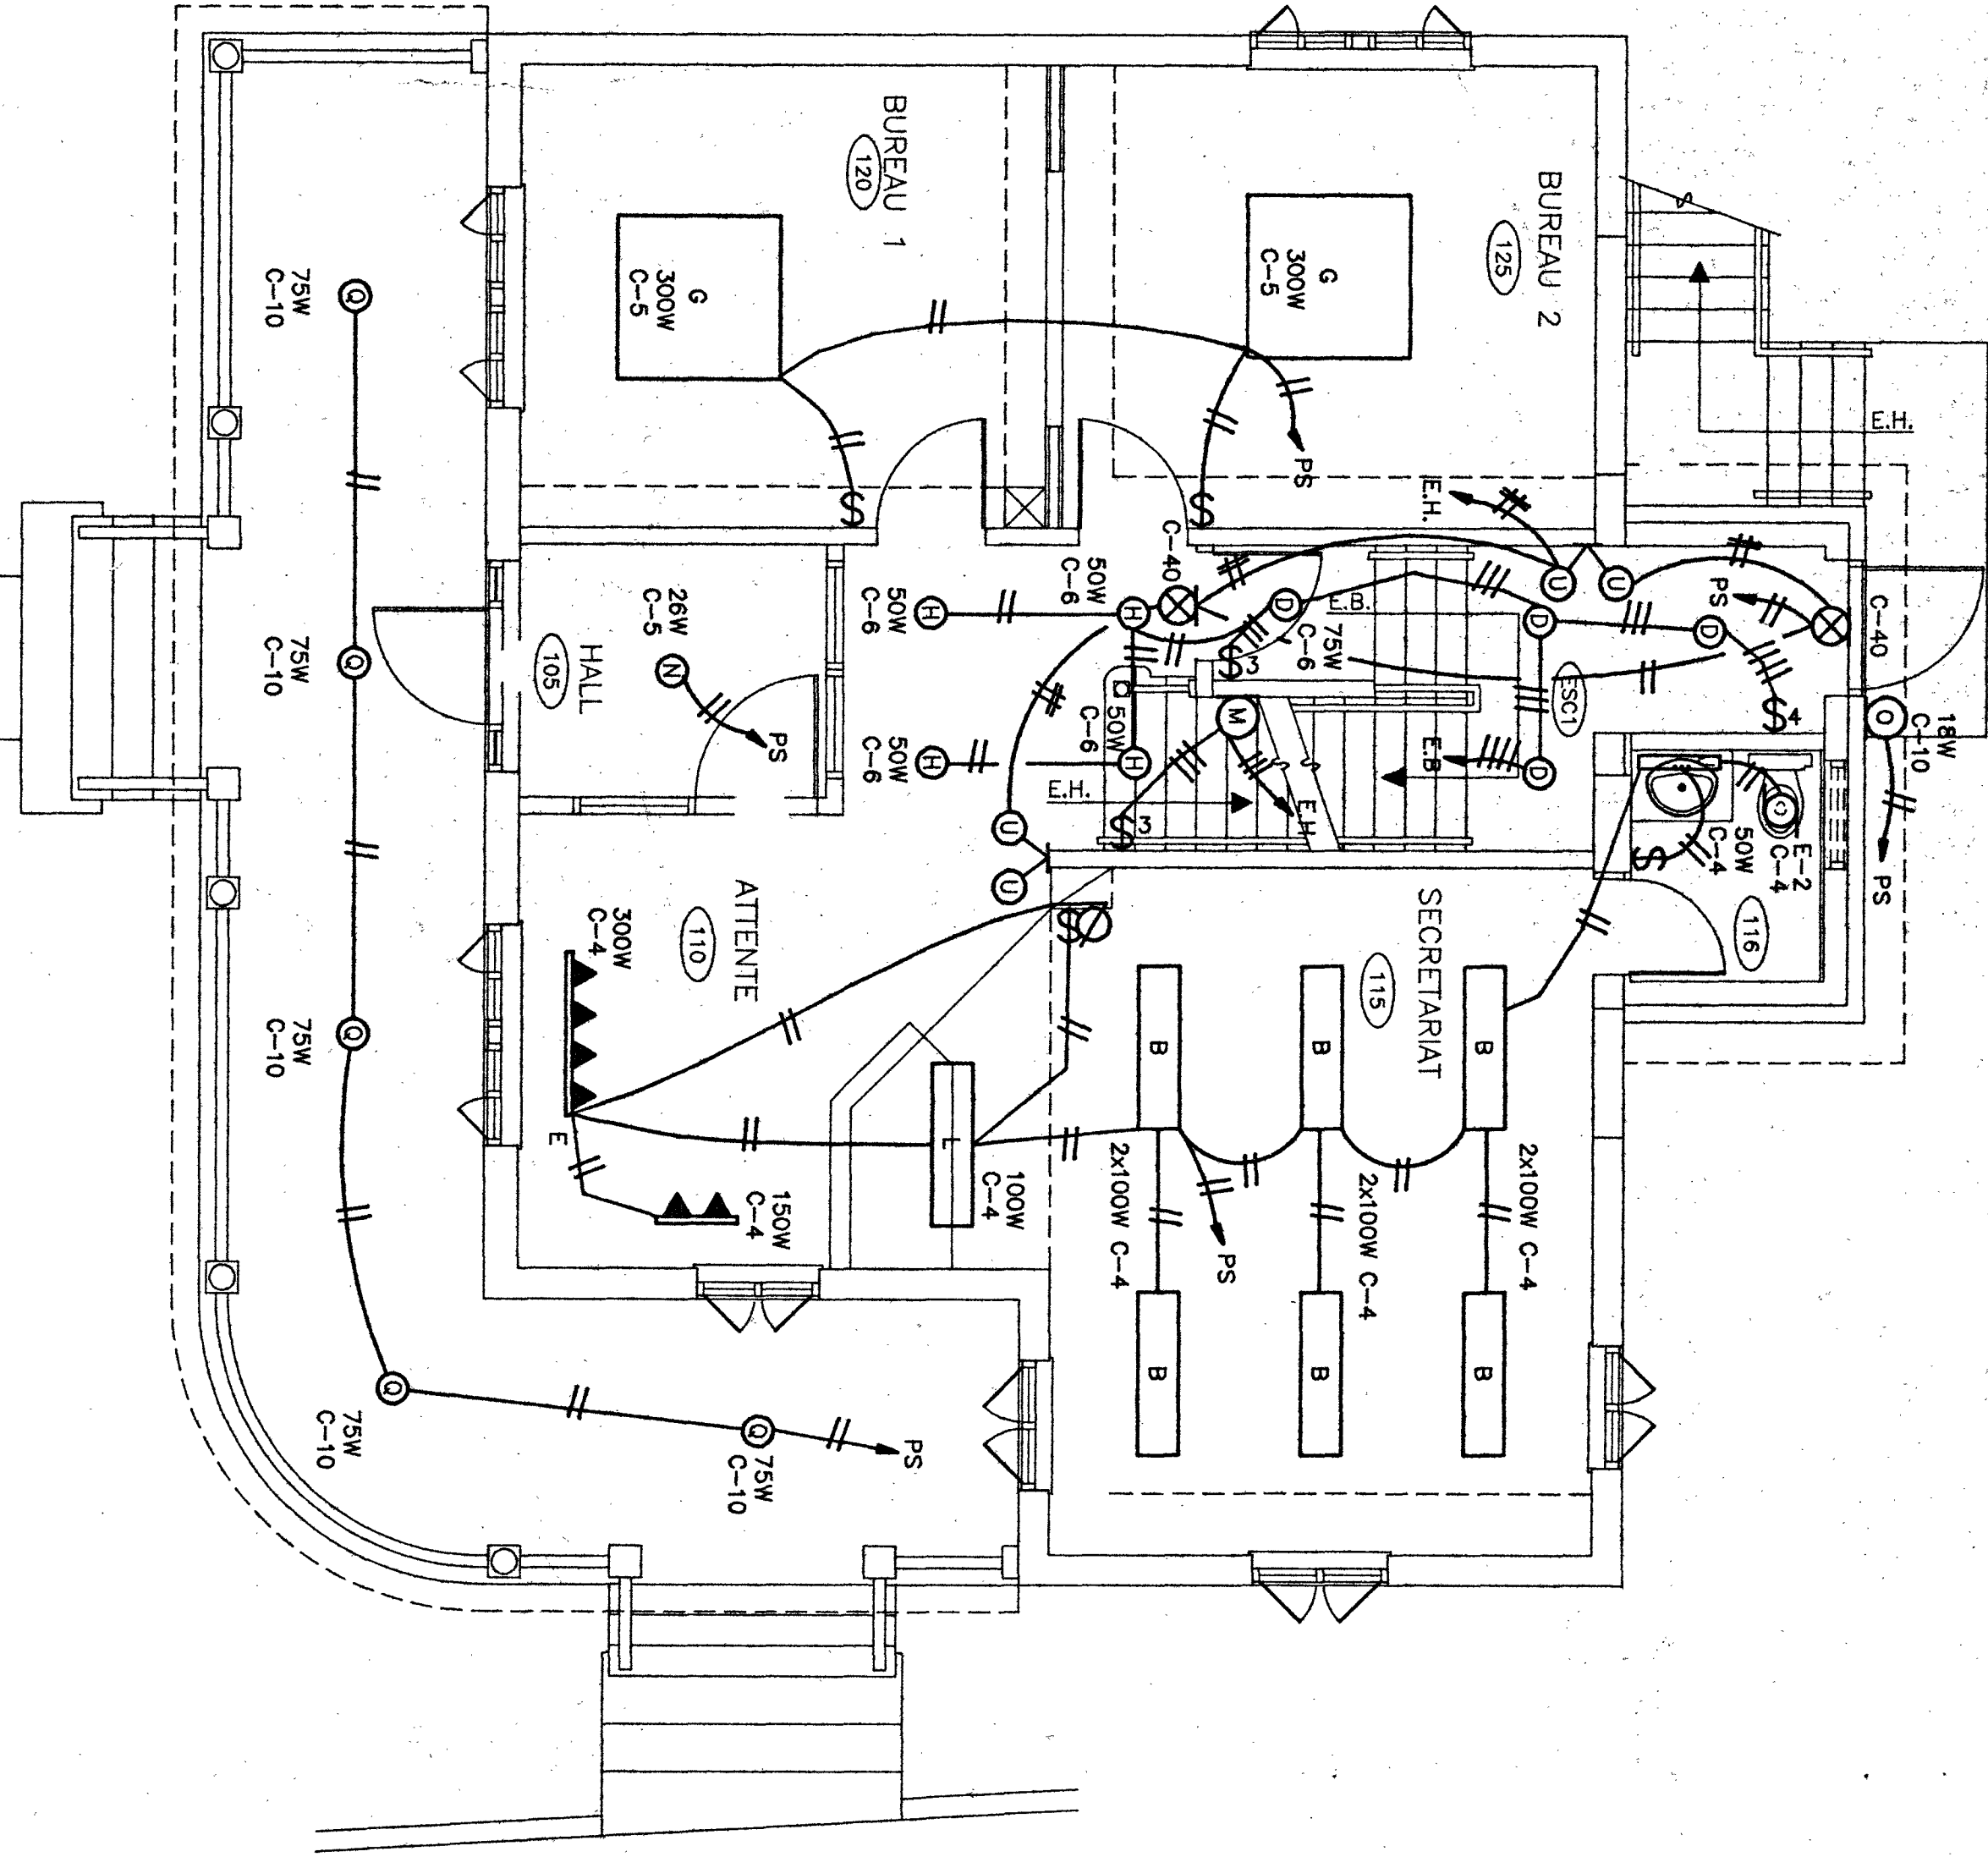

Rez-de-chaussee

5		
4		
3		
2		
1	27/8/93	POUR SOUMISSION
NO	DATE	MODIFICATIONS
		PAR

Albert Piette & Associates Inc. EXPERTS-CONSEILS 305 Popineau, Joliette, J6E 2K8 TEL.: (514) 759-0644 FAX.: (514) 759-0832



PIERRE HÉTU ARCHITECTE


REFECTION ET REAMENAGEMENT IMMEUBLE A BUREAUX 415 NOTRE-DAME LE GARDEUR

Sous-sol et Rez-de-chaussee Eclairage


PREPARE PAR	DESINE PAR	VERIFIE PAR
JF RIVEST ING.	JF RIVEST ING.	A. PIETTE ING
DATE	PLANCHE NO.	
1/4"=1'-0"	20/08/93	
DOSSIER NO.		
93-180		E-1de4

AVANT DE COMMENCER LES TRAVAUX L'ENTREPRENEUR DEURA VERIFIER LES DIMENSIONS SUR LE CHANTIER ET AUX PLANS DES ARCHITECTES.

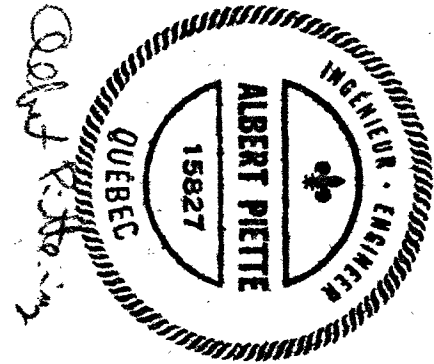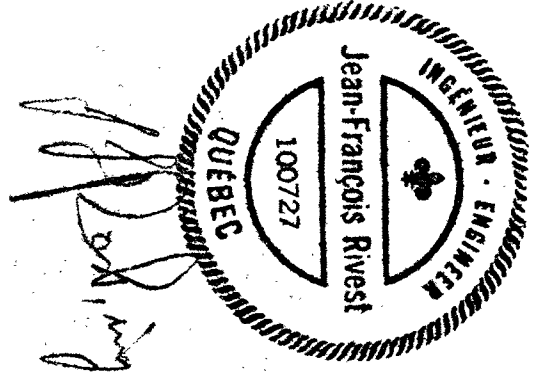

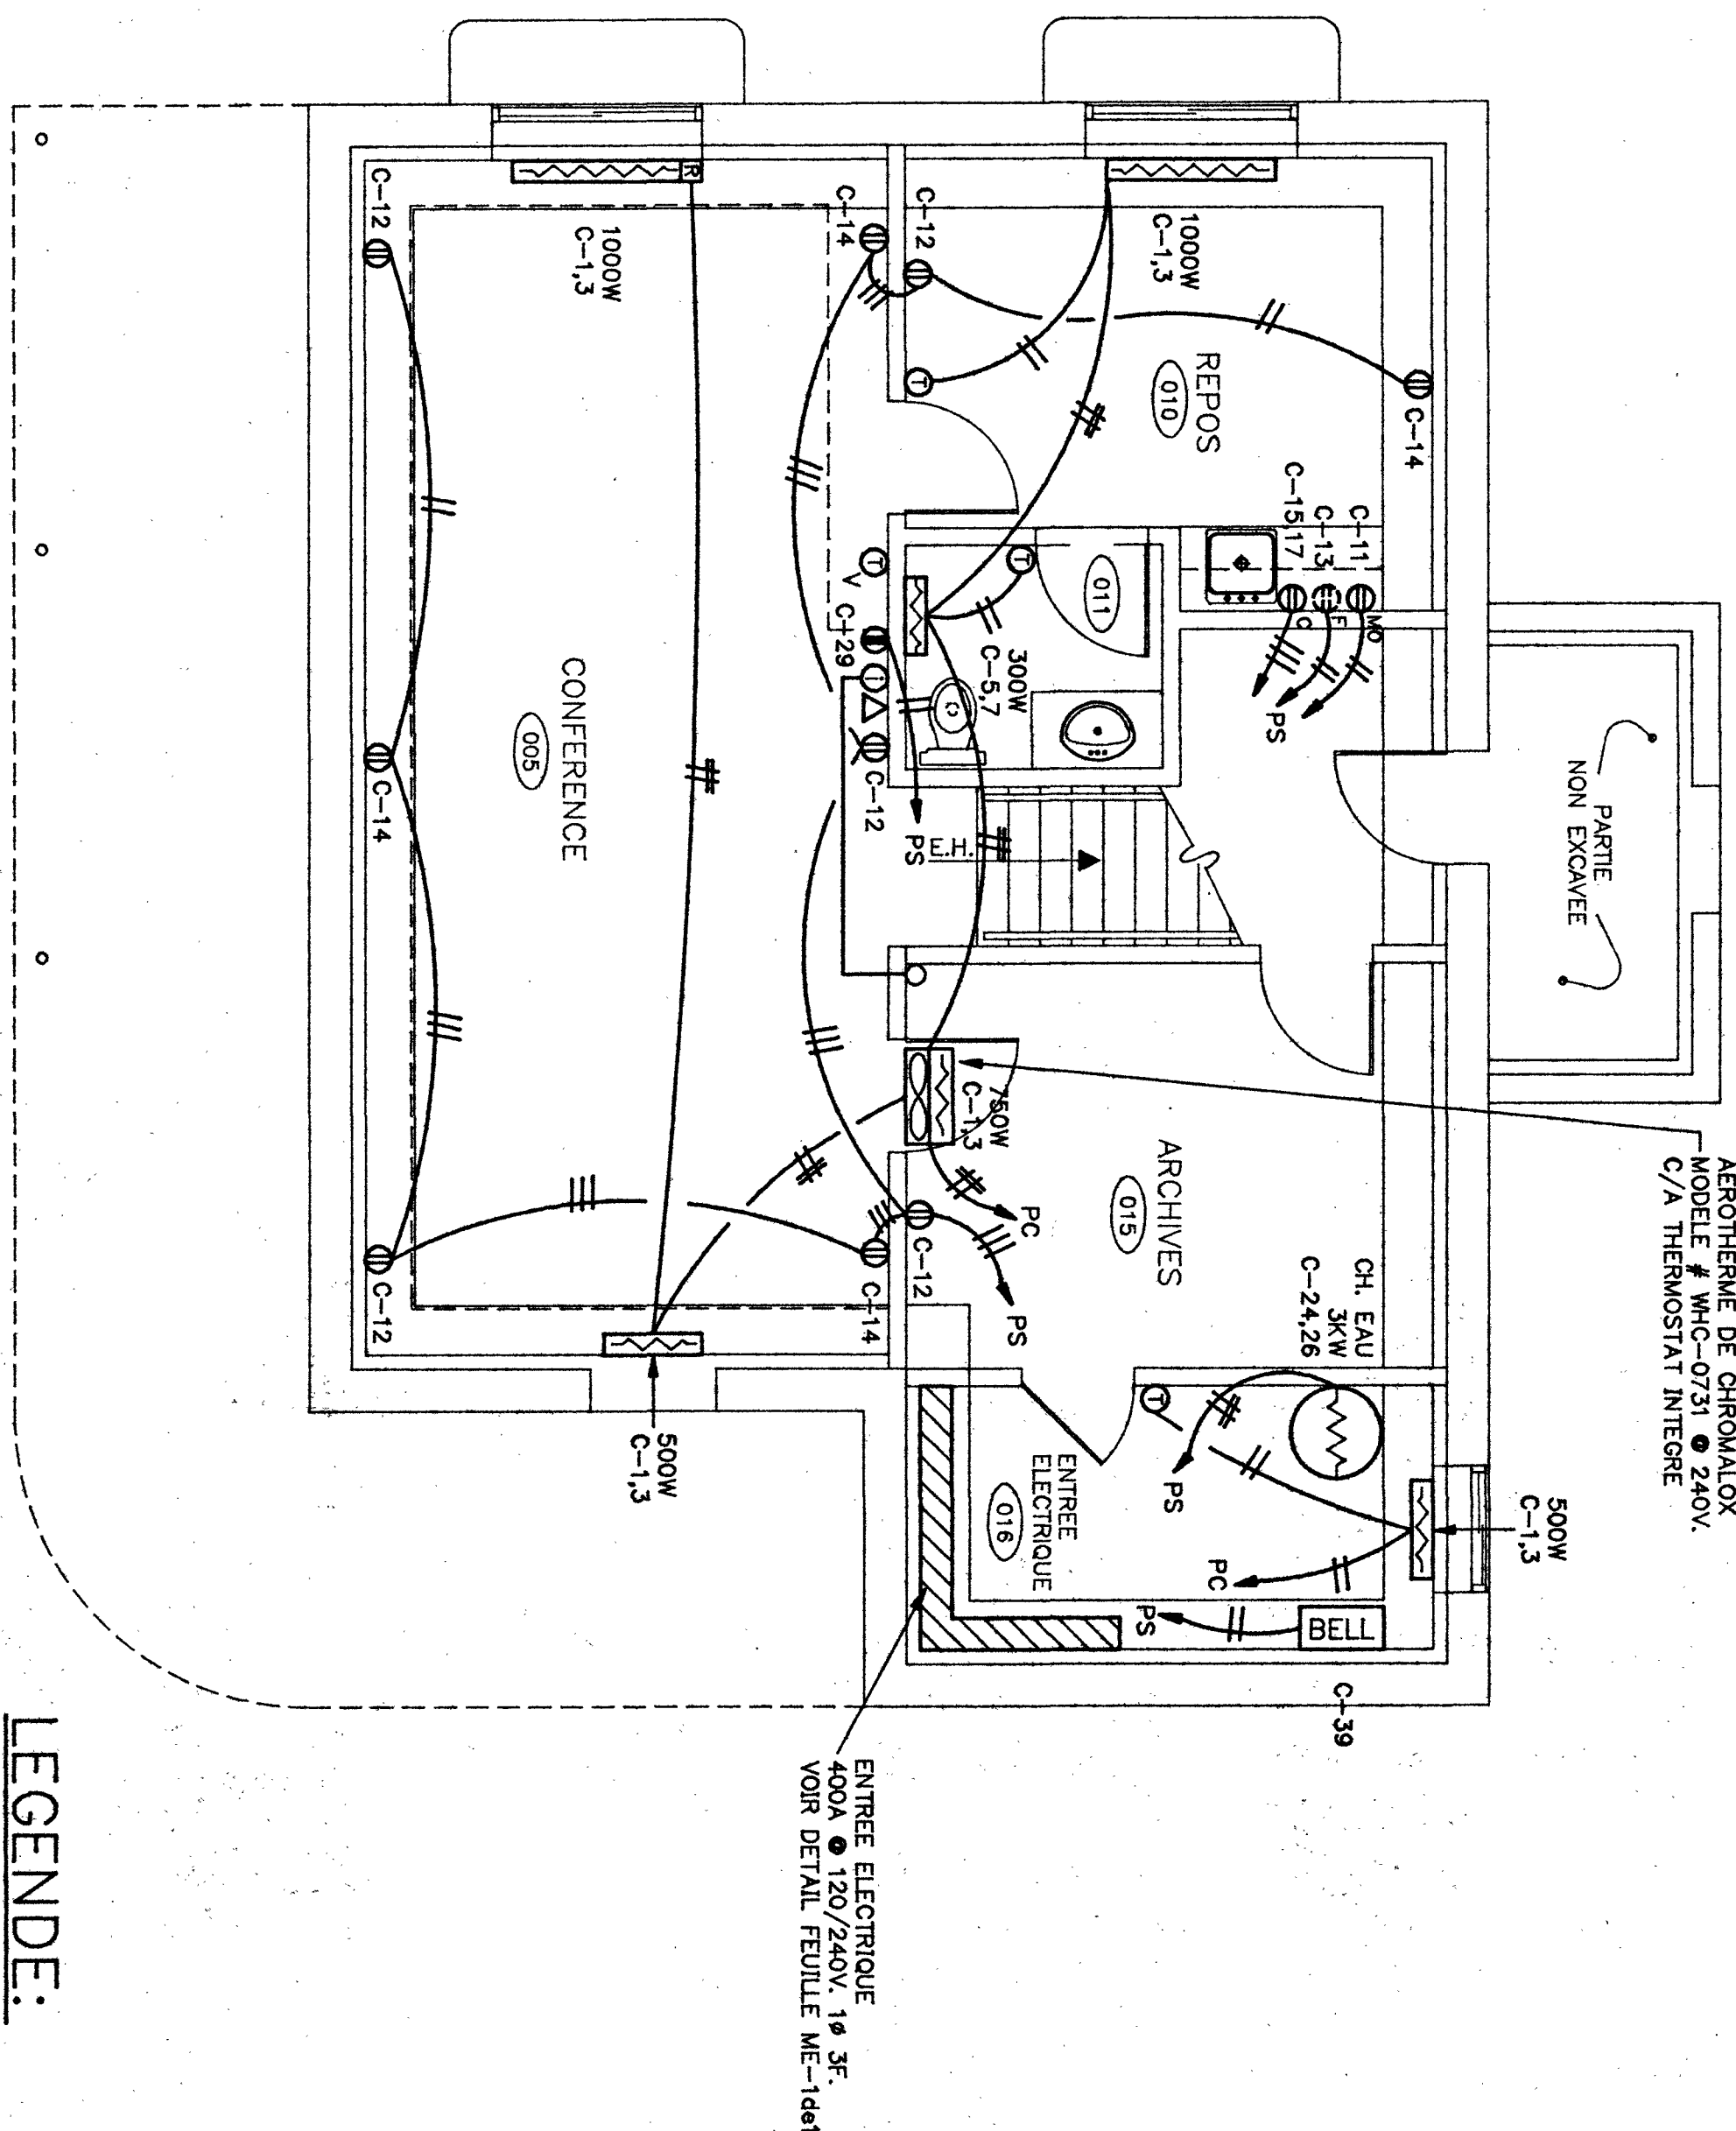

SOUS-SOL

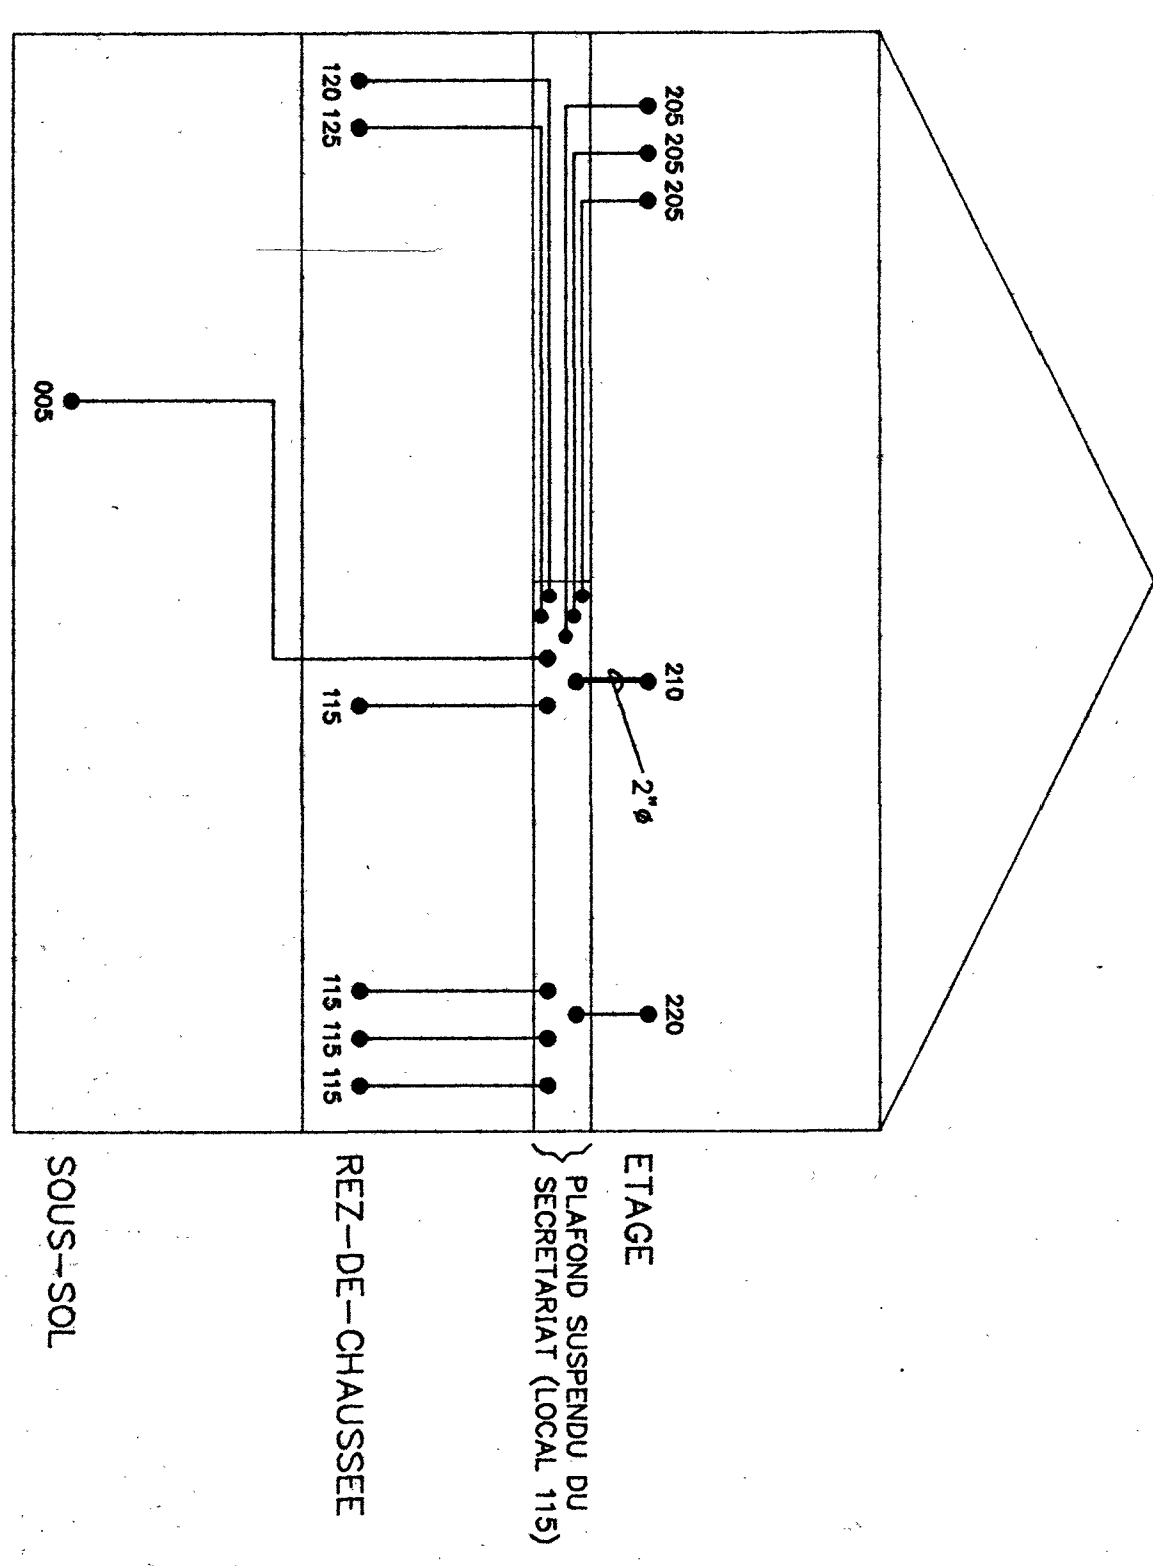



SCHEMA DU RESEAU DE CONDUITS INFORMATIQUES

ECHELLE: AUCUNE

LEGENDE:

- LUMINAIRE FLUORESCENT AU PLAFOND
- LUMINAIRE INCANDESCENT AU MUR
- ⊗ LUMINAIRE INDICANT "SORTIE" AU PLAFOND, LUMACELL SERIE ST
- ⊗ LUMINAIRE INDICANT "SORTIE" AU MUR, LUMACELL SERIE ST
- ⊗ LUMINAIRE INDICANT "SORTIE" AU PLAFOND AVEC DIRECTION, LUMACELL SERIE ST
- TETE D'URGENCE 8 WATTS, 12 VOLTS DE LUMACELL # M01 OU M02 SELON LE CAS
- PILE D'URGENCE DE LUMACELL # R012572
- INTERUPTEUR A 3 VOIES, 120V ● 1200mm DU PLANCHER
- INTERUPTEUR A 1 VOIE, 120V ● 1200mm DU PLANCHER
- INTERUPTEUR A 1 VOIE, 120V AVEC VOYANT LUMINEUX INSTALLE PRES DU PLAFOND
- PRISE DE COURANT DUPLEX 15A 120V A L'EPREUVE DES INTENSEPERS
- PRISE DE COURANT DUPLEX 15A 120V.
- PRISE DE COURANT DUPLEX 15A 120V POUR MICRO-ONDE
- PRISE DE COURANT DUPLEX 15A 120V DE COMPTOIR
- PRISE DE COURANT DUPLEX 15A 120V POUR REFRIGERATEUR
- PRISE DE COURANT DUPLEX 15A 120V POUR INFORMATIQUE DE HUBBELL #5252 1S
- CONDUIT VIDE 3/4\"/>

REZ-DE-CHAUSSEE

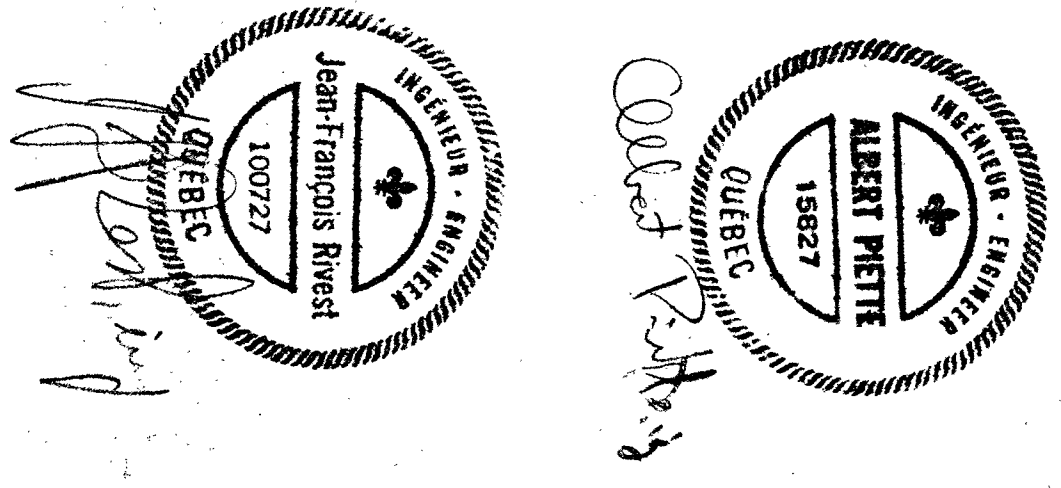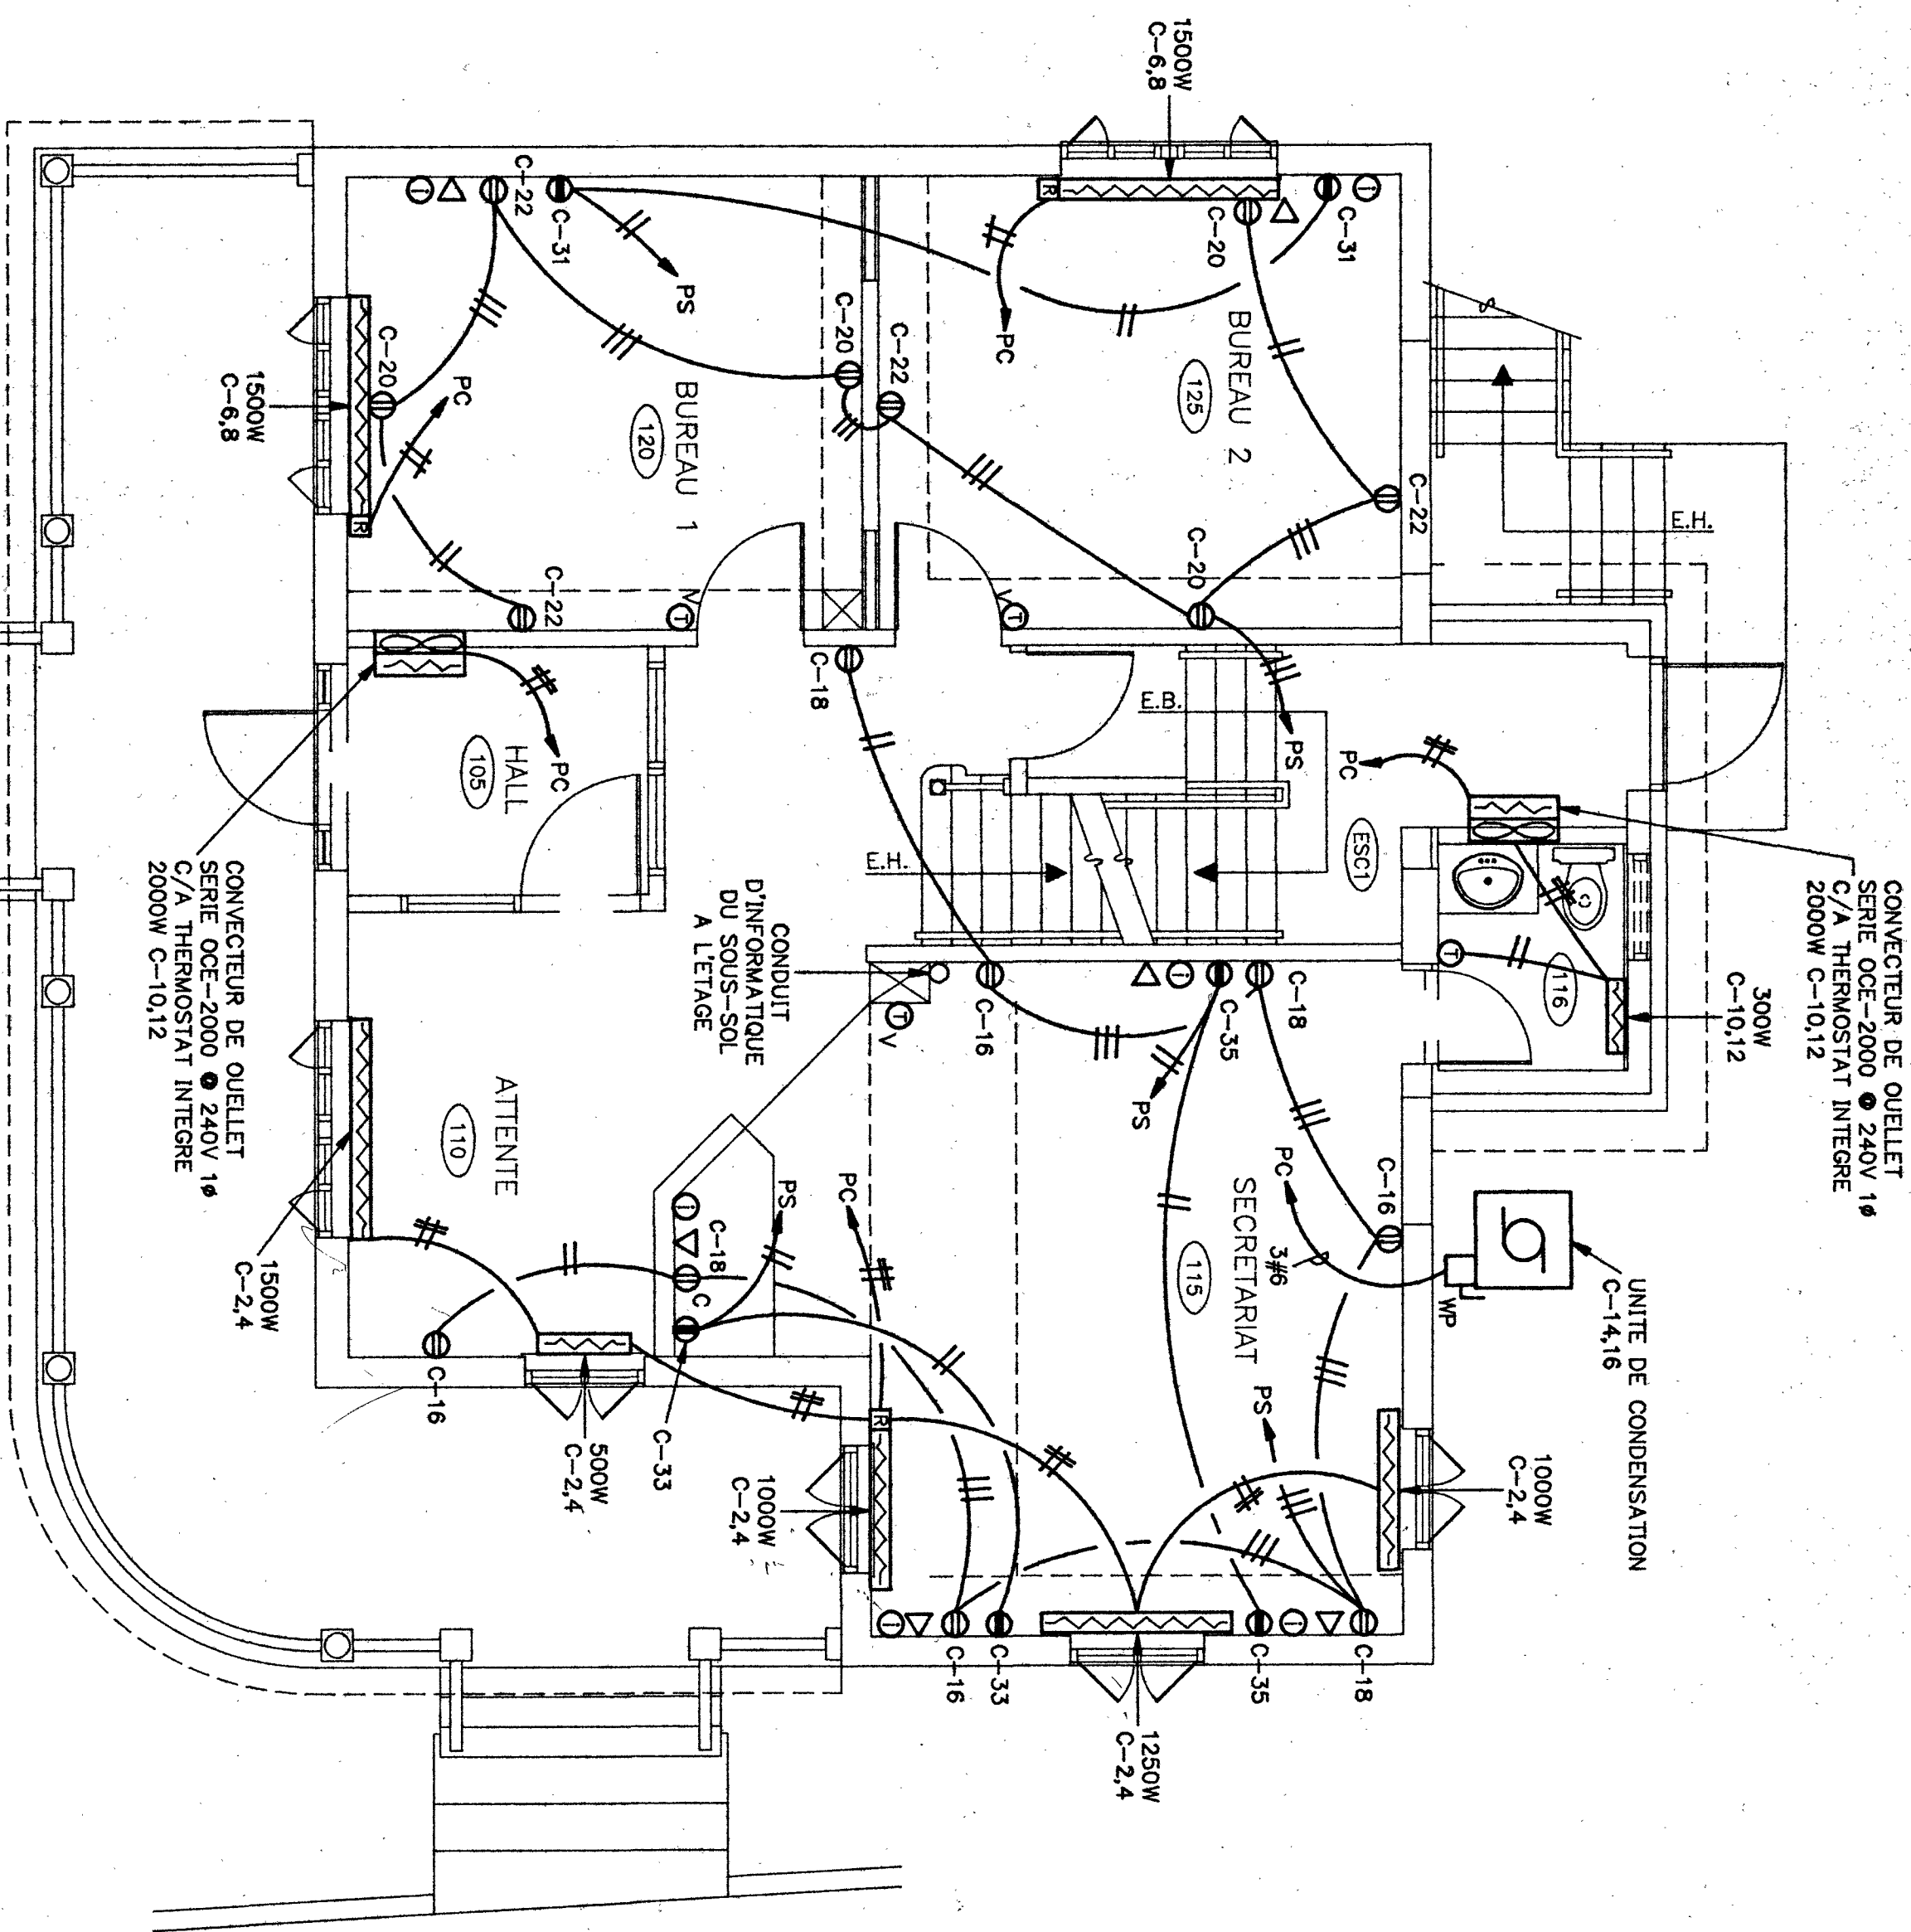

5		
4		
3		
2		
1	27/06/83	POUR SOUMISSION
NO	DATE	MODIFICATIONS
		PAR

Albert Piette
& Associes Inc.
EXPERTS-CONSEILS
305 Popineau, Joliette, J6E 2K8
TEL.: (514) 759-0844
FAX.: (514) 759-0832


PIERRE HETU
ARCHITECTE

REFECTION ET
REAMENAGEMENT
IMMEUBLE A BUREAUX
415 NOTRE-DAME
LE GARDEUR


SOUS-SOL ET
REZ-DE-CHAUSSEE
SERVICES

PREPARE PAR	DESSEIN PAR	VERIFIE PAR
JF RIVEST ING.	D.P.	A. PIETTE ING.
ECHELLE	DATE	PLANCHE NO.
1/4"=1'-0"	20/06/83	
DOSSIER NO.		
93-180		E-3de4

N.S. 400A

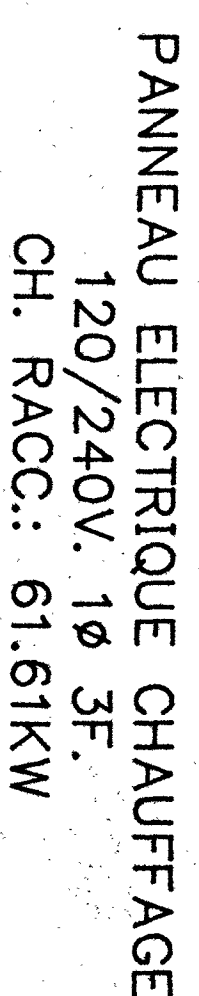

N.S. 100A

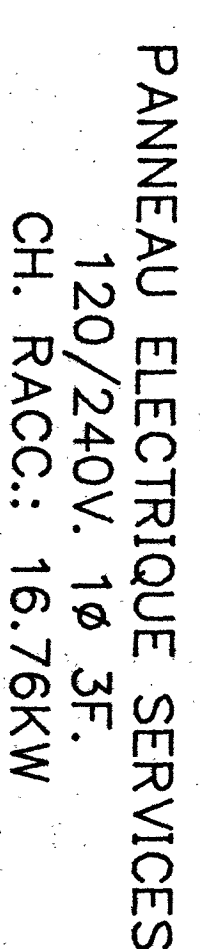

Albert R. Piette

Albert Piette
& Associates Inc.
EXPERTS-CONSEILS
305 Papineau, Joliette, J6E 2K4
TEL.: (514) 759-0644
FAX.: (514) 759-0832


REFECTION ET
REAMENAGEMENT
IMMEUBLE A BUREAUX
415 NOTRE-DAME
LE GARDEUR

ETAGE
GRENIER
SERVICES


PREPARE PAR	DESIGNE PAR	VERIFIE PAR
JF RIVEST ING.	D.P.	A. PIETTE IN
ECHELLE	DATE	PLANCHE NO.
1/4"=1'-0"	20/08/93	
DOSSIER NO.		
93-180		

E-4de

AVANT DE COMMENCER LES TRAVAUX L'ENTREPRENEUR DEVRA VÉRIFIER LES DIMENSIONS SUR LE CHANTIER ET AUX PLANS DES ARCHITECTES.

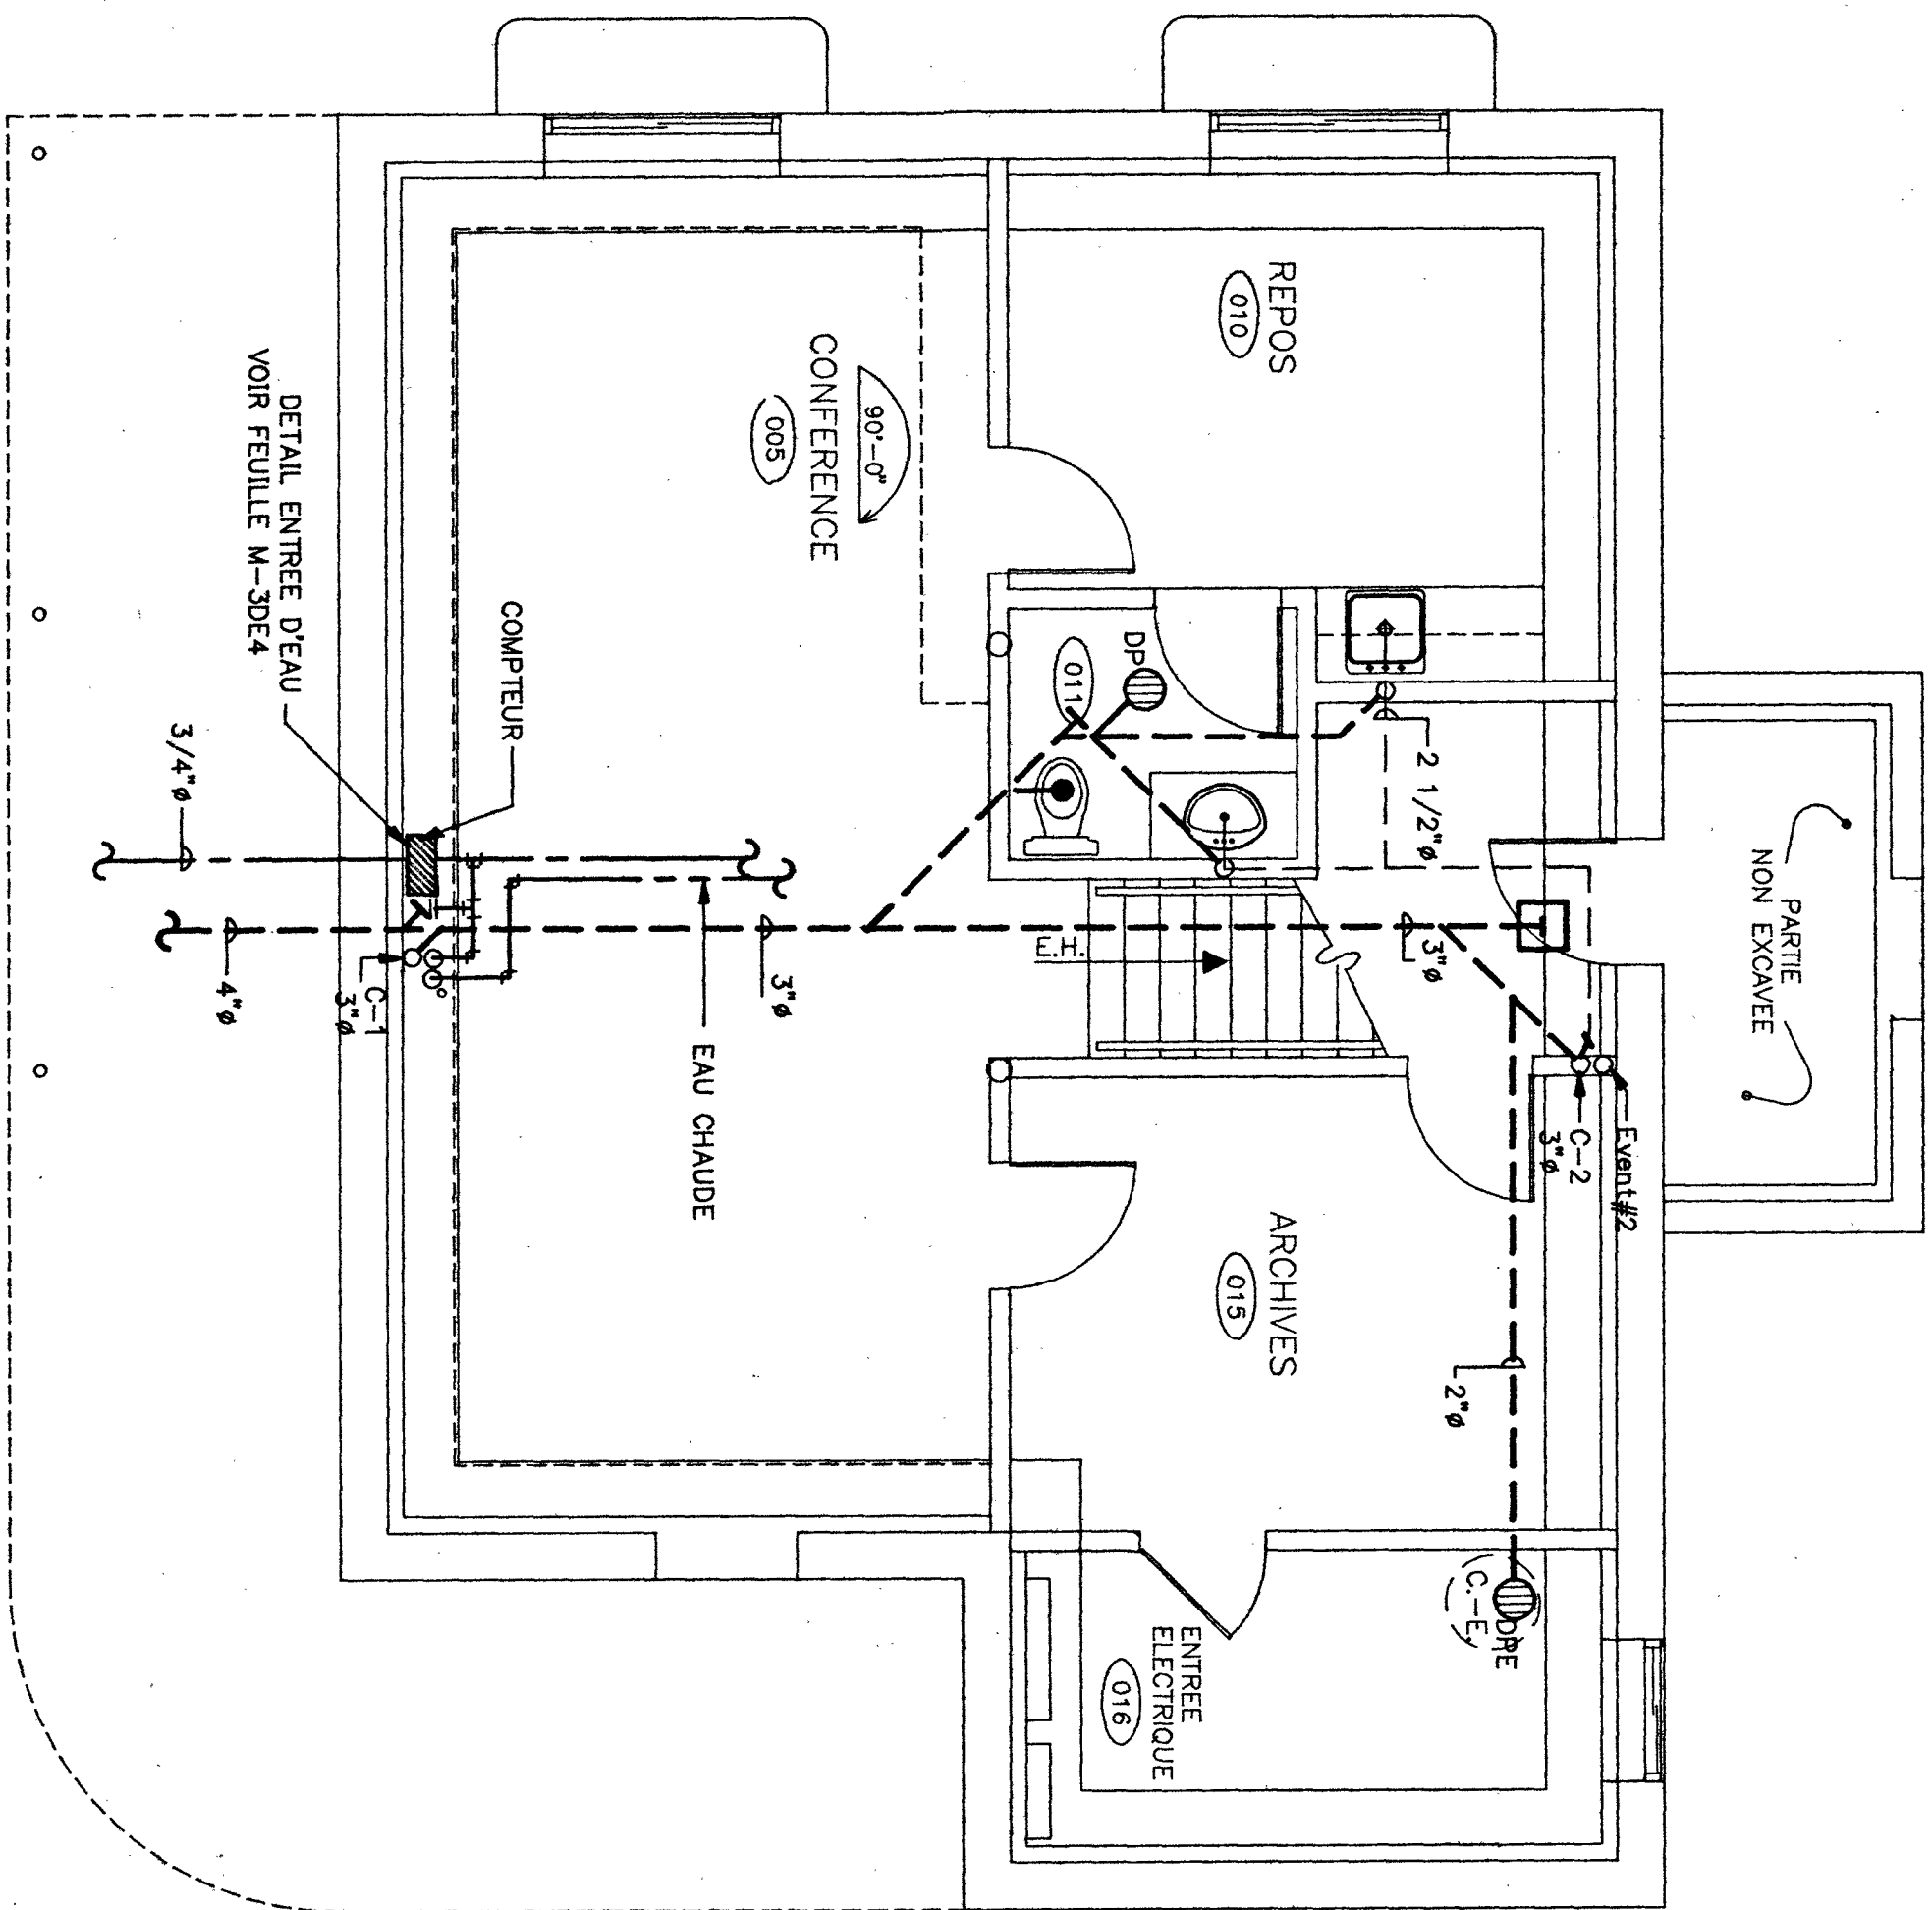

SOUS-SOL

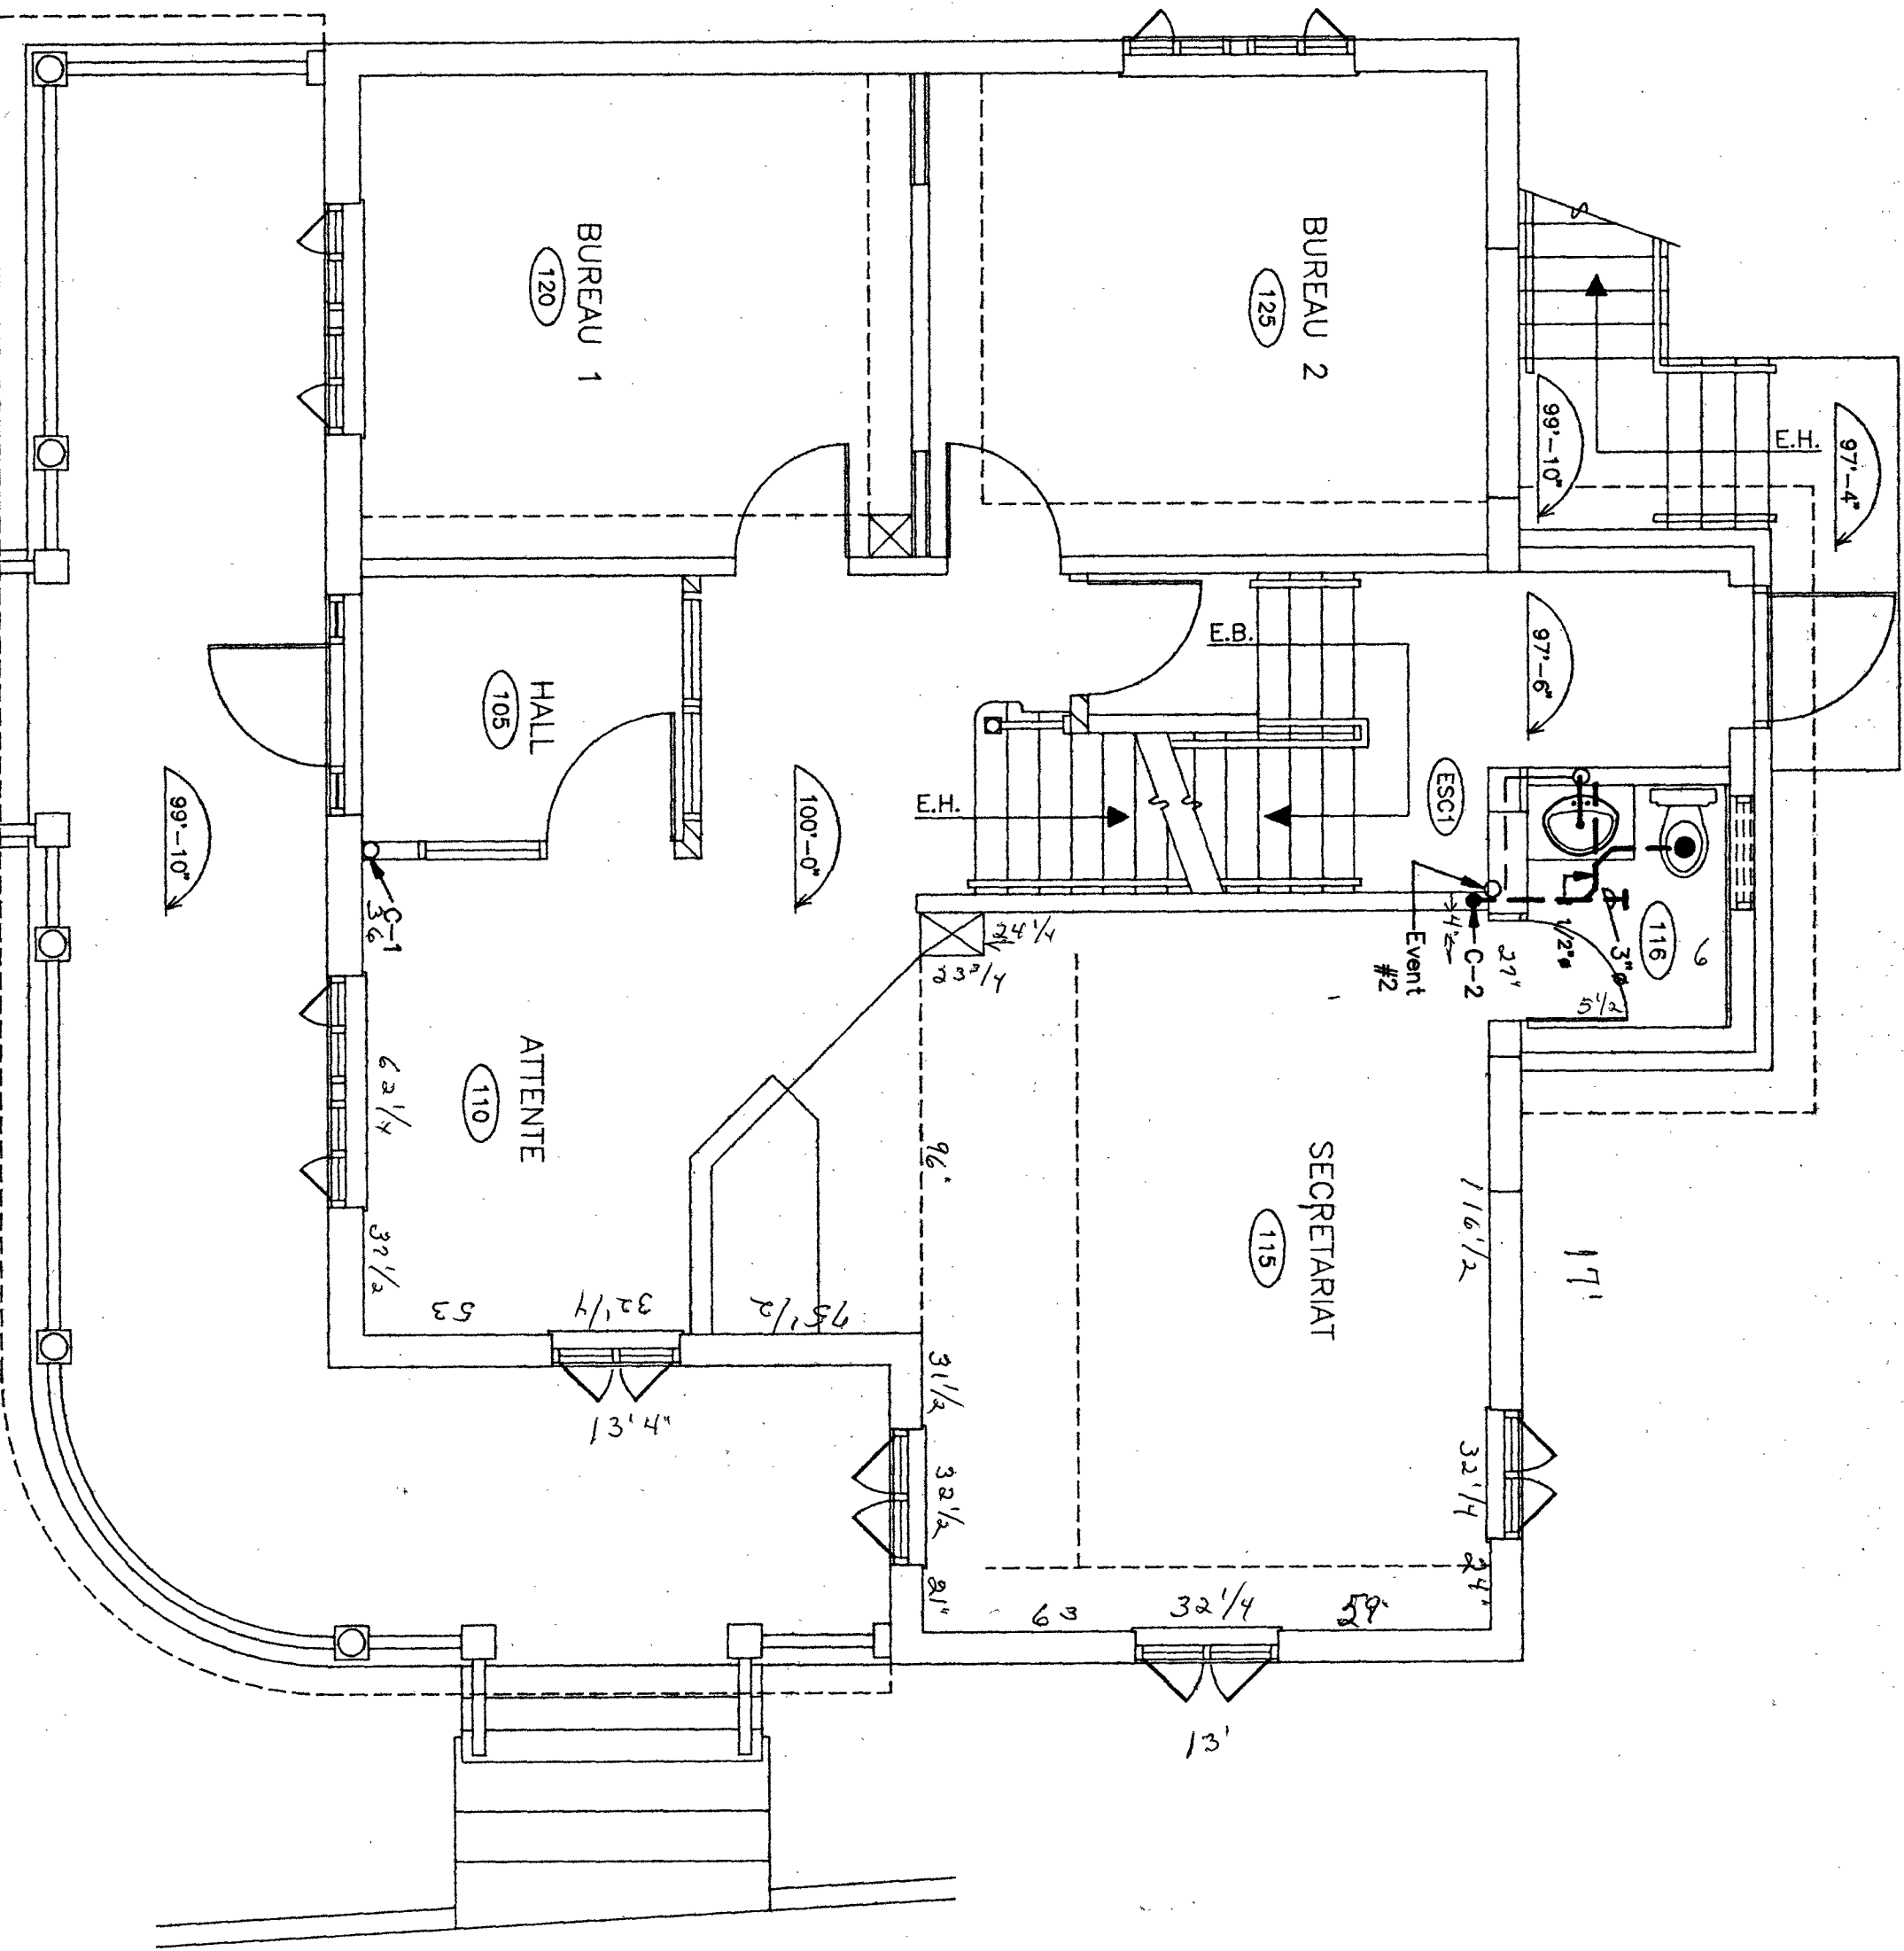

REZ-DE-CHAUSSEE

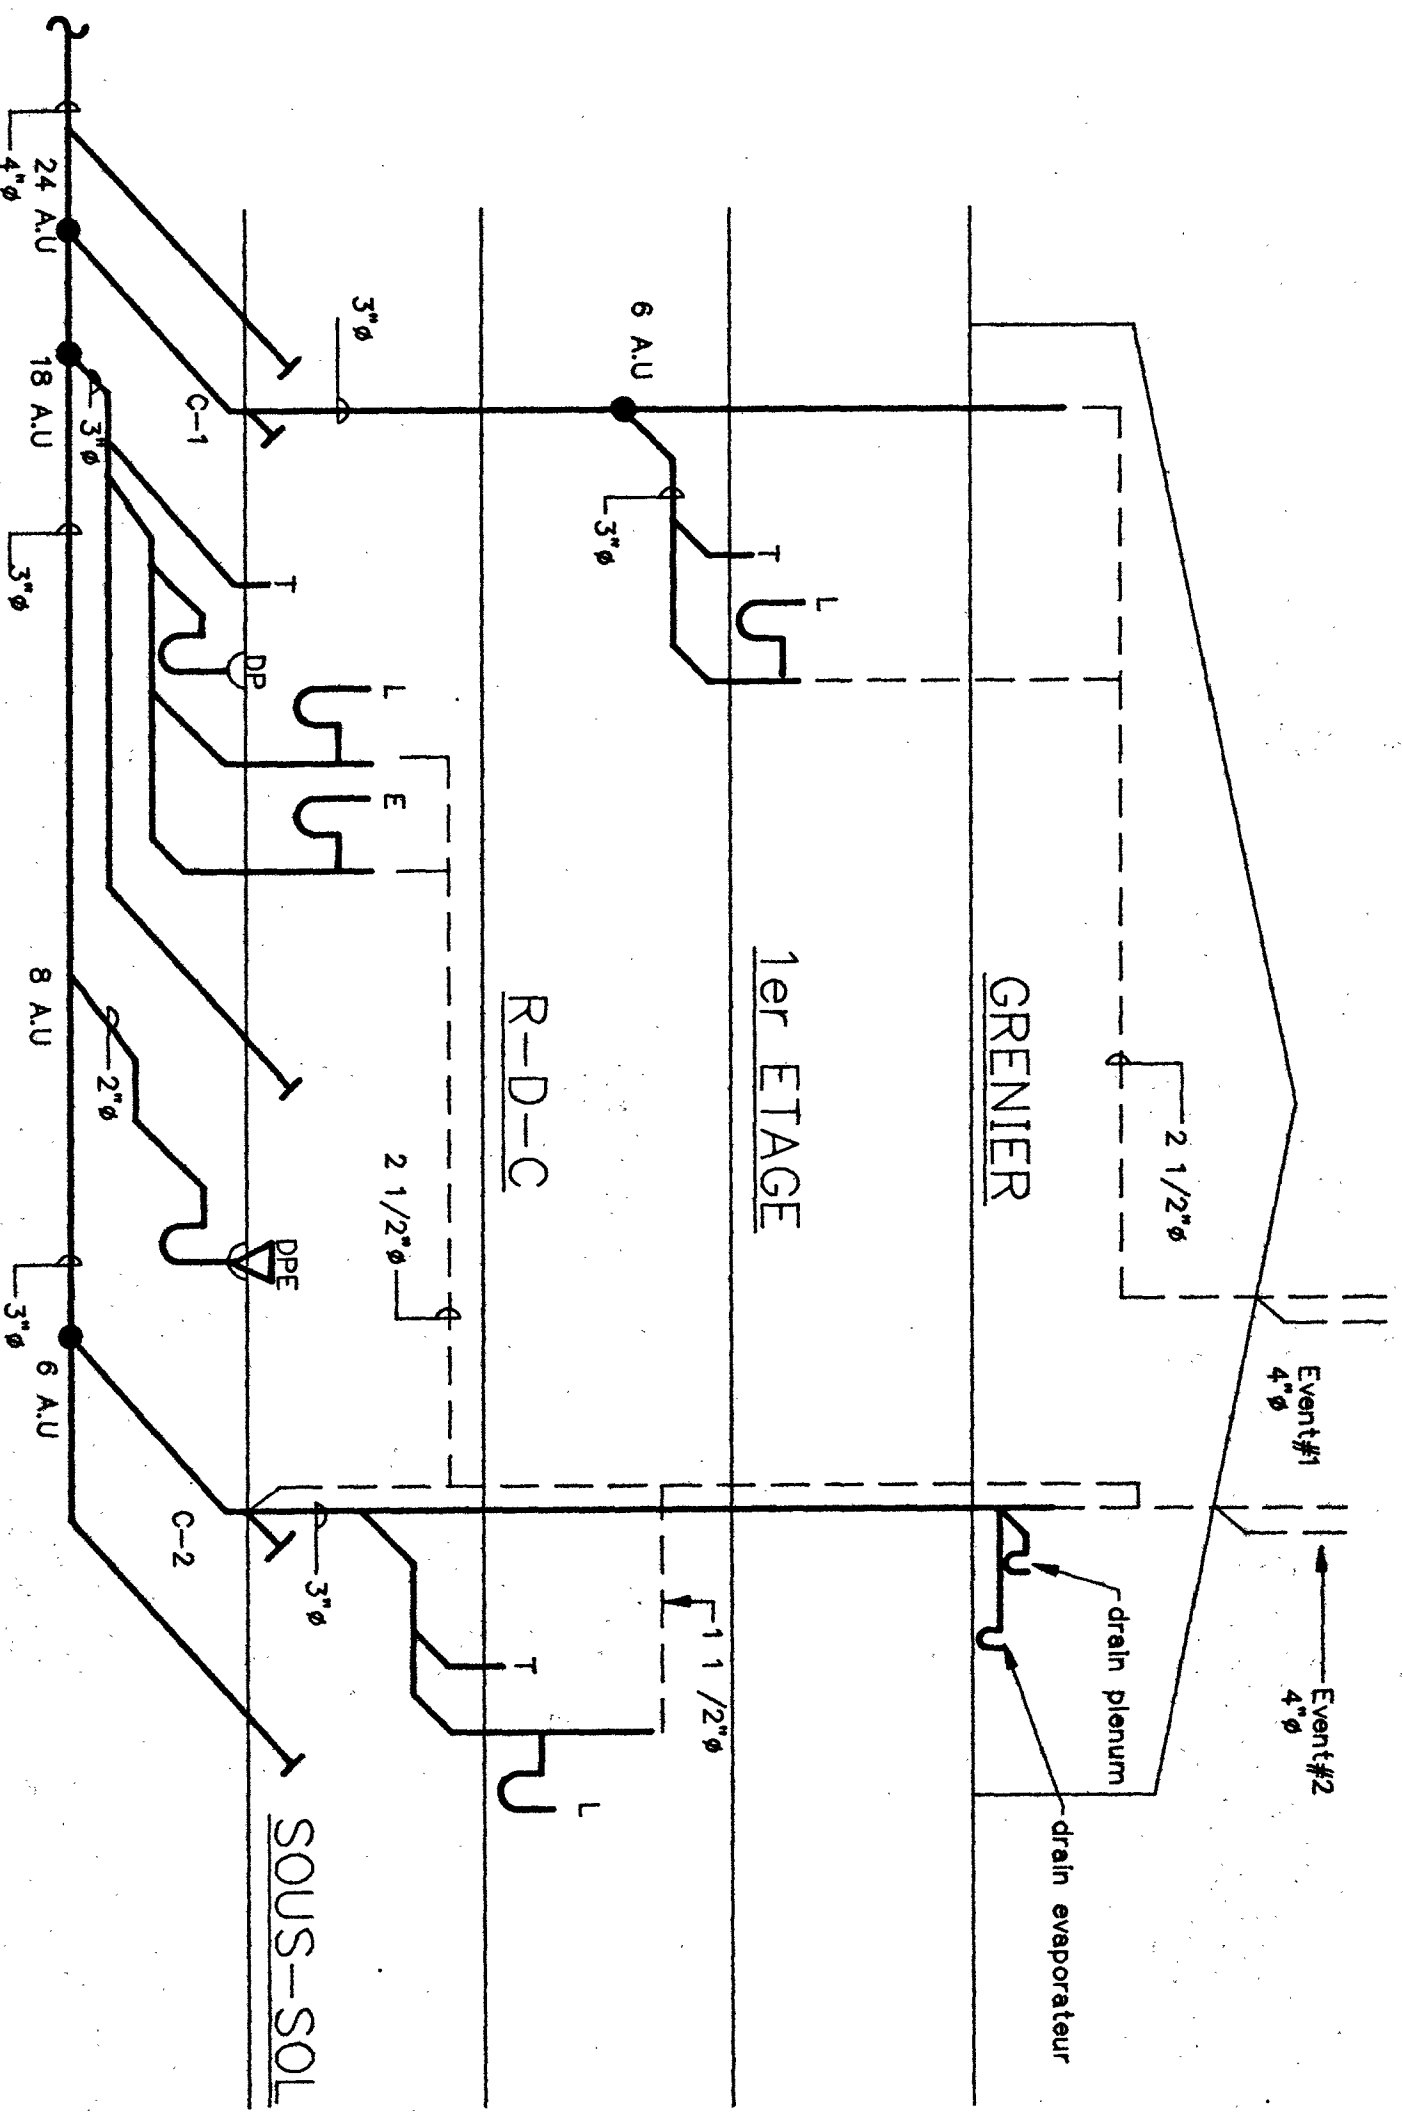


DIAGRAMME DE MONTEE

(AUCUNE EGHELLE)

LEGENDE DE PLOMBERIE

- CONDUITE DE DRAINAGE SANITAIRE HORS-TERRAIN
- CONDUITE DE DRAINAGE SANITAIRE SOUS-TERRAIN
- CONDUITE D'ÉVÉNEMENT
- ALIMENTATION D'EAU CHAUDE
- ALIMENTATION D'EAU FROIDE
- EAU CHAUDE RÉGROULÉE
- SOUPAPE D'ARRÊT
- SORTIE D'ARRÔSAGE • L'ÉPREUVE DU CIL AVEC BRIS-VIDE
- DRAIN DE PLANCHER
- DRAIN ENVOIRONNANT
- DRAIN DE TOIT
- TUYAU VERS LE BAS
- TUYAU VERS LE HAUT
- REGARD DE NETTOYAGE AVEC PORTE D'ACCÈS
- REGARD DE NETTOYAGE AU PLANCHER

5			
4			
3			
2			
1	27/8/08	POUR SOUMISSION	JFR
NO	DATE	MODIFICATIONS	PAR

REVISIONS

Albert Piette
& Associates Inc.
EXPERTS-CONSEILS
305 Papineau, Joliette, J6E 2K8
TEL.: (514) 759-0644
FAX: (514) 759-0832

PIERRE HÉTU
ARCHITECTE

REFECTION ET
REAMENAGEMENT
IMMEUBLE A BUREAUX
415 NOTRE-DAME
LE GARDEUR

SOUS-SOL ET
REZ-DE-CHAUSSEE
PLOMBERIE

PRÉPARÉ PAR	DESSINÉ PAR	VÉRIFIÉ PAR
JF RIVEST ING.	JF RIVEST ING.	A. PIETTE ING.
EGHELLE	DATE	PLANCHE NO.
1/4"=1'-0"	29/08/93	M-1de4
DOSSIER NO.		
93-180		

